


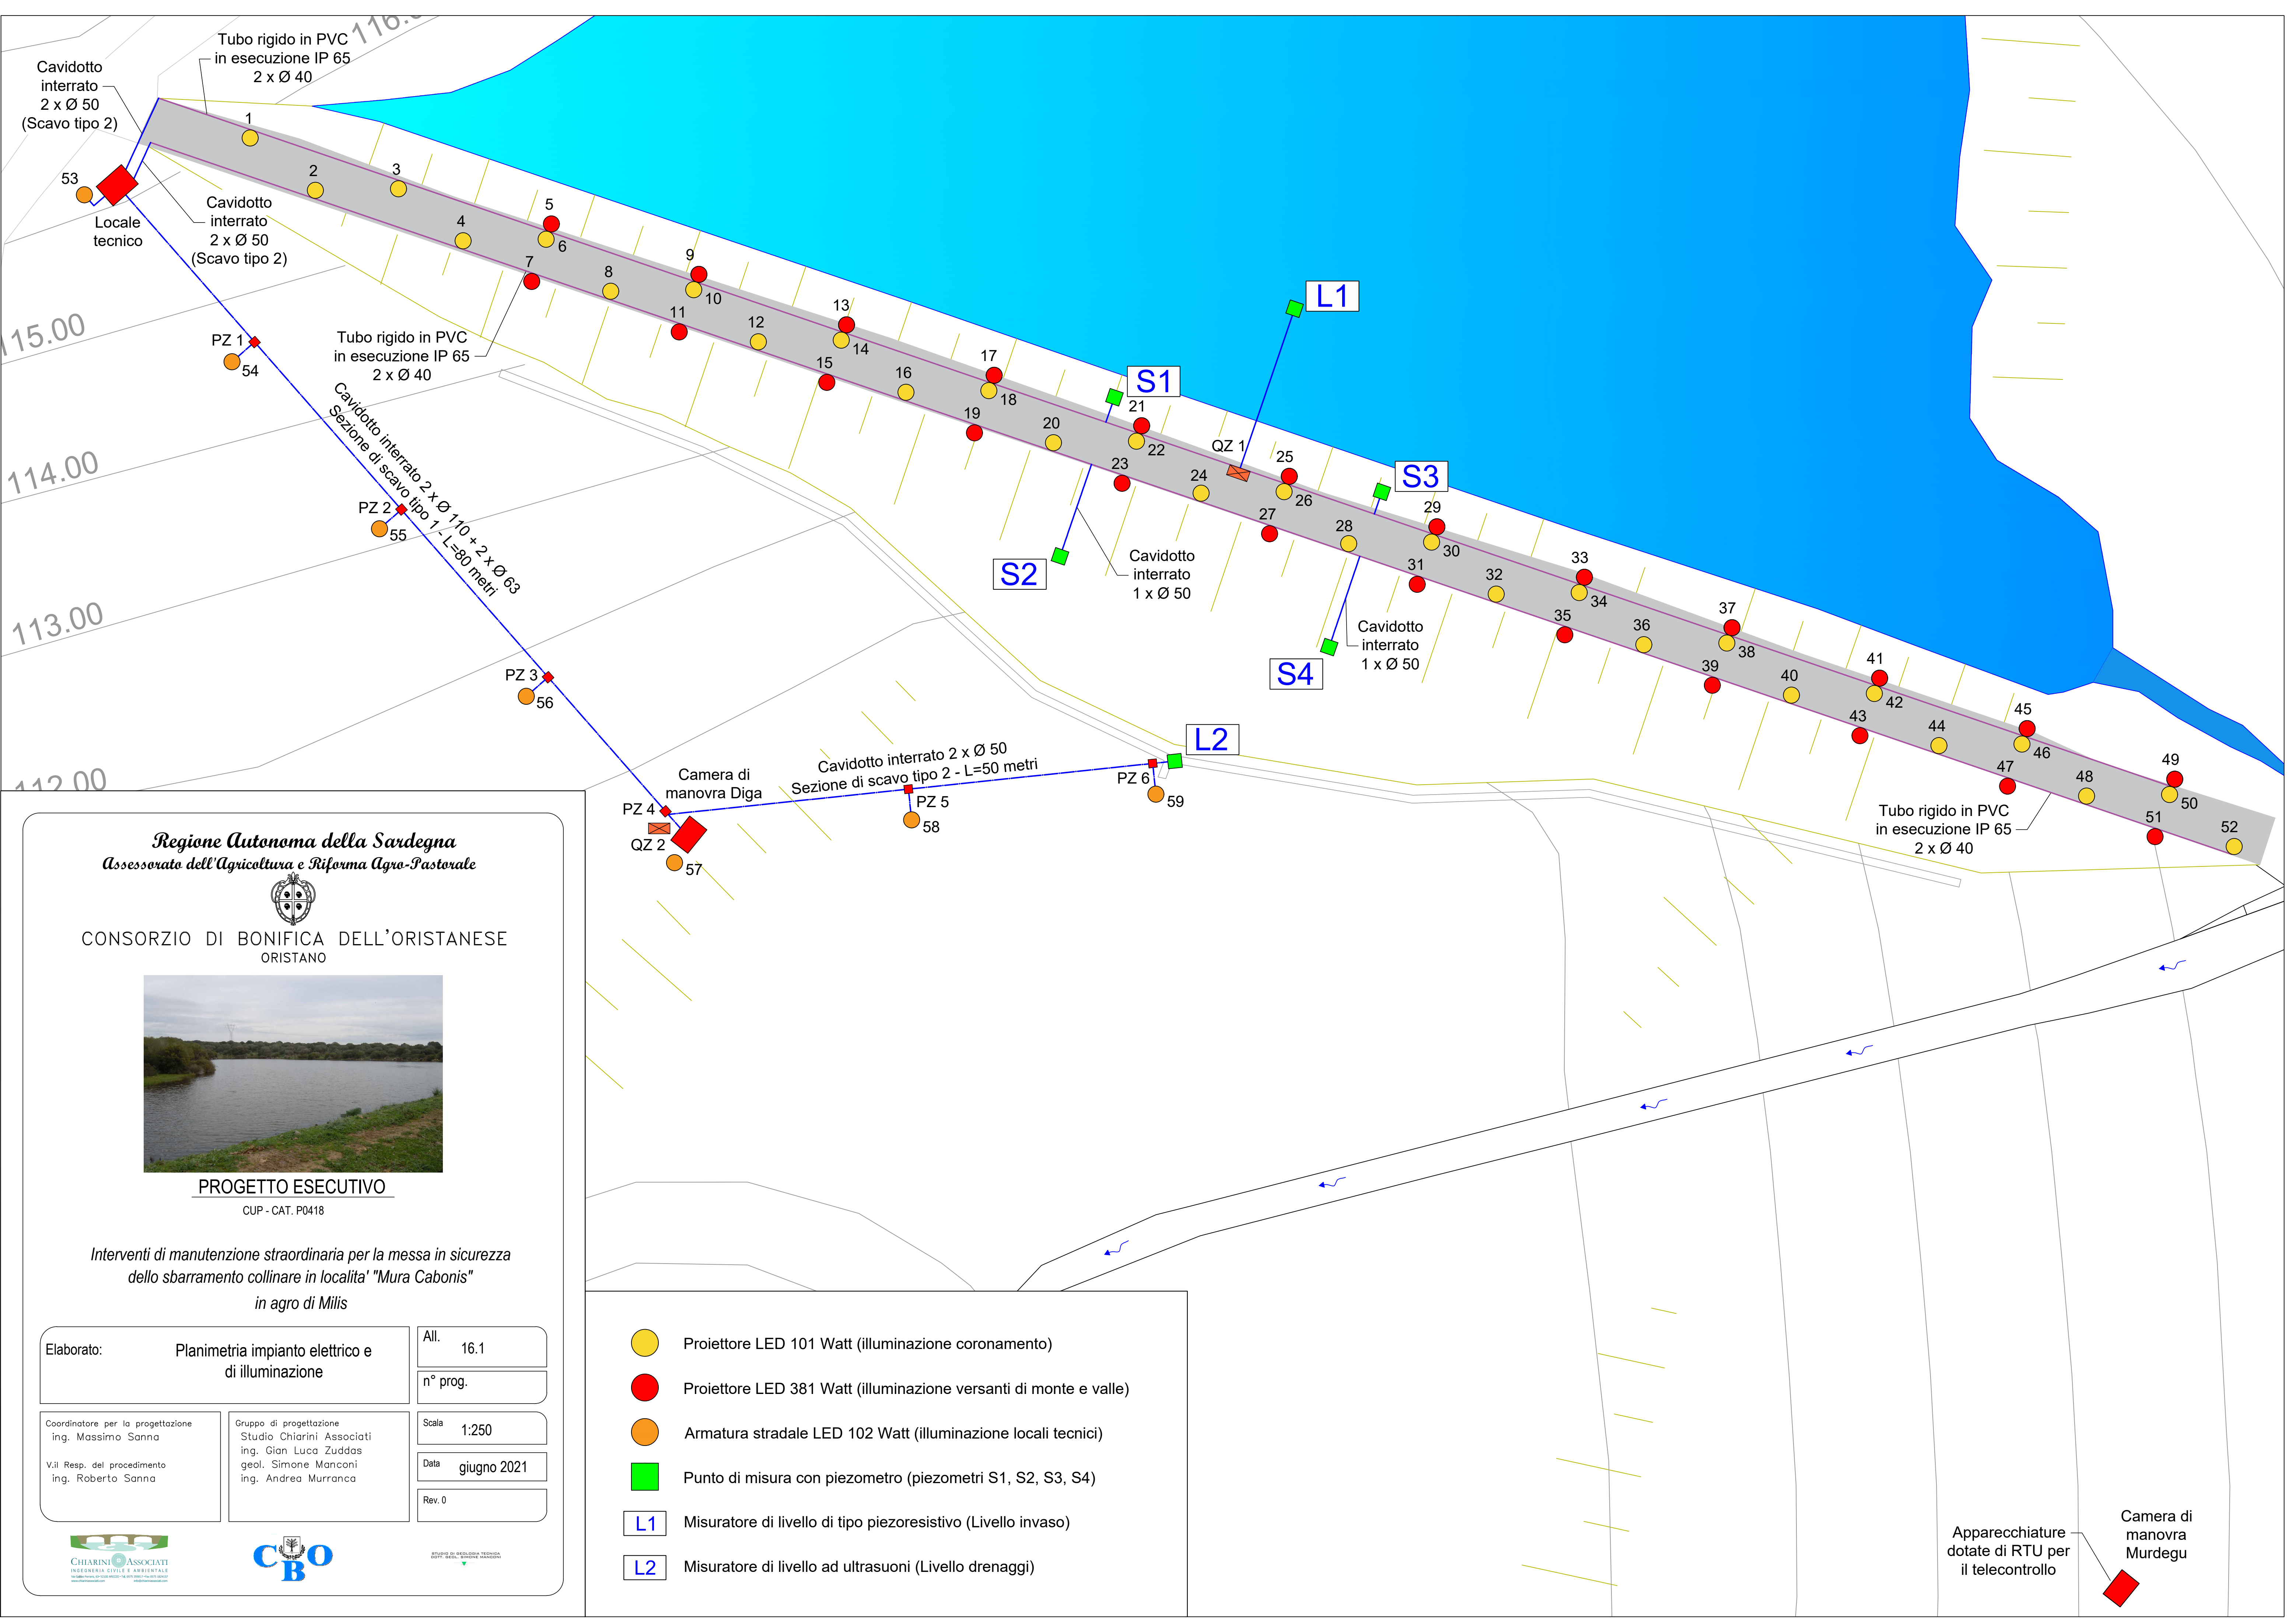

Regione Autonoma della Sardegna

Assessorato dell'Agricoltura e Riforma Agro-Pastorale

CONSORZIO DI BONIFICA DELL'ORISTANESE

ORISTANO

PROGETTO ESECUTIVO

CUP - CAT. P0418

Interventi di manutenzione straordinaria per la messa in sicurezza dello sbarramento collinare in localita' "Mura Cabonis" in agro di Milis

Elaborato: Planimetria impianto elettrico e di illuminazione

Coordinatore per la progettazione ing. Massimo Sanna

V. il Resp. del procedimento ing. Roberto Sanna

Gruppo di progettazione Studio Chiarini Associati ing. Gian Luca Zuddas geol. Simone Manconi ing. Andrea Murrancu

CHIAVINI ASSOCIATI INGEGNERIA CIVILE E AMBIENTALE

All. 16.1

n° prog.

Scala 1:250

Data giugno 2021

Rev. 0

- Proiettore LED 101 Watt (illuminazione coronamento)
- Proiettore LED 381 Watt (illuminazione versanti di monte e valle)
- Armatura stradale LED 102 Watt (illuminazione locali tecnici)
- Punto di misura con piezometro (piezometri S1, S2, S3, S4)
- Misuratore di livello di tipo piezoresistivo (Livello invaso)
- Misuratore di livello ad ultrasuoni (Livello drenaggi)

Apparecchiature dotate di RTU per il telecontrollo

Camera di manovra Murdegù