


SEZIONE DI SCAVO TIPO PER
CAVIDOTTO ELETTRICO

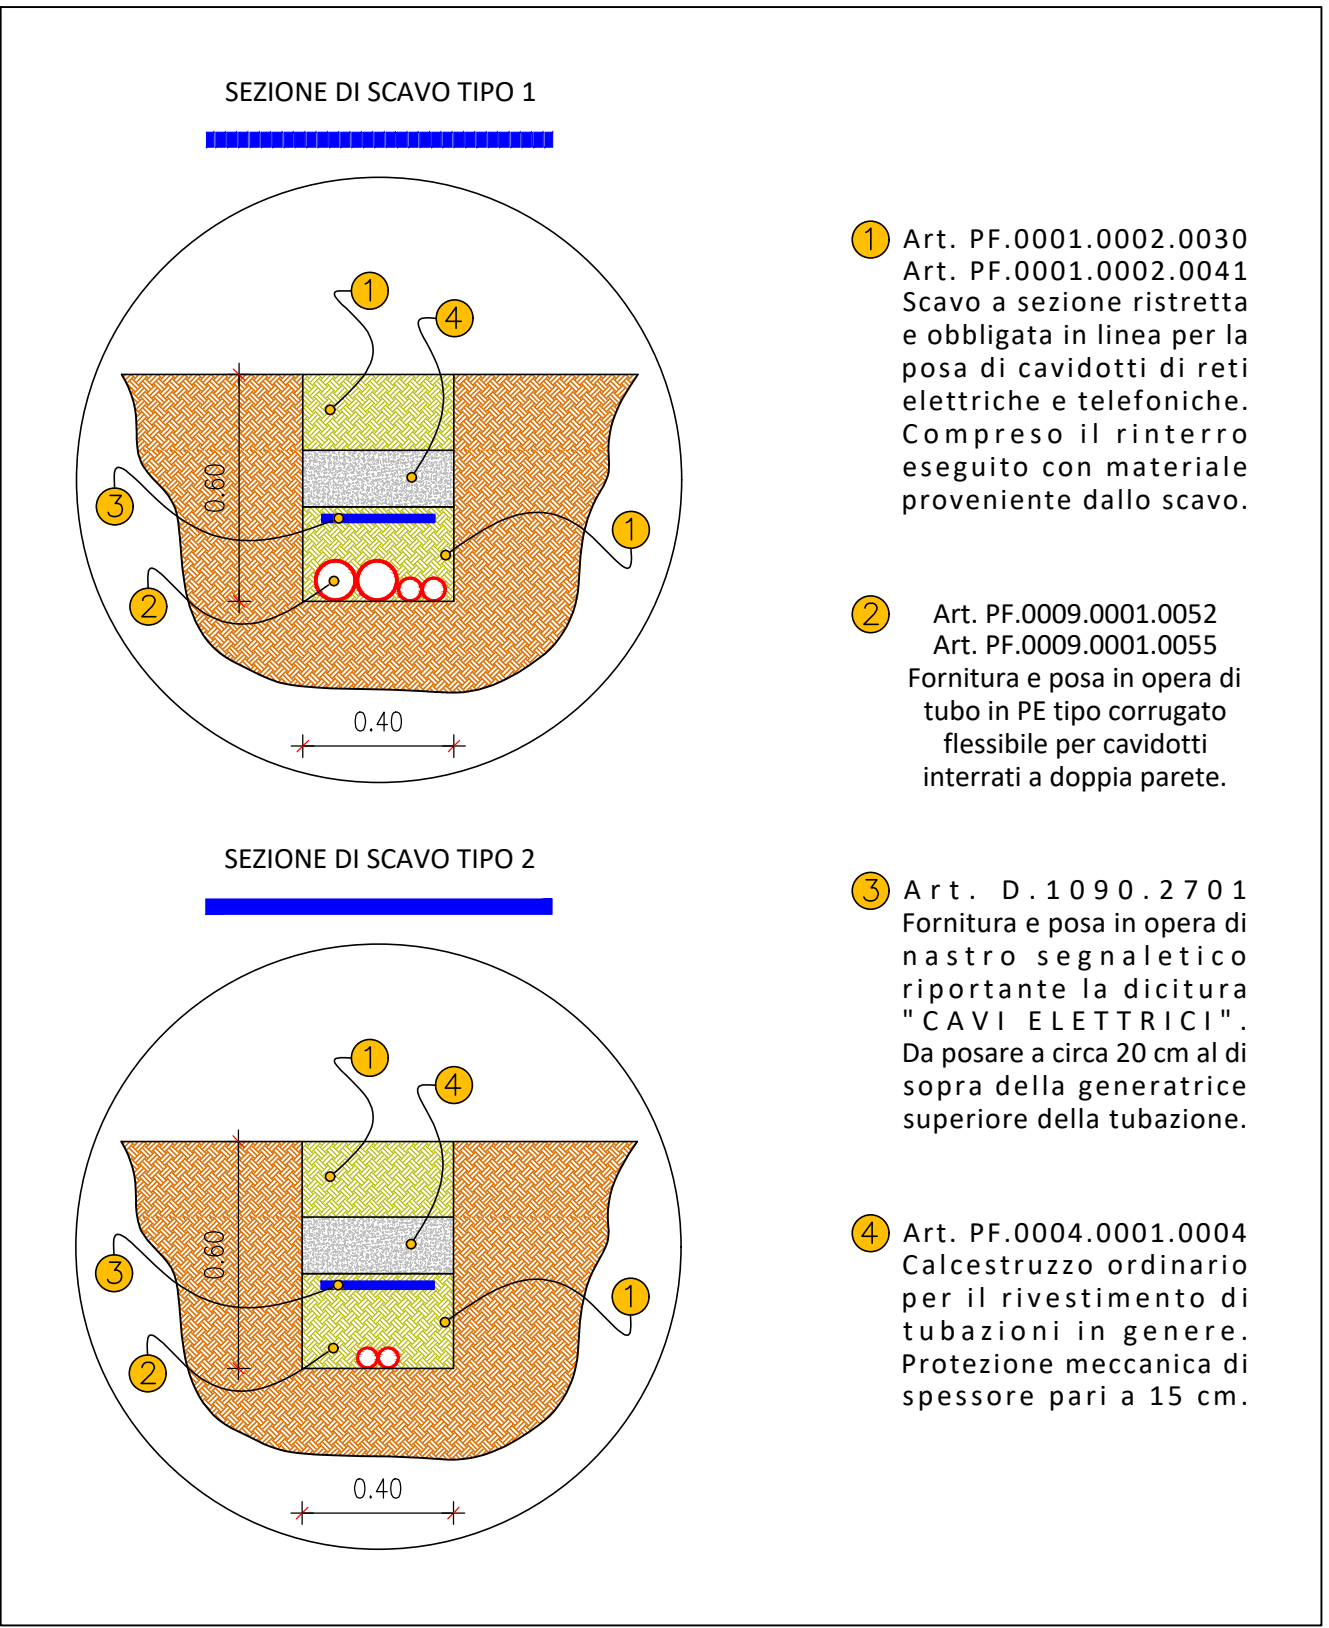

1 Art. PF.0001.0002.0030
Art. PF.0001.0002.0041
Scavo a sezione ristretta
e obbligata in linea per la
posa di cavidotti di reti
elettriche e telefoniche.
Compreso il rinterro
eseguito con materiale
proveniente dallo scavo.


2 Art. PF.0009.0001.0052
Art. PF.0009.0001.0055
Fornitura e posa in opera di
tubo in PE tipo corrugato
flessibile per cavidotti
interrati a doppia parete.

3 Art. D. 1090.2701
Fornitura e posa in opera di
nastro segnaletico
riportante la dicitura
"CAVI ELETTRICI".
Da posare a circa 20 cm al di
sopra della generatrice
superiore della tubazione.

4 Art. PF.0004.0001.0004
Calcestruzzo ordinario
per il rivestimento di
tubazioni in genere.
Protezione meccanica di
spessore pari a 15 cm.


Scala 1:50

PALO DI ILLUMINAZIONE

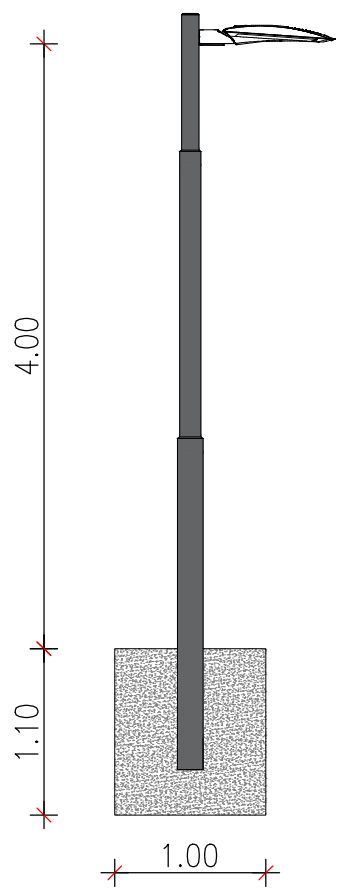


Scala 1:20

SISTEMA DI ILLUMINAZIONE SBARRAMENTO

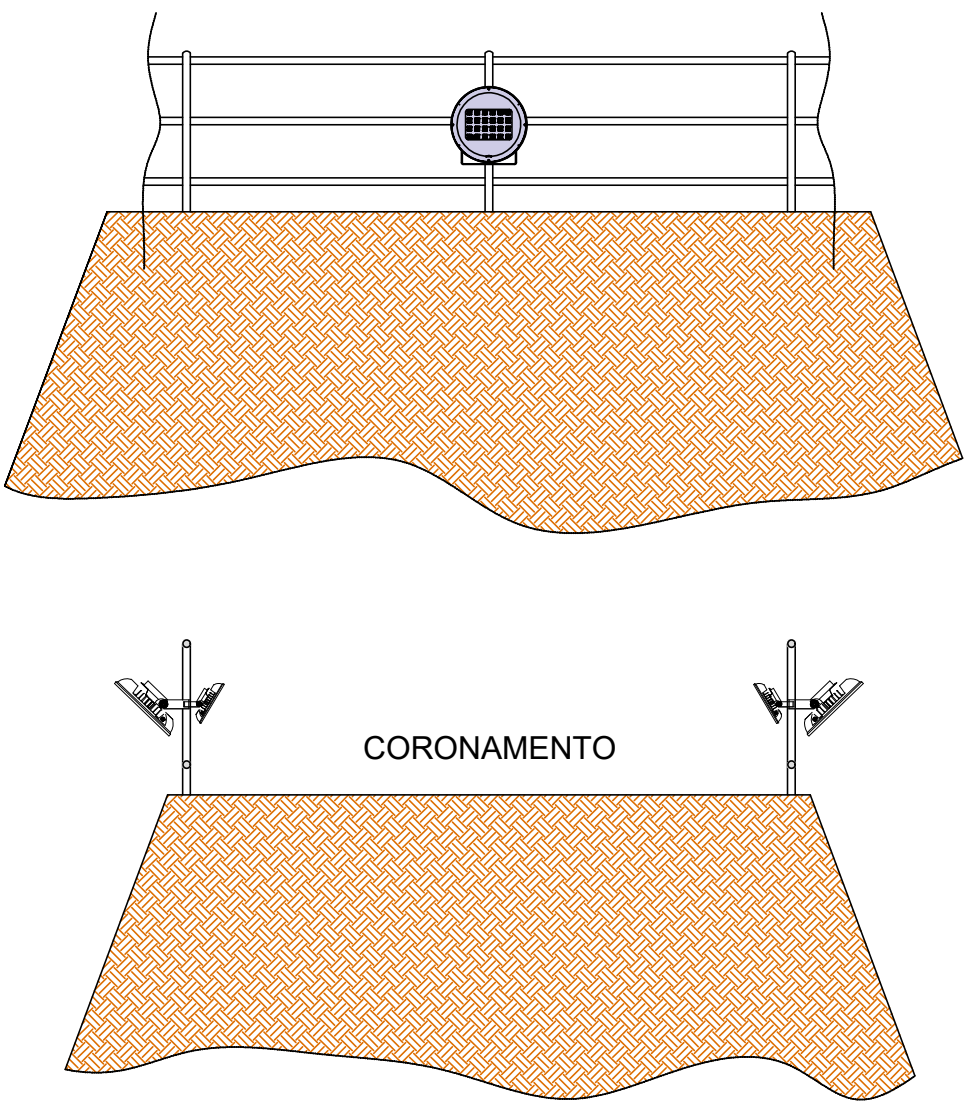


Scala 1:20

IMPIANTO DI TERRA LOCALE TECNICO

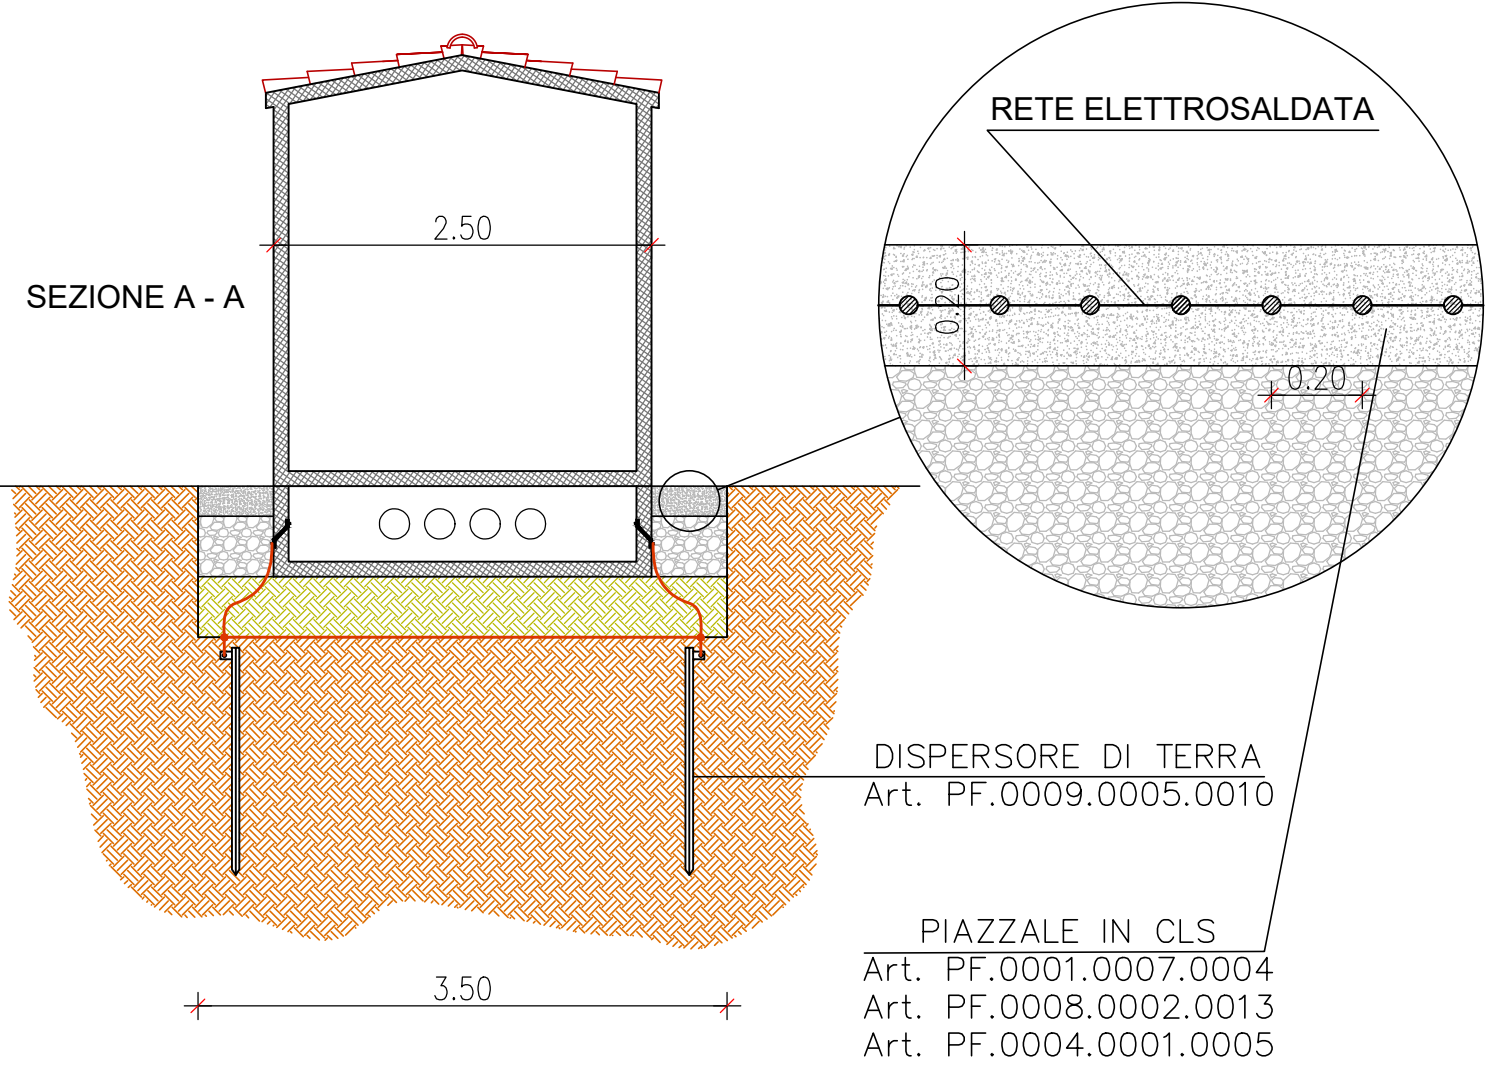


Scala 1:50


PROSPETTI LOCALE TECNICO

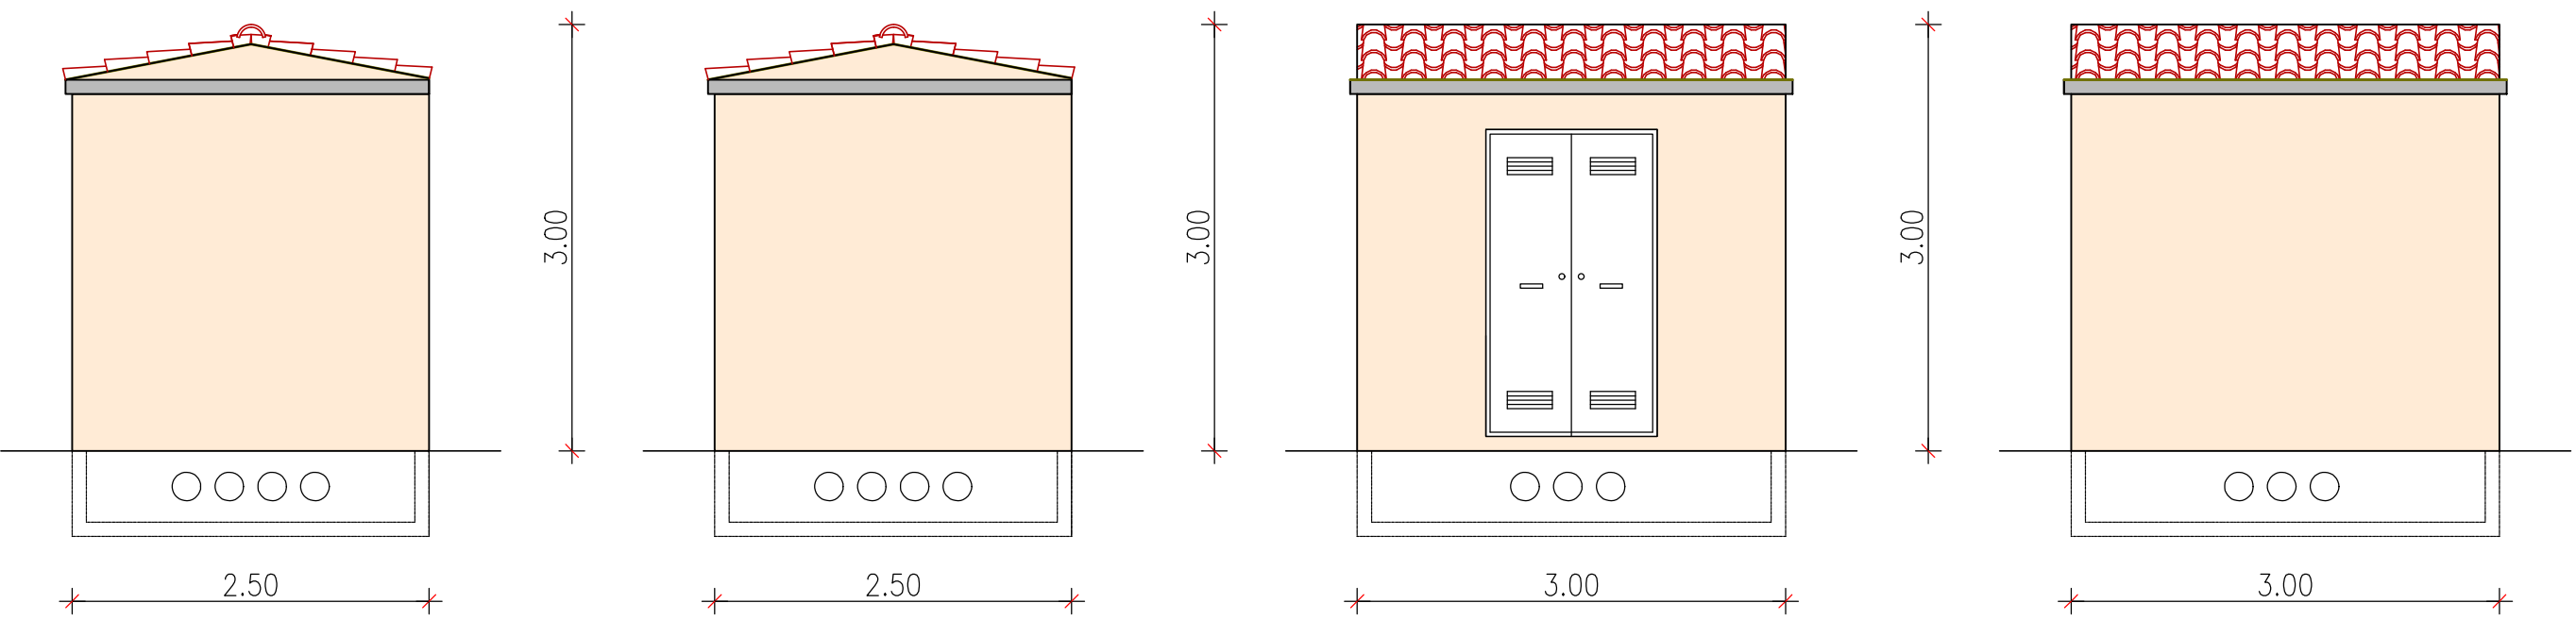

PIANTA LOCALE TECNICO

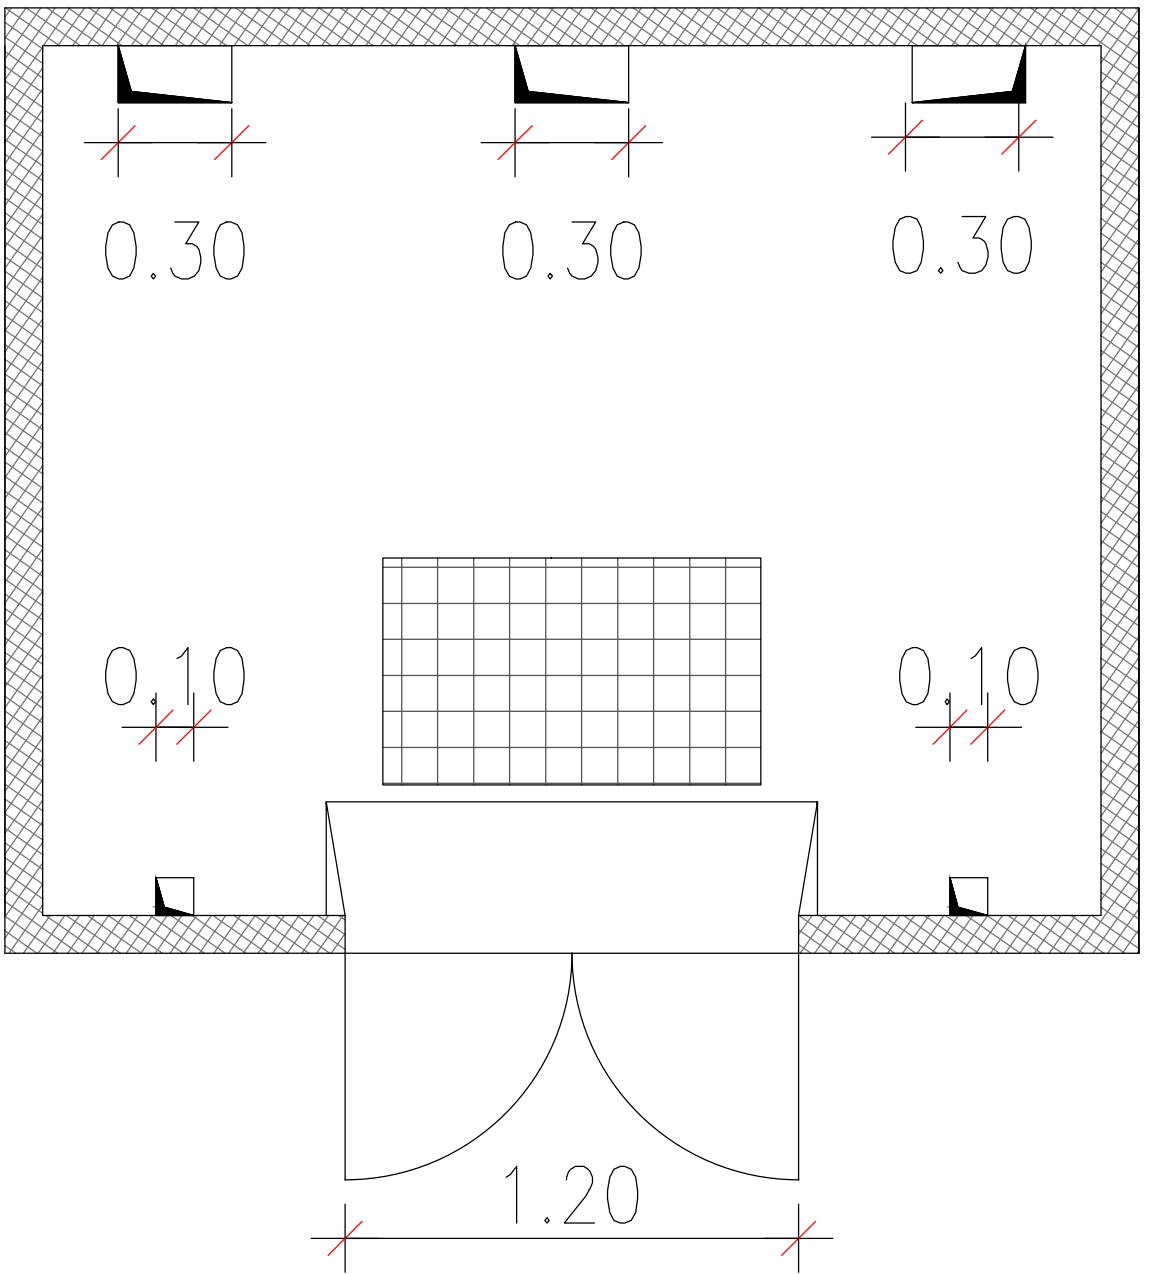

ALLESTIMENTO LOCALE TECNICO

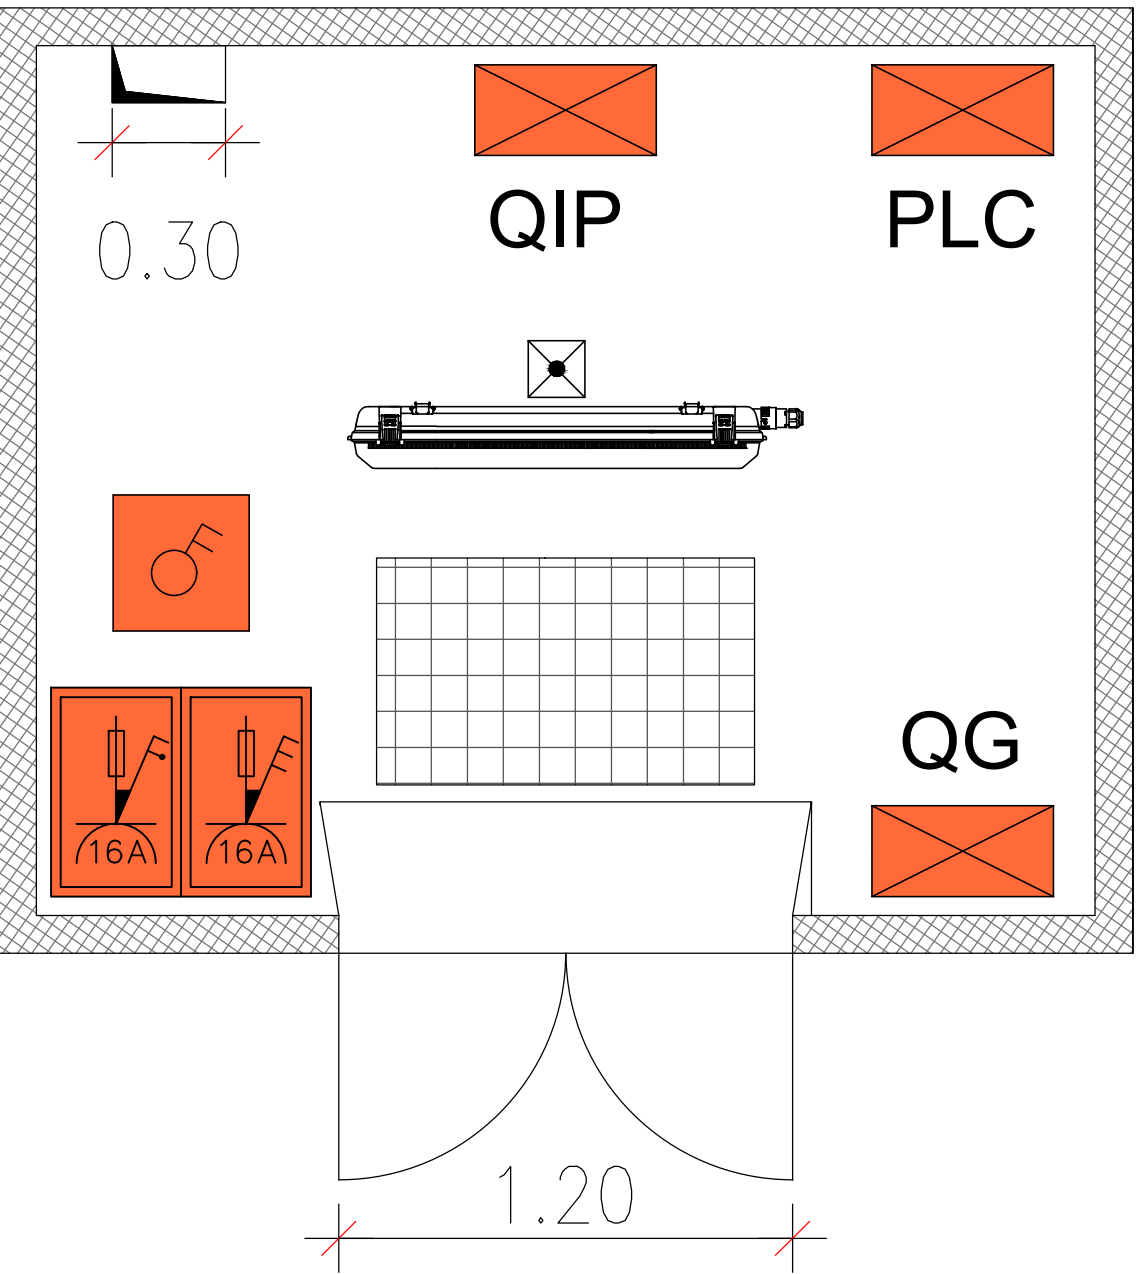

Scala 1:20

- QG
QUADRO ELETTRICO GENERALE
- QIP
QUADRO ILLUMINAZIONE DIGA
- PLC
QUADRO TELECONTROLLO
- PRESE DI FORZA MOTRICE 230/400 VOLT
- INTERRUTTORE BIPOLARE 16 A
- ILLUMINAZIONE ORDINARIA / DI EMERGENZA

Regione Autonoma della Sardegna
Assessorato dell'Agricoltura e Riforma Agro-Pastorale



CONSORZIO DI BONIFICA DELL'ORISTANESE
ORISTANO



PROGETTO ESECUTIVO
CUP - CAT. P0418

Interventi di manutenzione straordinaria per la messa in sicurezza
dello sbarramento collinare in localita' "Mura Cabonis"
in agro di Milis

Elaborato: Particolari impianto elettrico e
di illuminazione

All. 16.2

n° prog.

Coordinatore per la progettazione
ing. Massimo Sanna

Gruppo di progettazione
Studio Chiarini Associati
ing. Gian Luca Zuddas
geol. Simone Manconi
ing. Andrea Murrancia

Scala var.

Data giugno 2021

Rev. 0



REGIONE DI RIFUGIO TECNICO
DIPARTIMENTO REGIONALE TECNICO