



Inquadramento generale.

VISTA AEREA

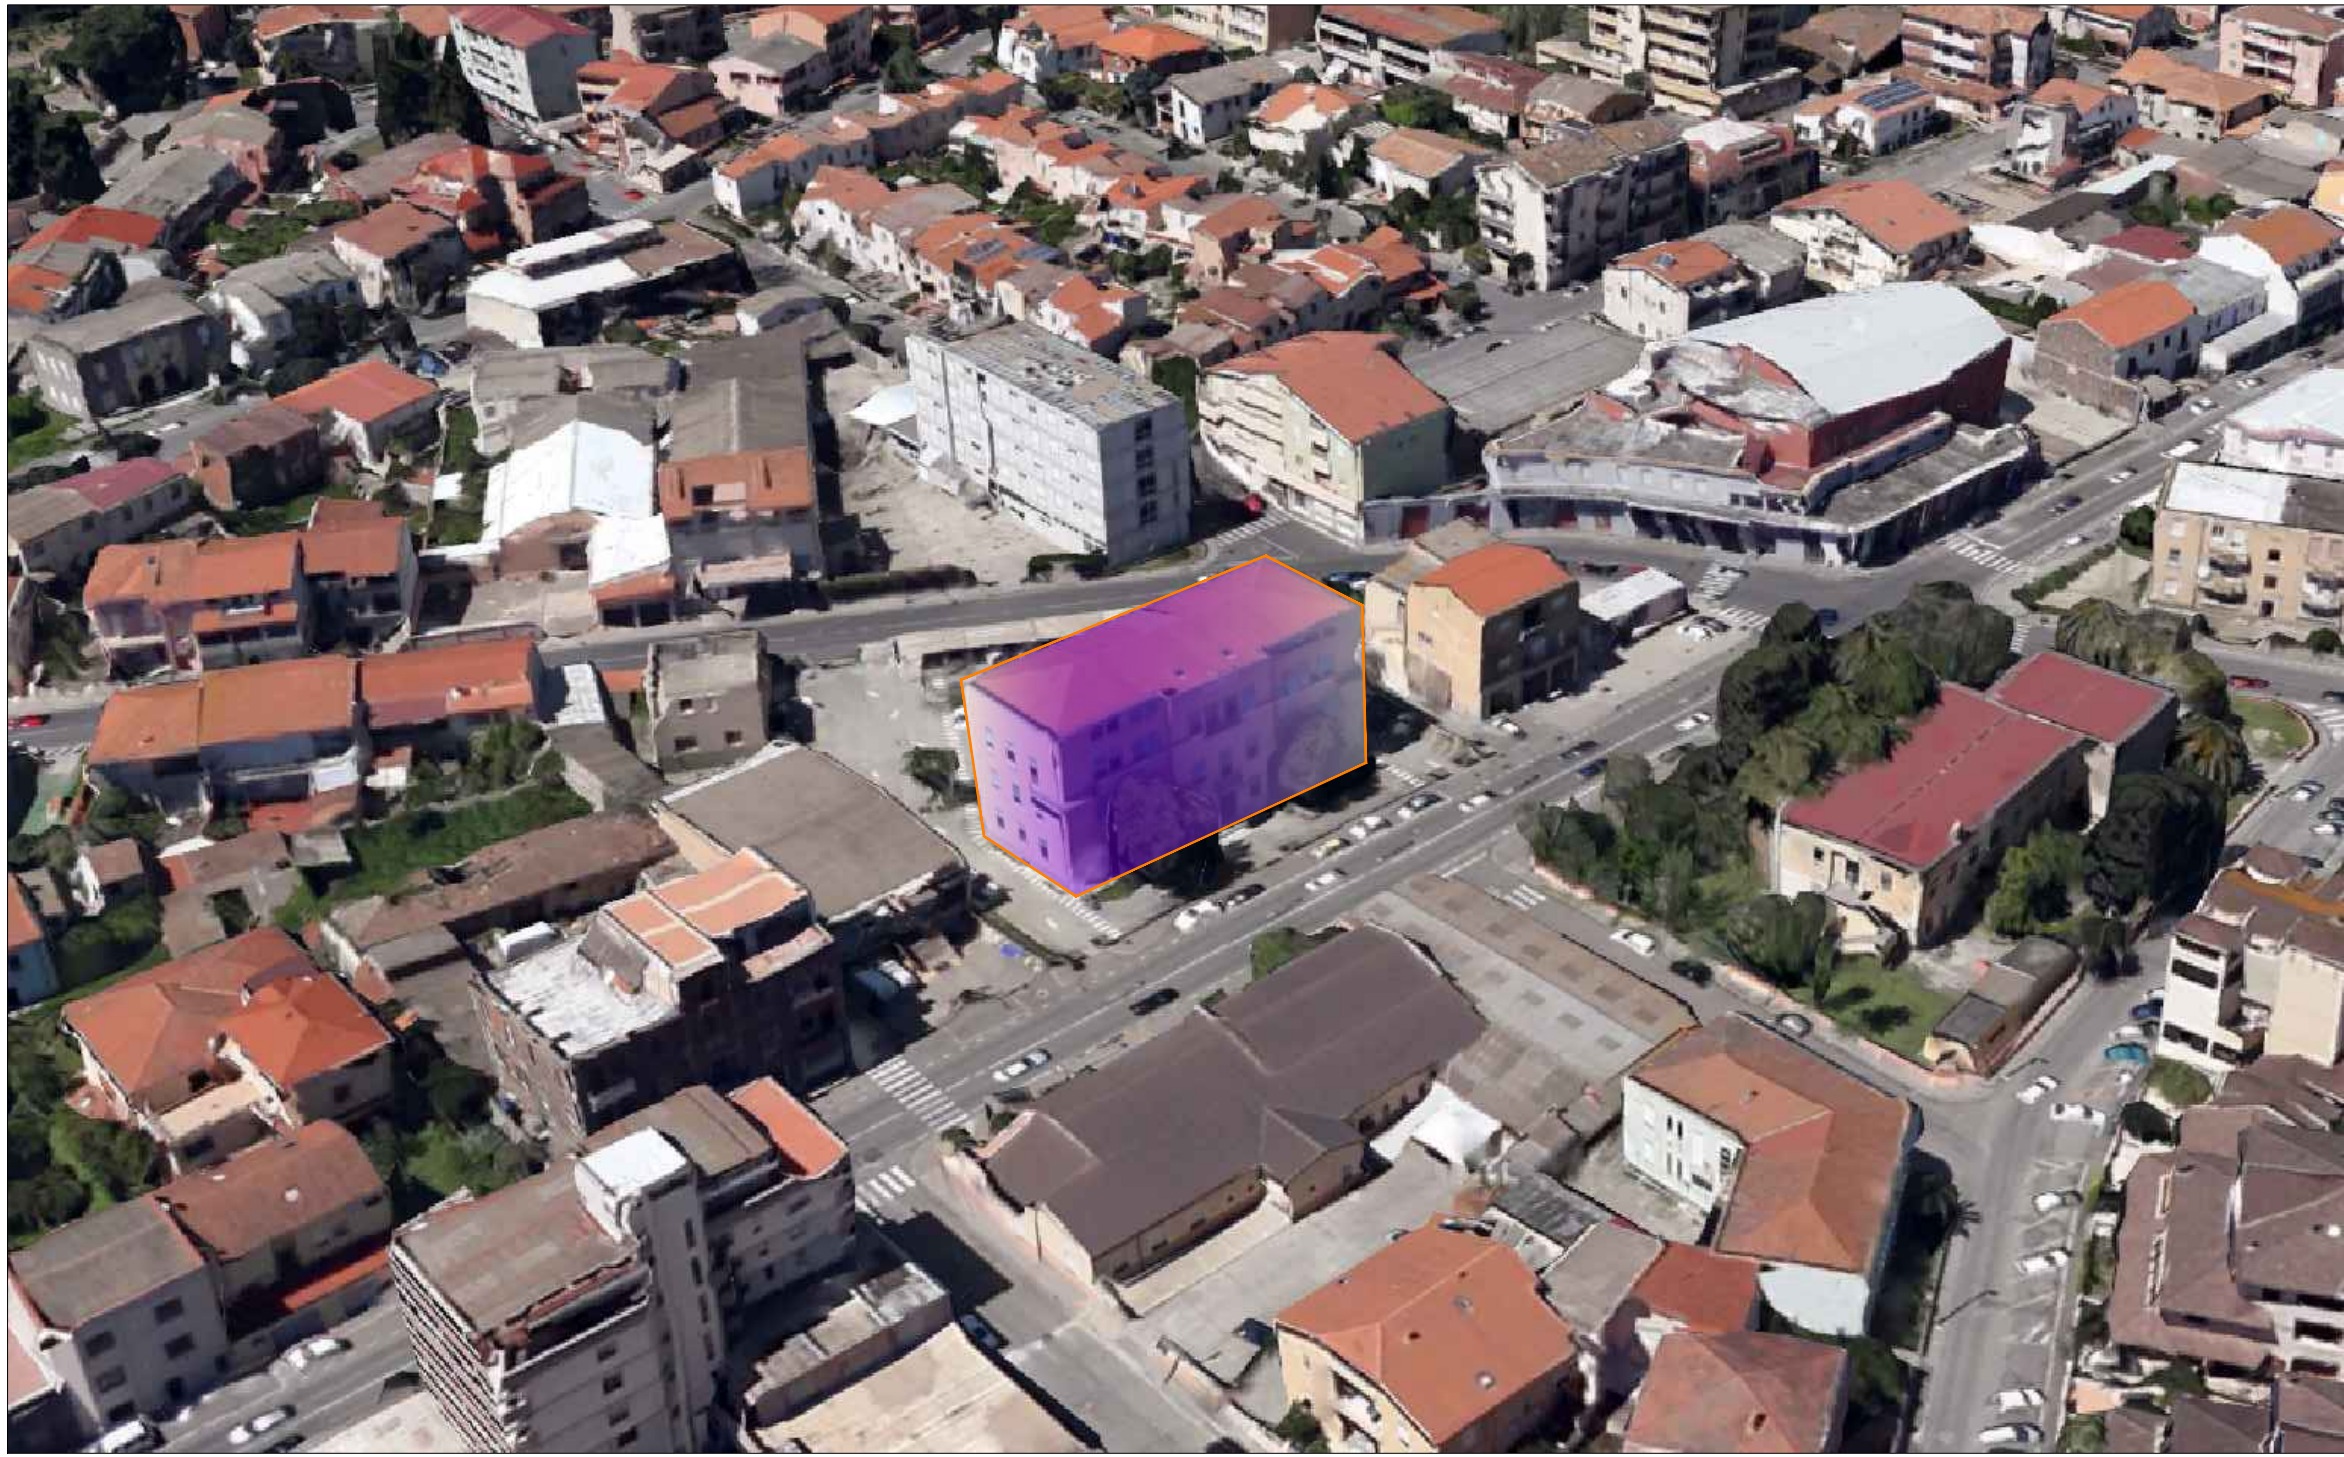

VISTA AEREA

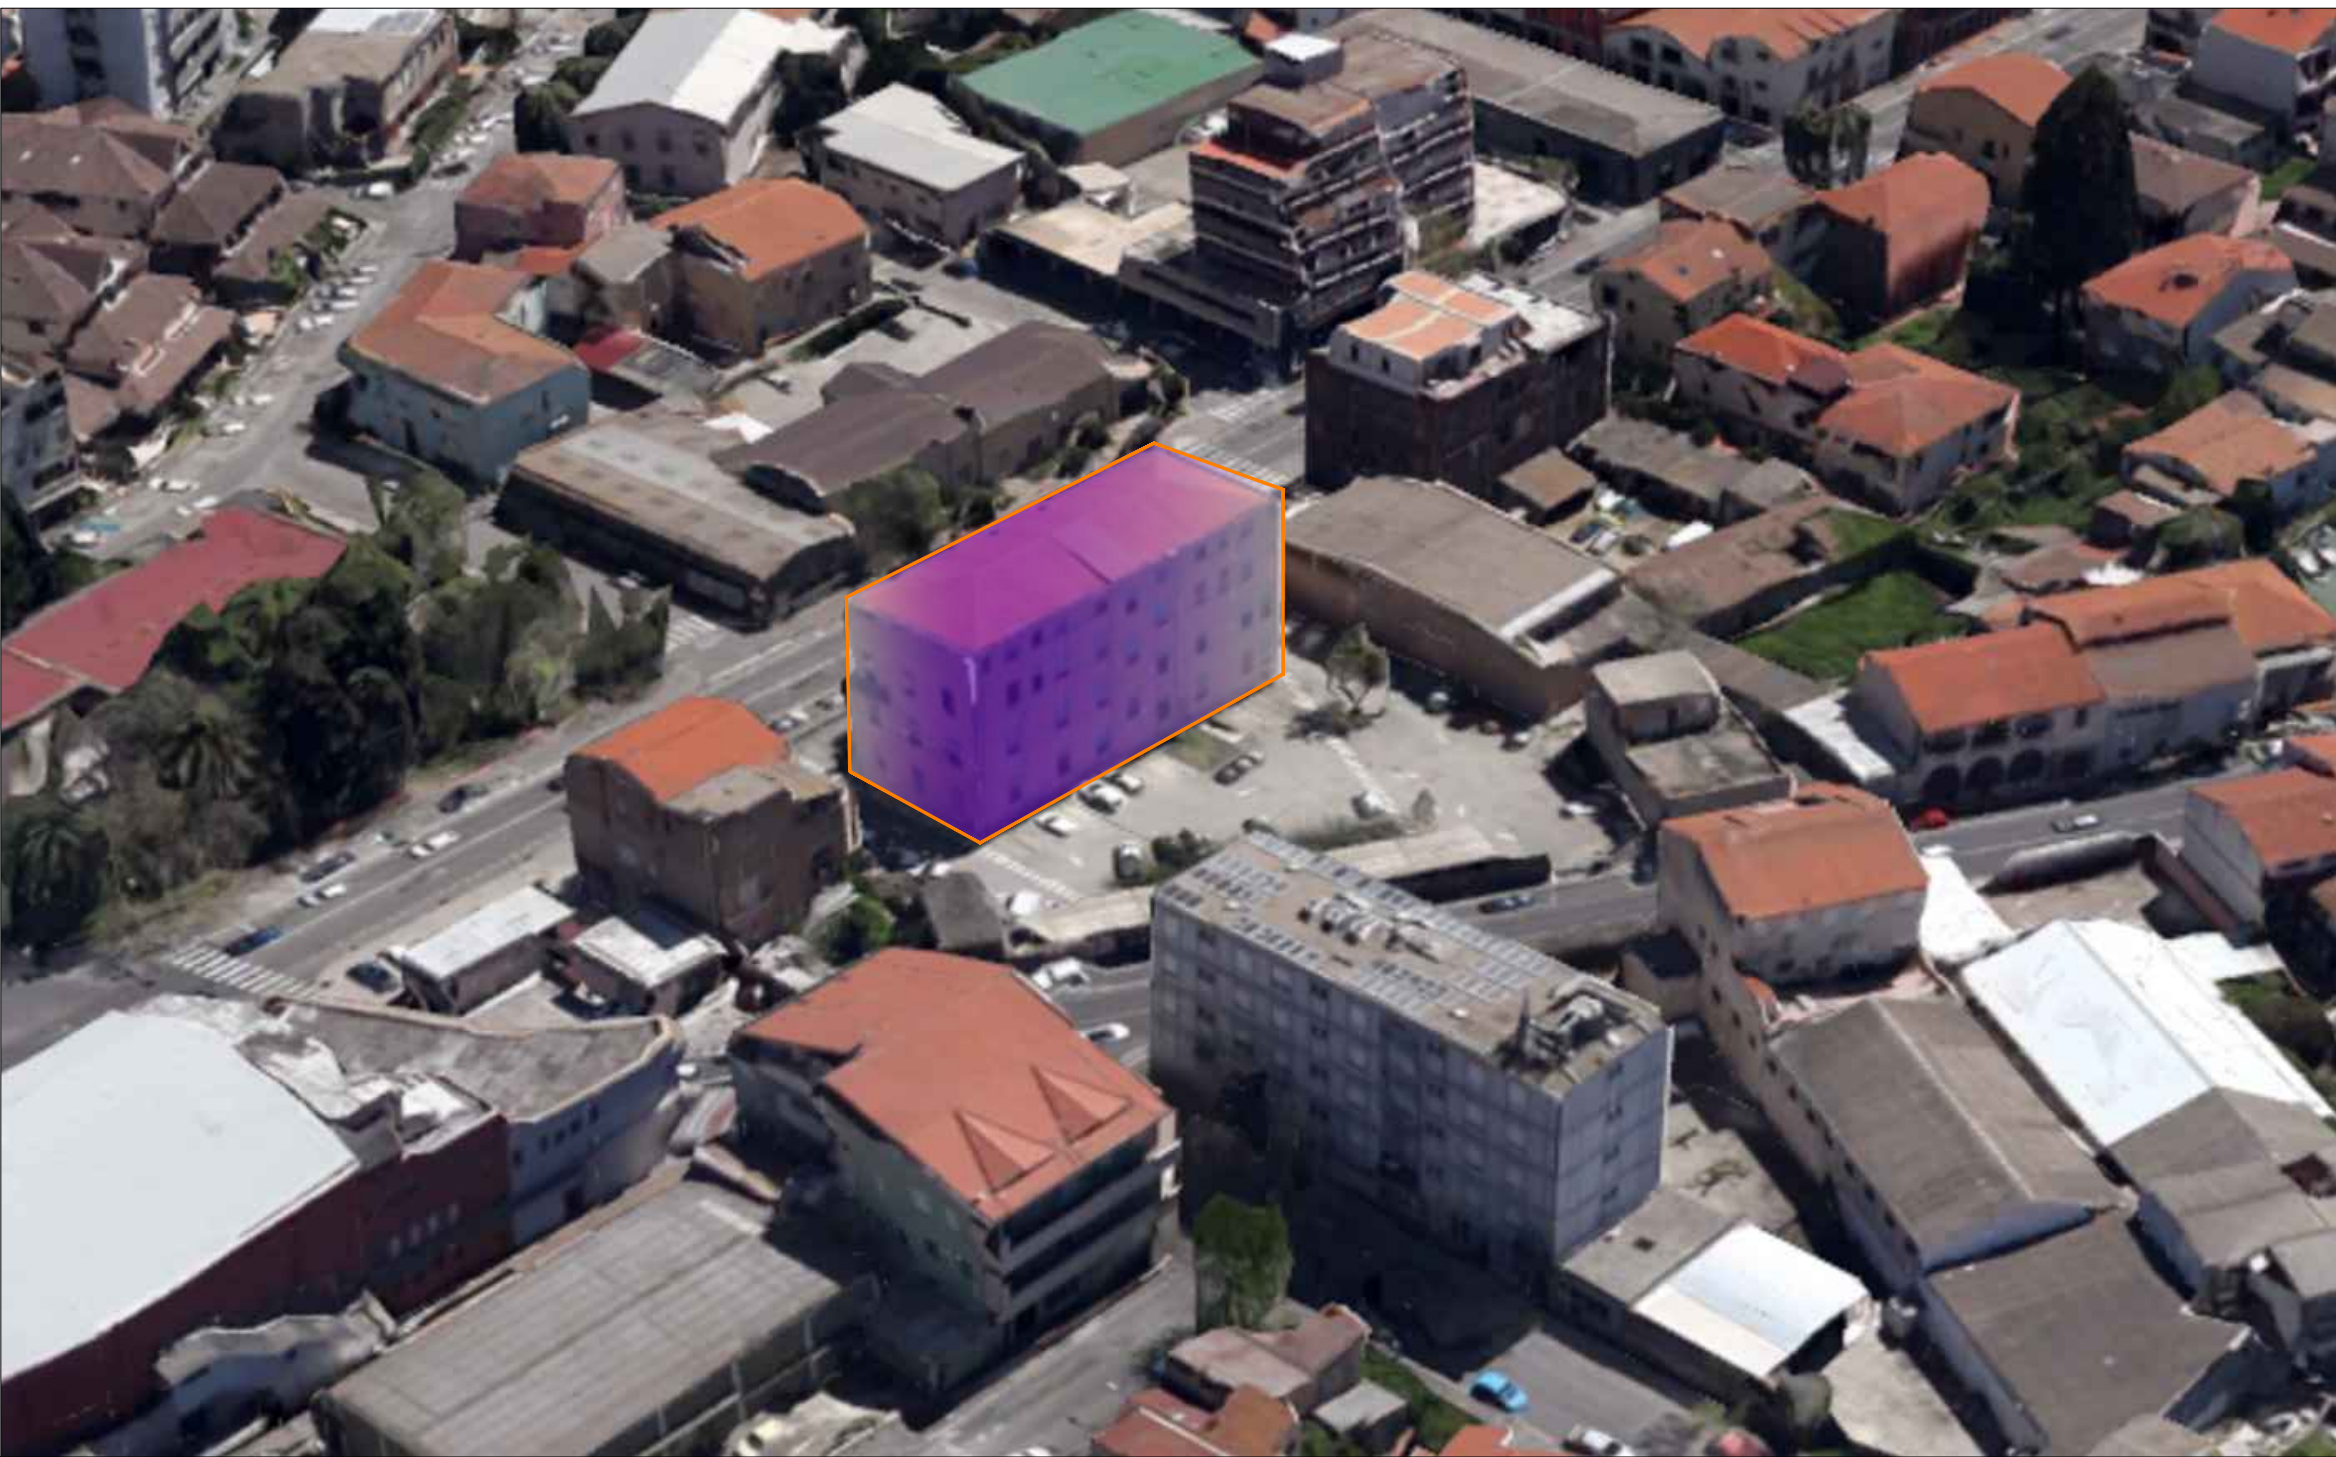


VISTA AEREA



STRALCIO PIANO URBANISTICO
Scala 1:2000




STRALCIO CARTA TECNICA COMUNALE
Scala 1:2000

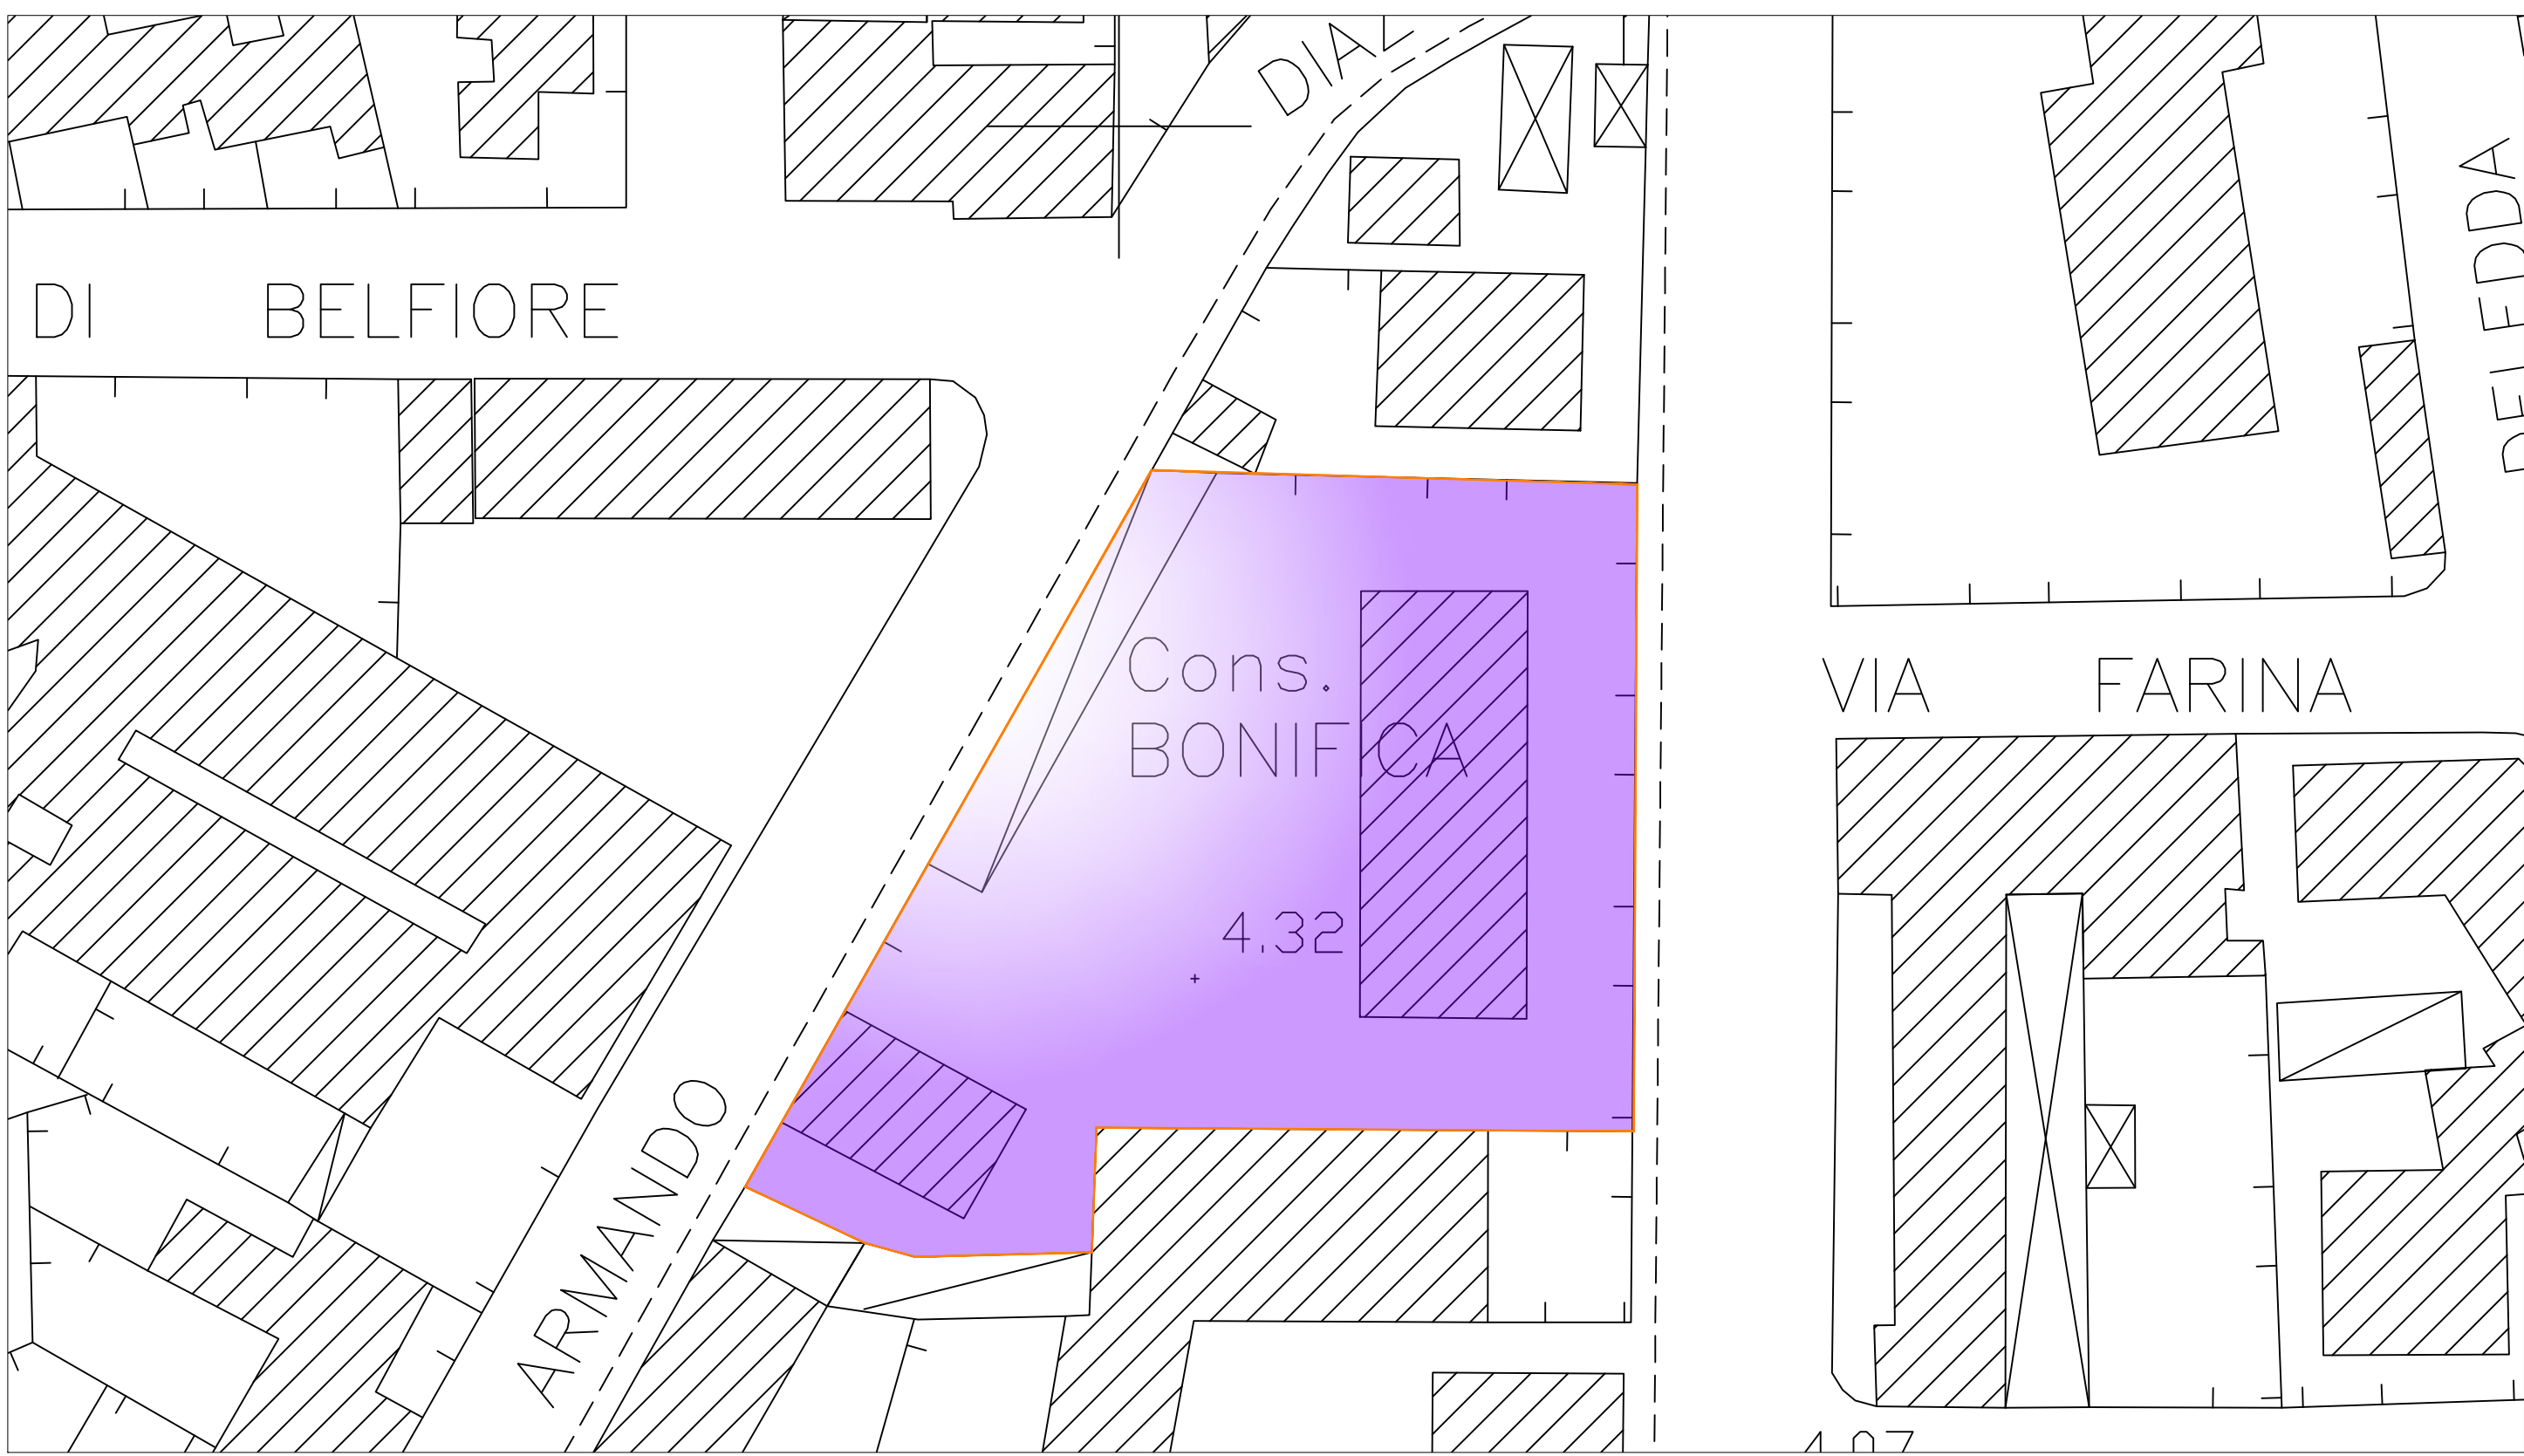

PLANIMETRIA CATASTALE
Scala 1:2000



PLANIMETRIA GENERALE
Scala 1:500

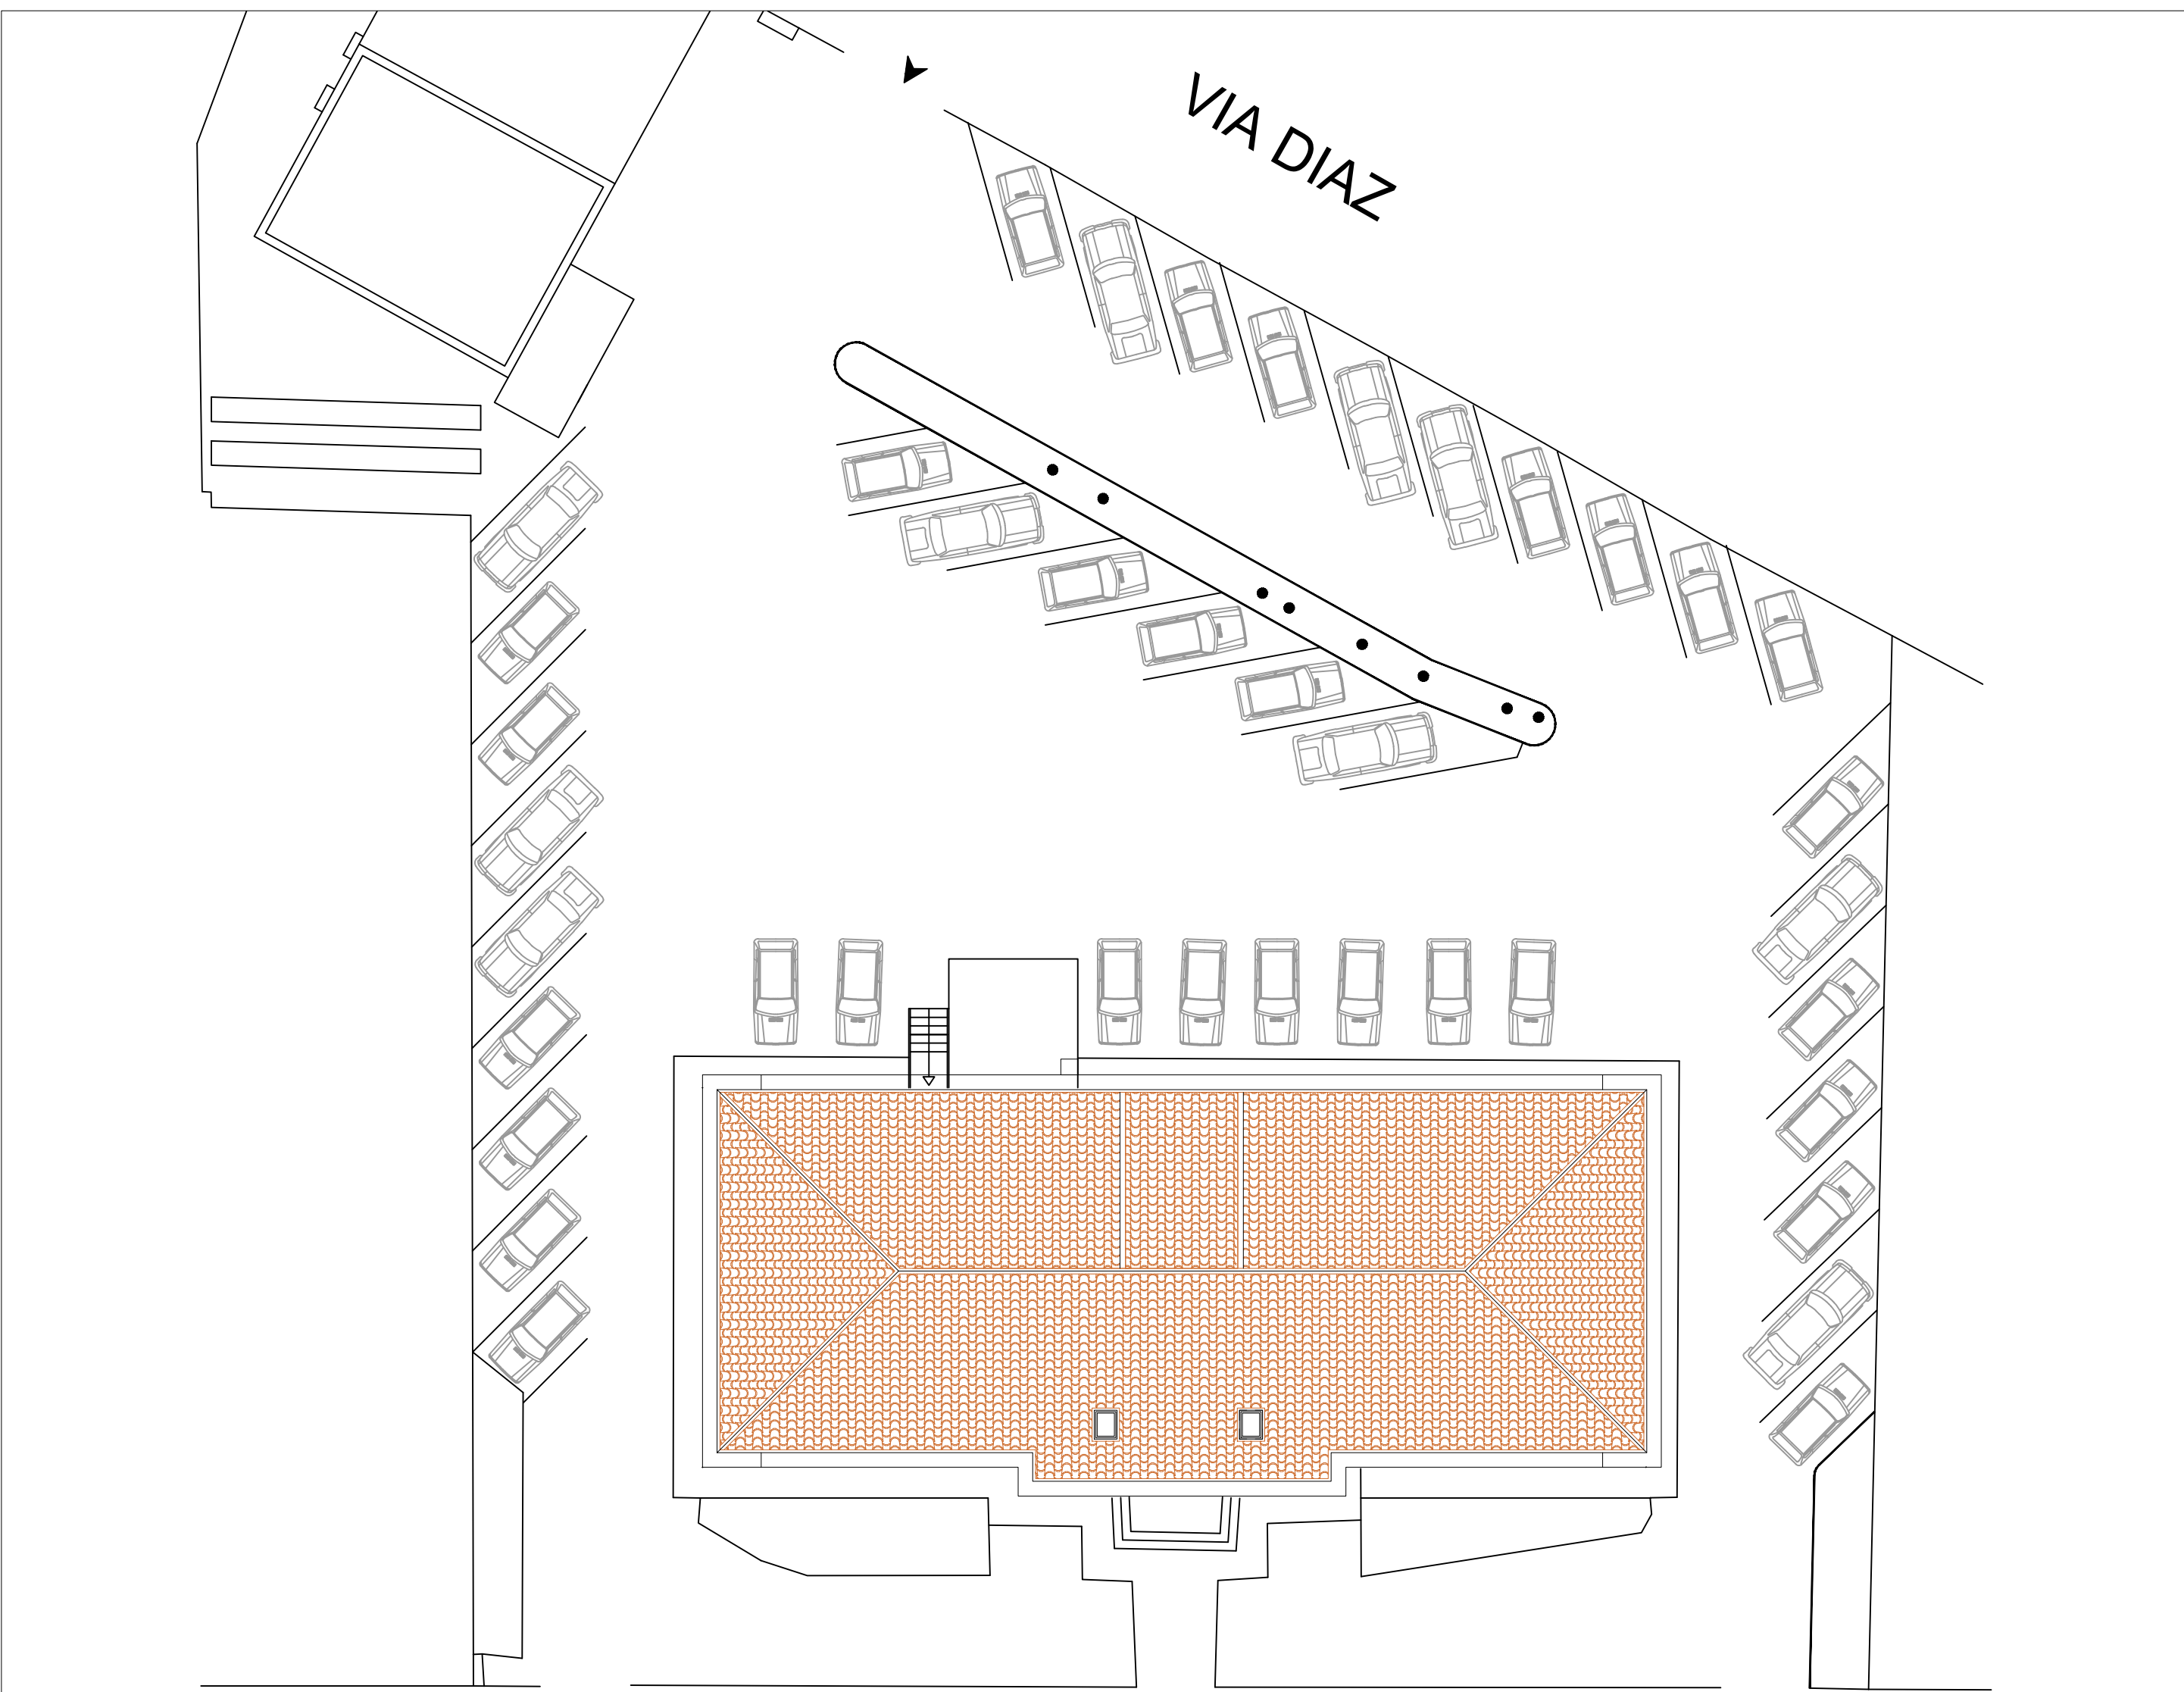

CONSORZIO DI BONIFICA DELL'ORISTANESE Via Cagliari n. 170 - Oristano					
EFFICIENTAMENTO ENERGETICO DELLA SEDE CENTRALE CONSORTILE MEDIANTE INSTALLAZIONE DI UN IMPIANTO FOTOVOLTAICO E RIQUALIFICAZIONE DELL'IMPIANTO DI CLIMATIZZAZIONE					
C.A.T. P0322		C.U.P.: G11B20000050005		C.I.G.:	
PROGETTO FATTIBILITÀ TECNICO ECONOMICA					
Progettista Ing. Gabriele Gorni			Responsabile del Procedimento Dott. Agr. Serafino Angelo Meloni		
Collaboratore alla progettazione Ing. Fabrizio Musiu			Il Consorzio di Bonifica dell'Oristanese Il Presidente Dott. Carlo Cornas		
Titolo Inquadramento cartografico, corografia, stralcio ortofoto				Allegato 1	
Rev.	Data	Nome file	Redattore	Verificatore	
01	13/05/2024	150/P0322L_vv1/00	Ing. Gorni G.	Ing. Castagna F.	
Ufficio Tecnico Consortile certificato ISO 9001:2015 n. 3278 - scadenza 18/06/2026					