

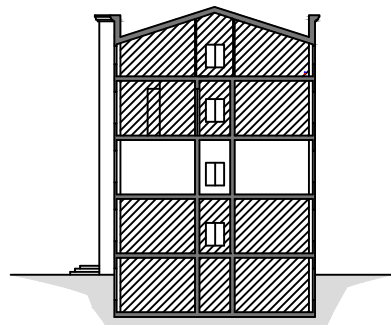


Posizione	Descrizione
17	Settore Amministrativo
18	Settore Amministrativo
19	Sala consiliare
20	Presidenza
21	Direzione Generale
22a	Settore Amministrativo
22b	Settore Amministrativo
23	Settore Amministrativo
24	Settore Amministrativo
25	Settore Amministrativo
26	Settore Amministrativo
27	Settore Amministrativo
28	Bagno
29	Corridoio
	ambienti non climatizzati

SEZIONE
Scala 1:500.

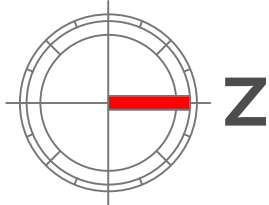

PIANTA PIANO PRIMO
Scala 1:100.

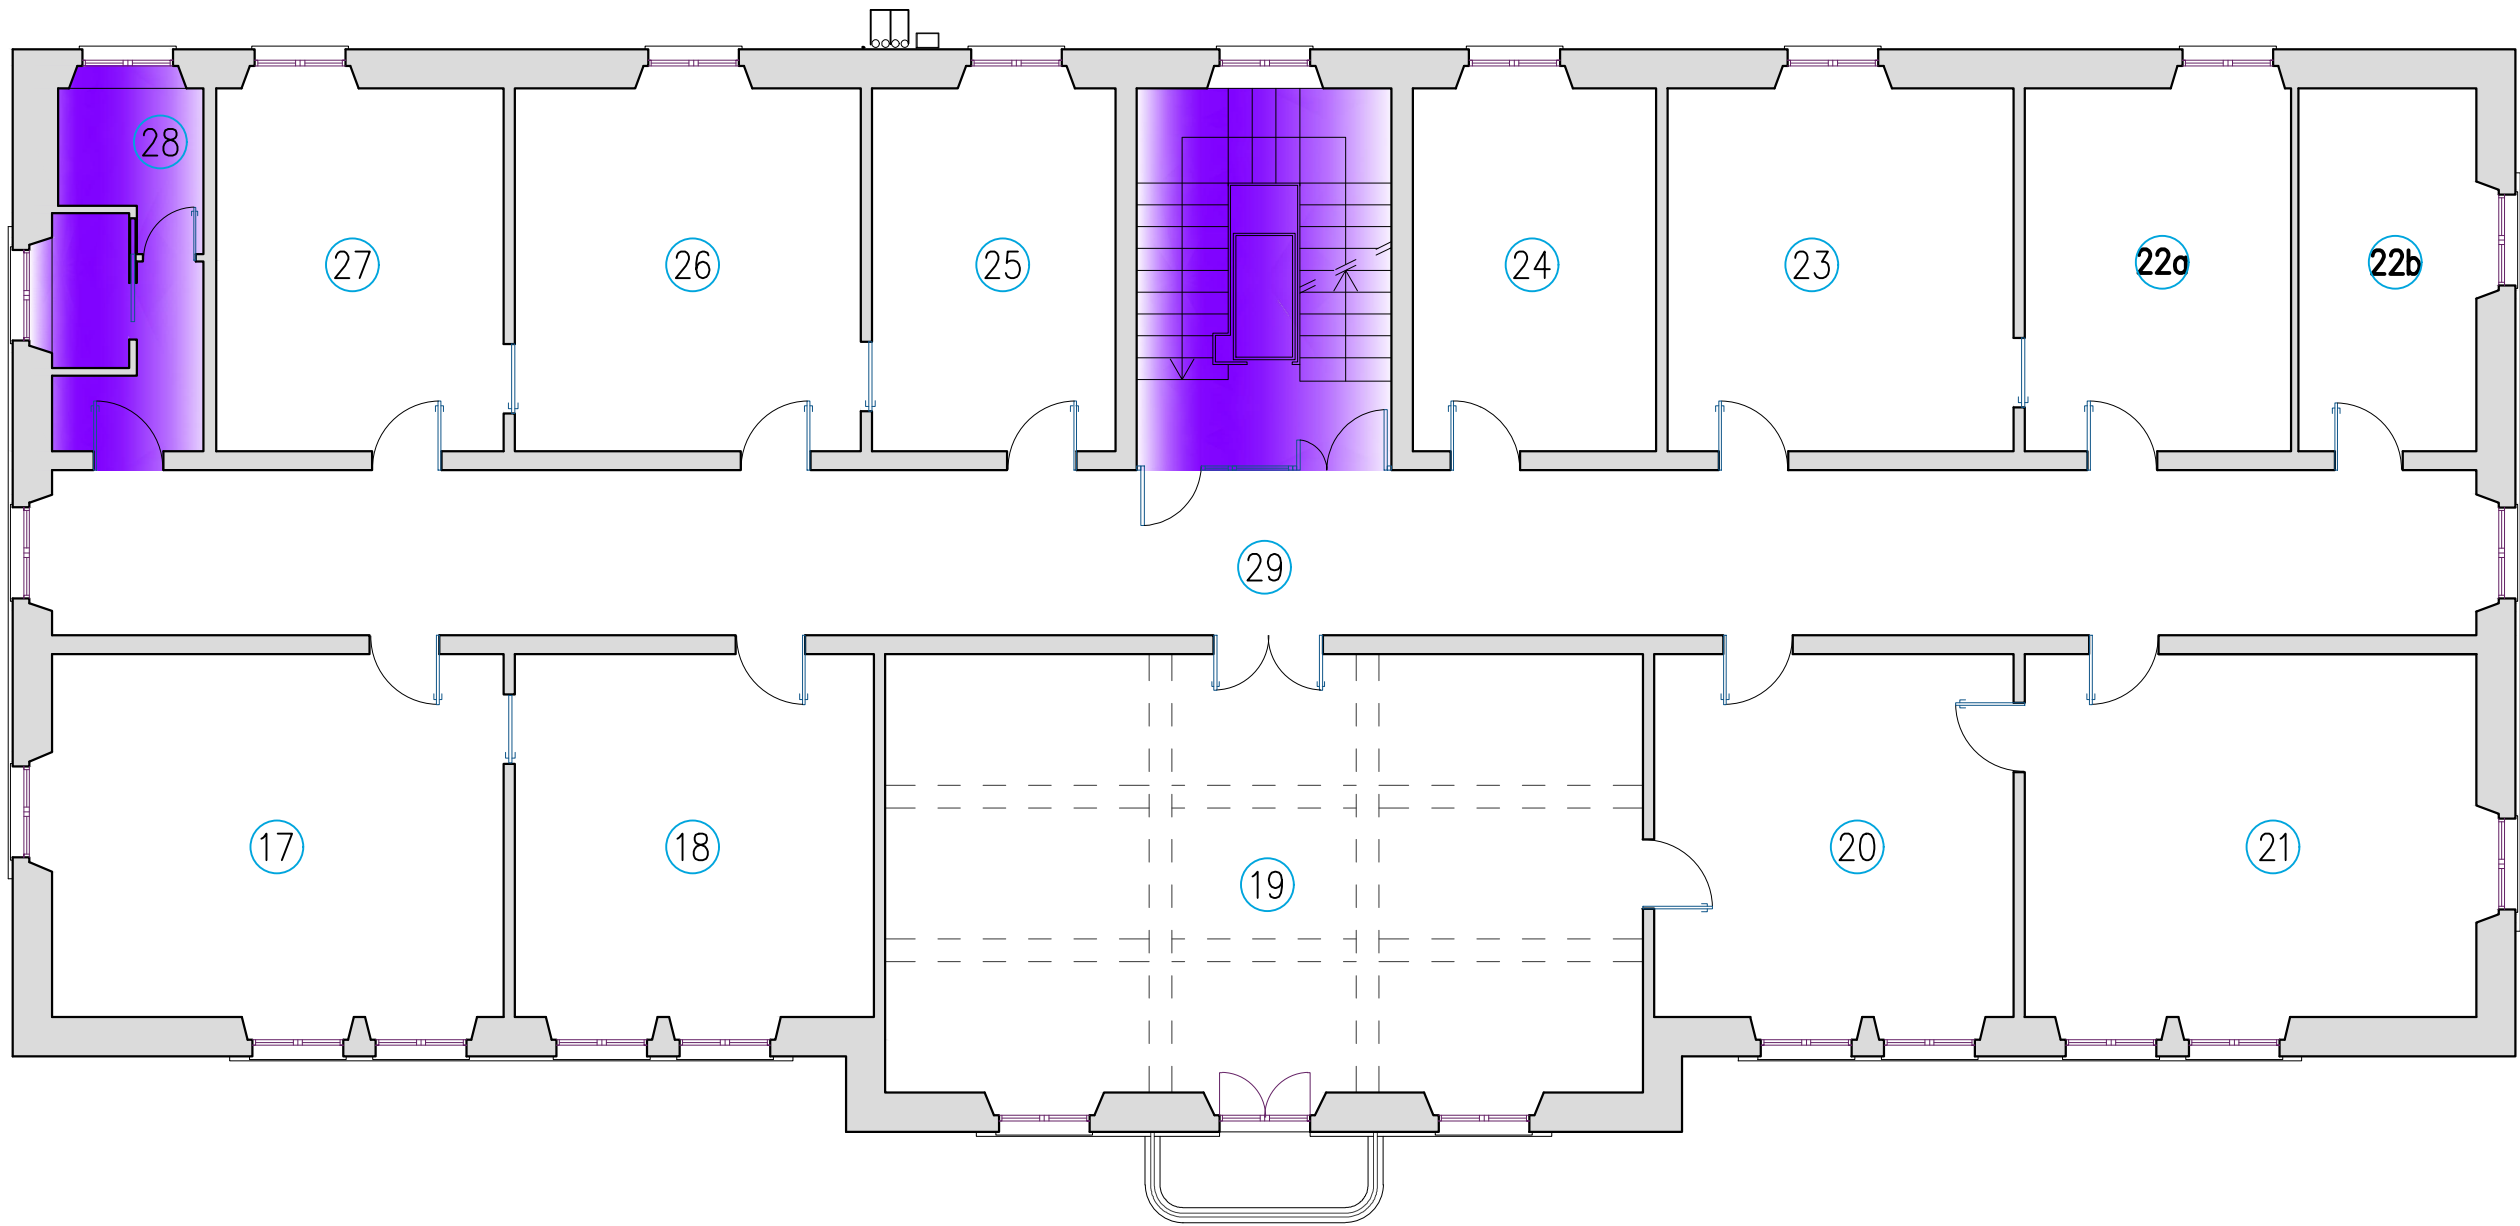

CONSORZIO DI BONIFICA DELL'ORISTANESE Via Cagliari n. 170 - Oristano				
EFFICIENTAMENTO ENERGETICO DELLA SEDE CENTRALE CONSORTILE MEDIANTE INSTALLAZIONE DI UN IMPIANTO FOTOVOLTAICO E RIQUALIFICAZIONE DELL'IMPIANTO DI CLIMATIZZAZIONE				
C.A.T. P0322		C.U.P.: G11B20000050005		C.I.G.:
PROGETTO FATTIBILITÀ TECNICO ECONOMICA				
Progettista Ing. Gabriele Gorni Collaboratore alla progettazione Ing. Fabrizio Musiu			Responsabile del Procedimento Dott. Agr.Serafino Angelo Meloni Il Consorzio di Bonifica dell'Oristanese Il Presidente Dott. Carlo Corrias	
Titolo				Allegato
Planimetria generale piano primo. Scala 1:100.				4
Rev.	Data	Nome file	Redattore	Verificatore
01	13/05/2024	1563P0322pgpp_rev1GG	Ing. Gorni G.	Ing. Castagna F.