


PROSPETTO FRONTALE
Scala 1:100.



PROSPETTO POSTERIORE
Scala 1:100.



PLANIMETRIA COPERTURA
Scala 1:100.

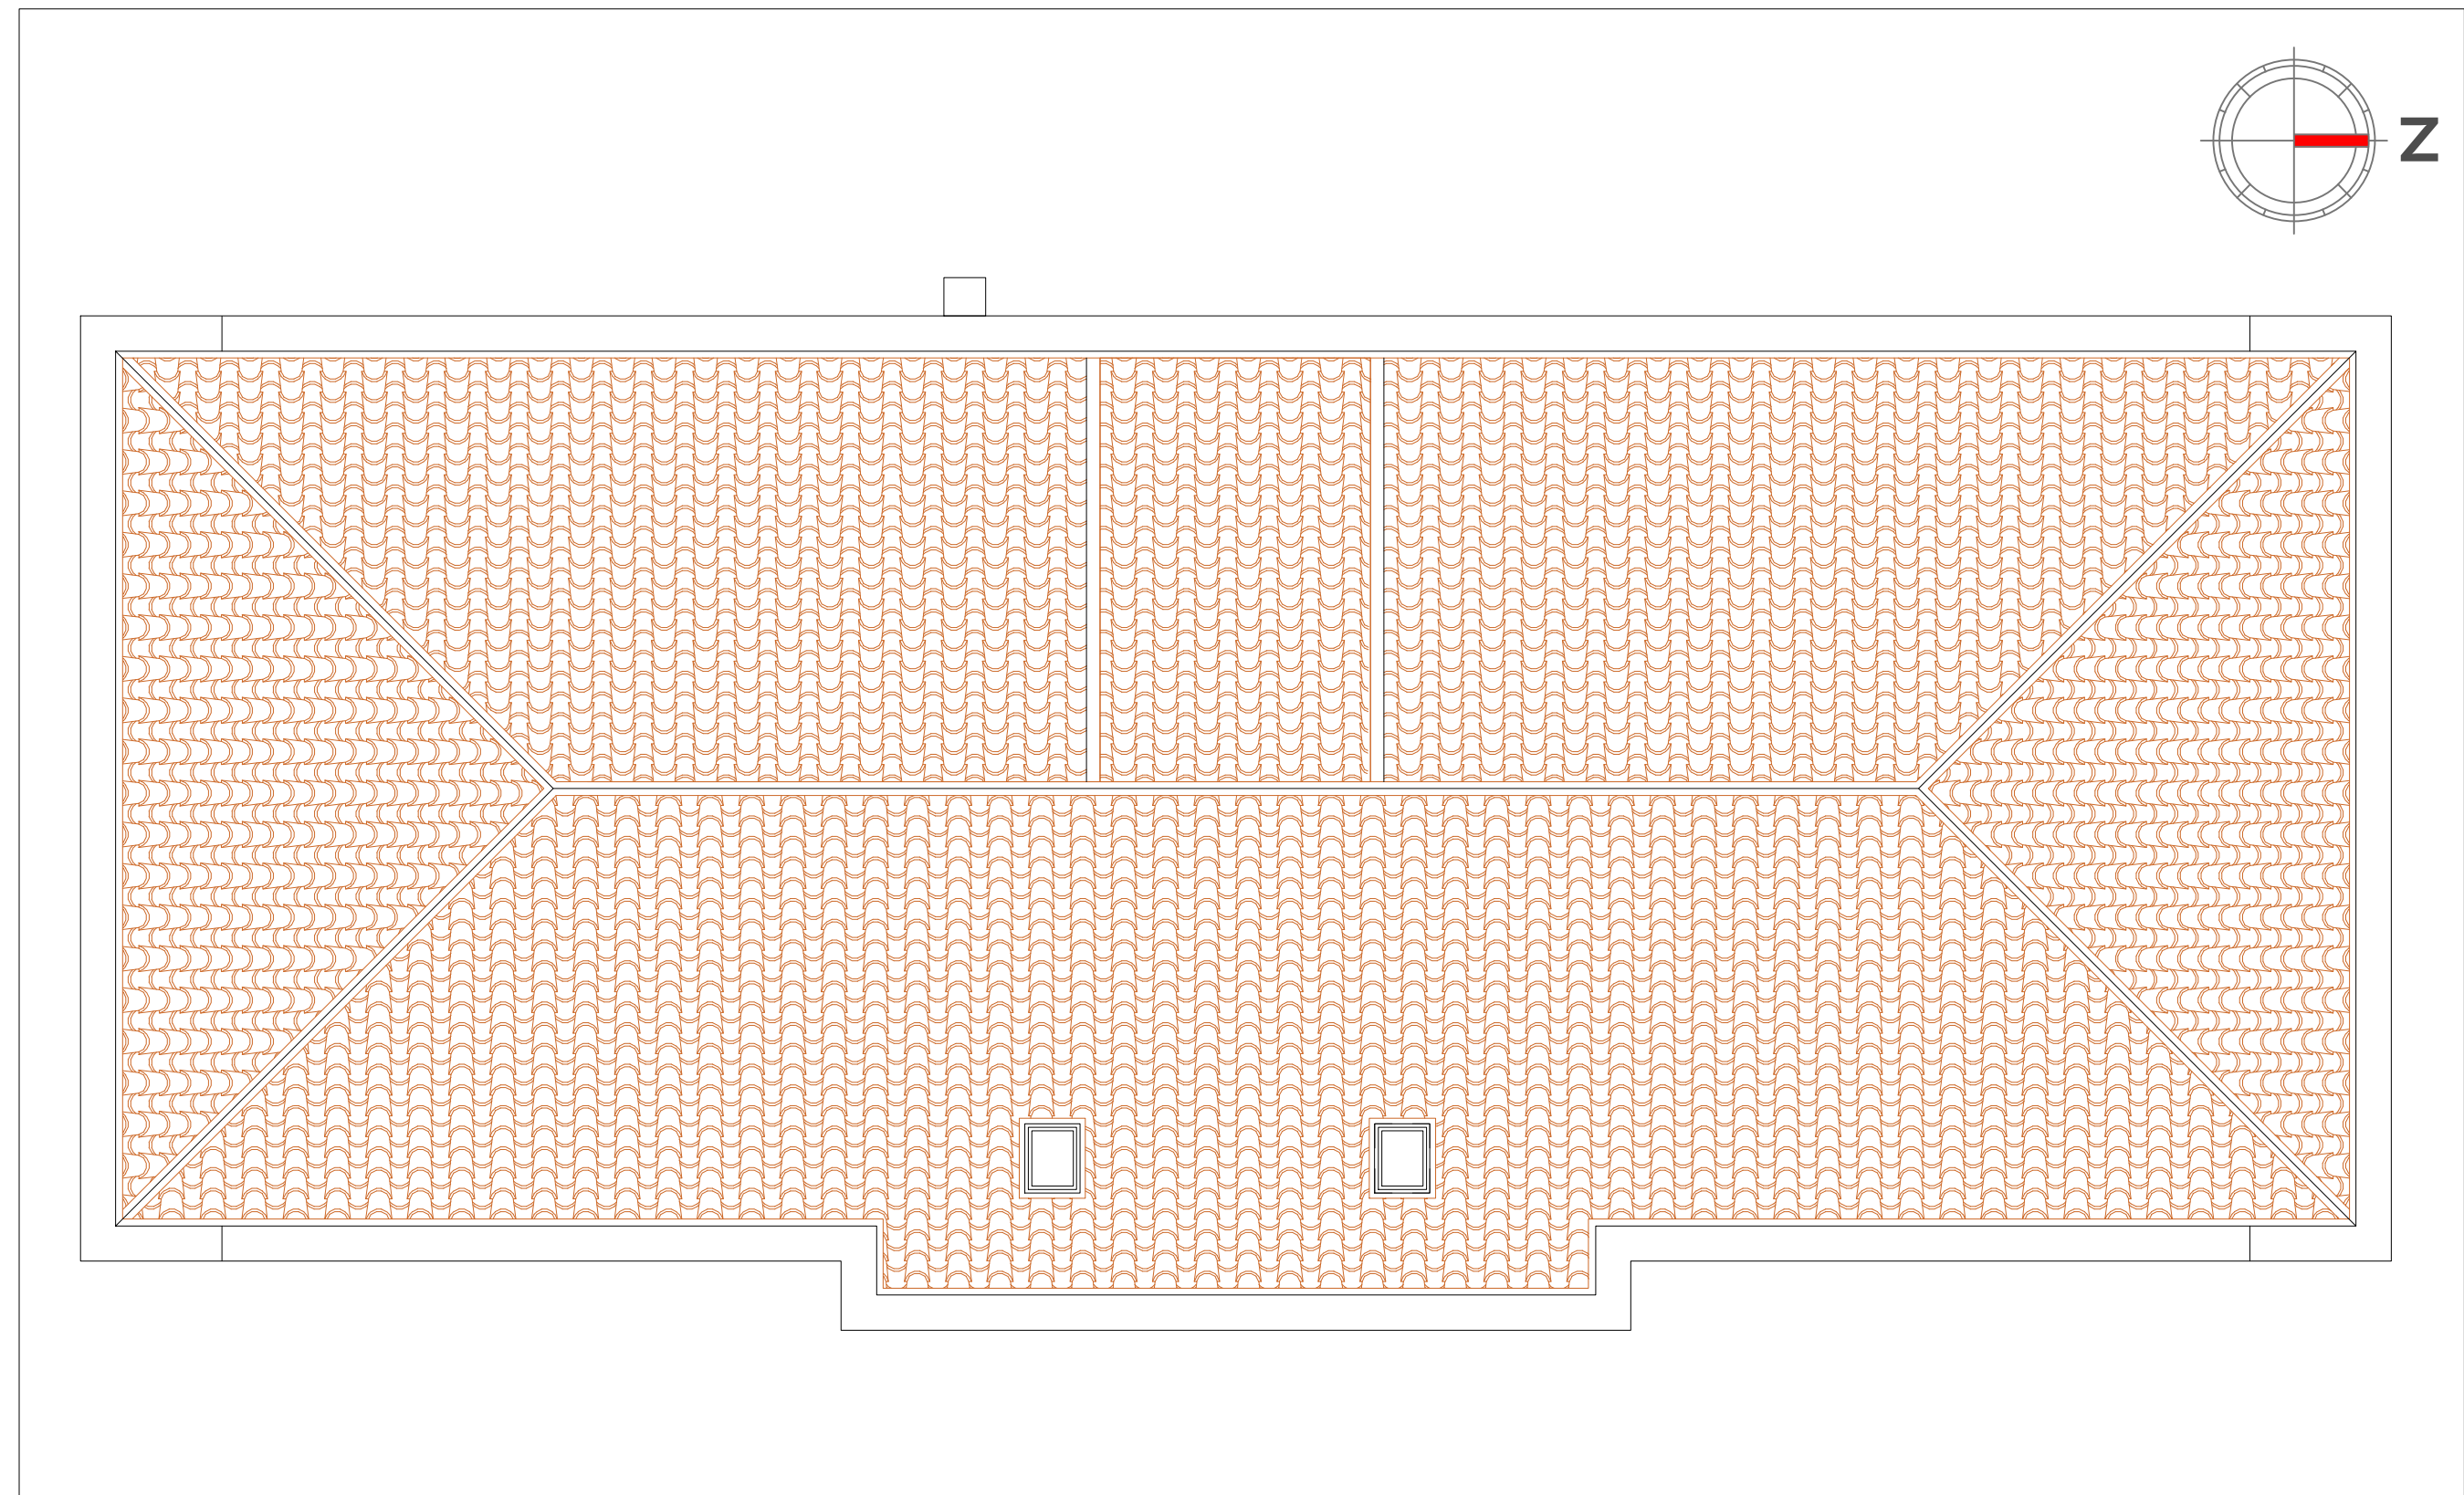

SEZIONE
Scala 1:100.



  REGIONE AUTONOMA DE SARDIGNIA REGIONE AUTONOMA DELLA SARDEGNA 				
CONSORZIO DI BONIFICA DELL'ORISTANESE Via Cagliari n. 170 - Oristano				
EFFICIENTAMENTO ENERGETICO DELLA SEDE CENTRALE CONSORTILE MEDIANTE INSTALLAZIONE DI UN IMPIANTO FOTOVOLTAICO E RIQUALIFICAZIONE DELL'IMPIANTO DI CLIMATIZZAZIONE				
C.A.T. P0322		C.U.P.: G11B20000050005		C.I.G.:
PROGETTO FATTIBILITÀ TECNICO ECONOMICA				
Progettista Ing. Gabriele Gorni Collaboratore alla progettazione Ing. Fabrizio Musiu		Responsabile del Procedimento Dott. Agr.Serafino Angelo Meloni Il Consorzio di Bonifica dell'Oristanese Il Presidente Dott. Carlo Corrias		
Titolo				Allegato
Prospetti, sezioni e pianta copertura. Scala 1:100.				7
Rev.	Data	Nome file	Redattore	Verificatore
01	13/05/2024	1566P0322pspc_rev1GG	Ing. Gorni G.	Ing. Castagna F.