




Planimetria impianto fotovoltaico scala 1:100.

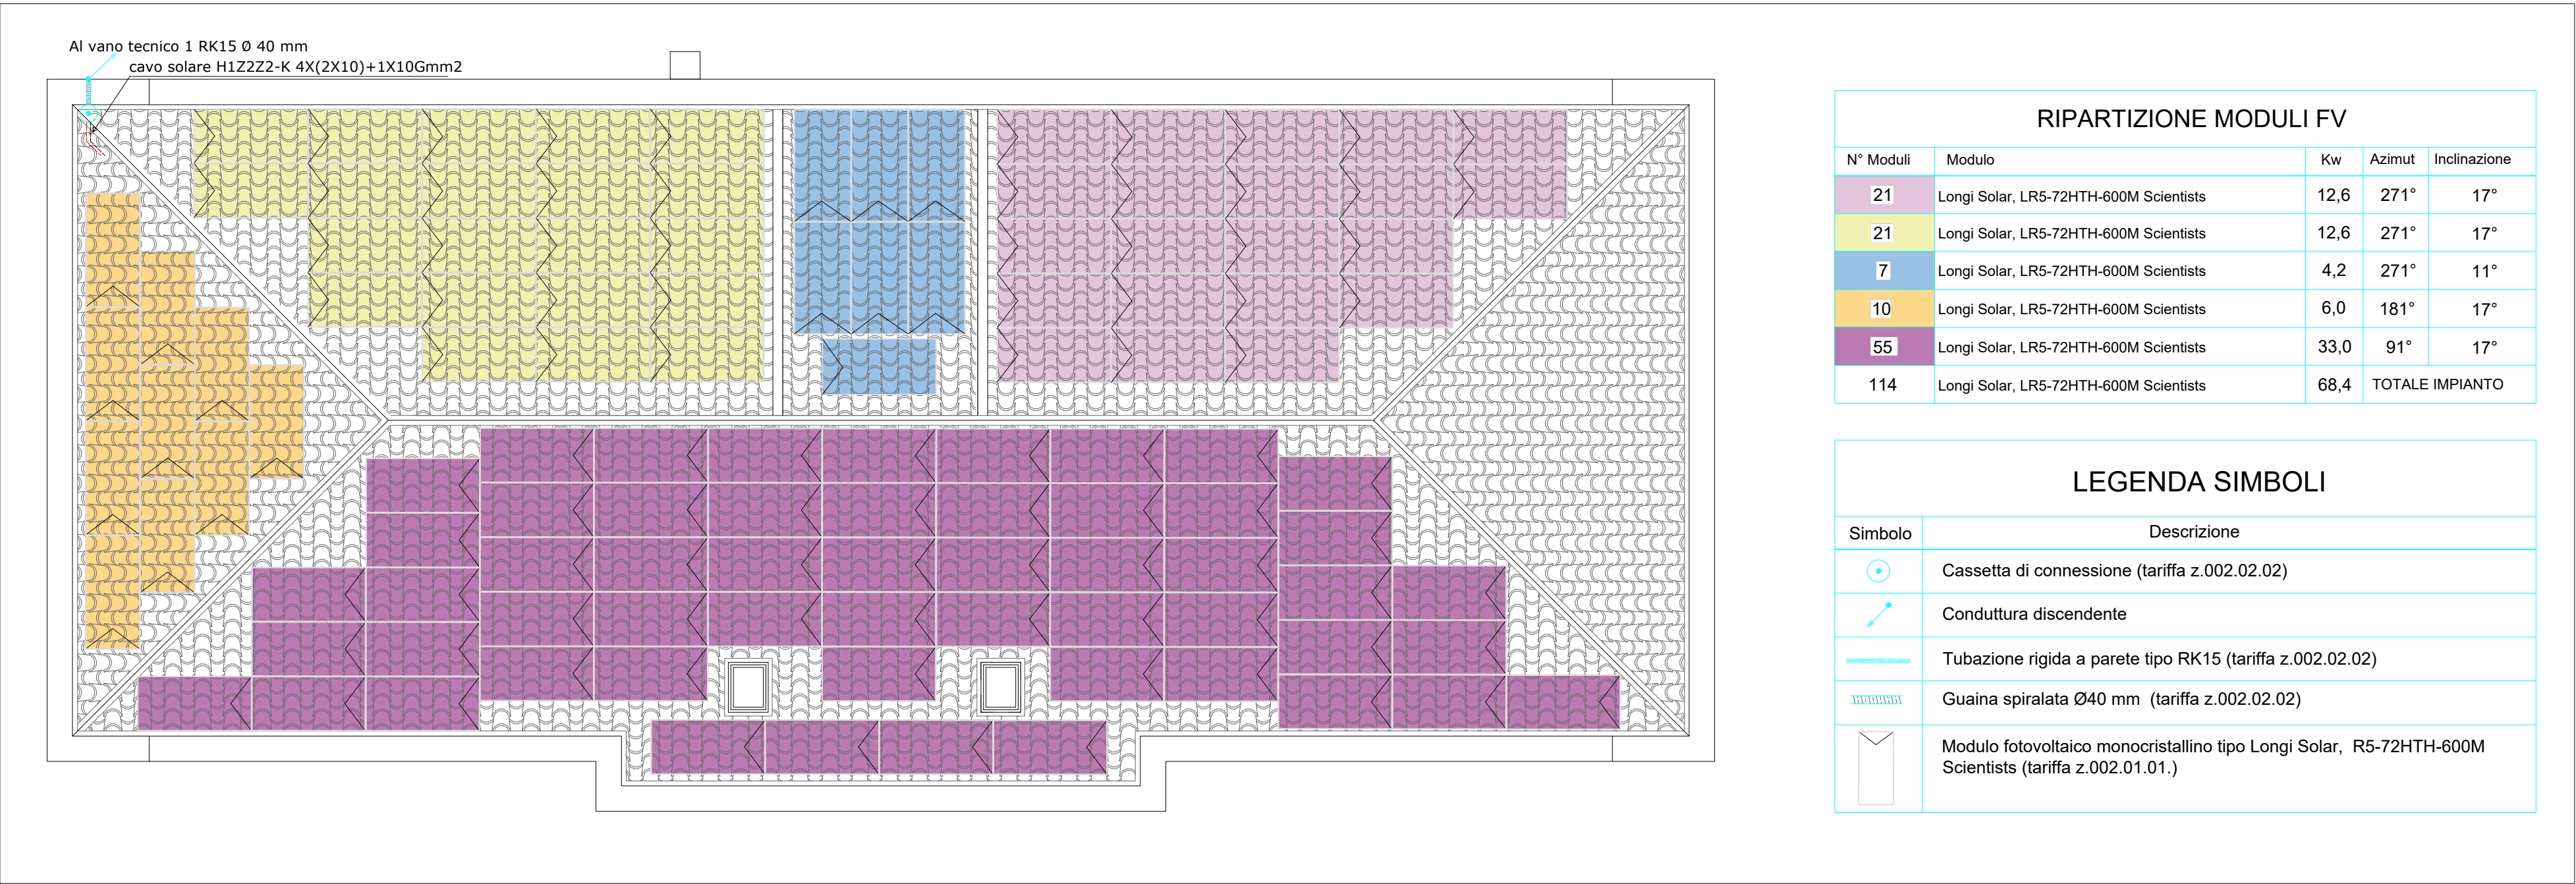


Planimetria ripartizione stringhe scala 1:100.

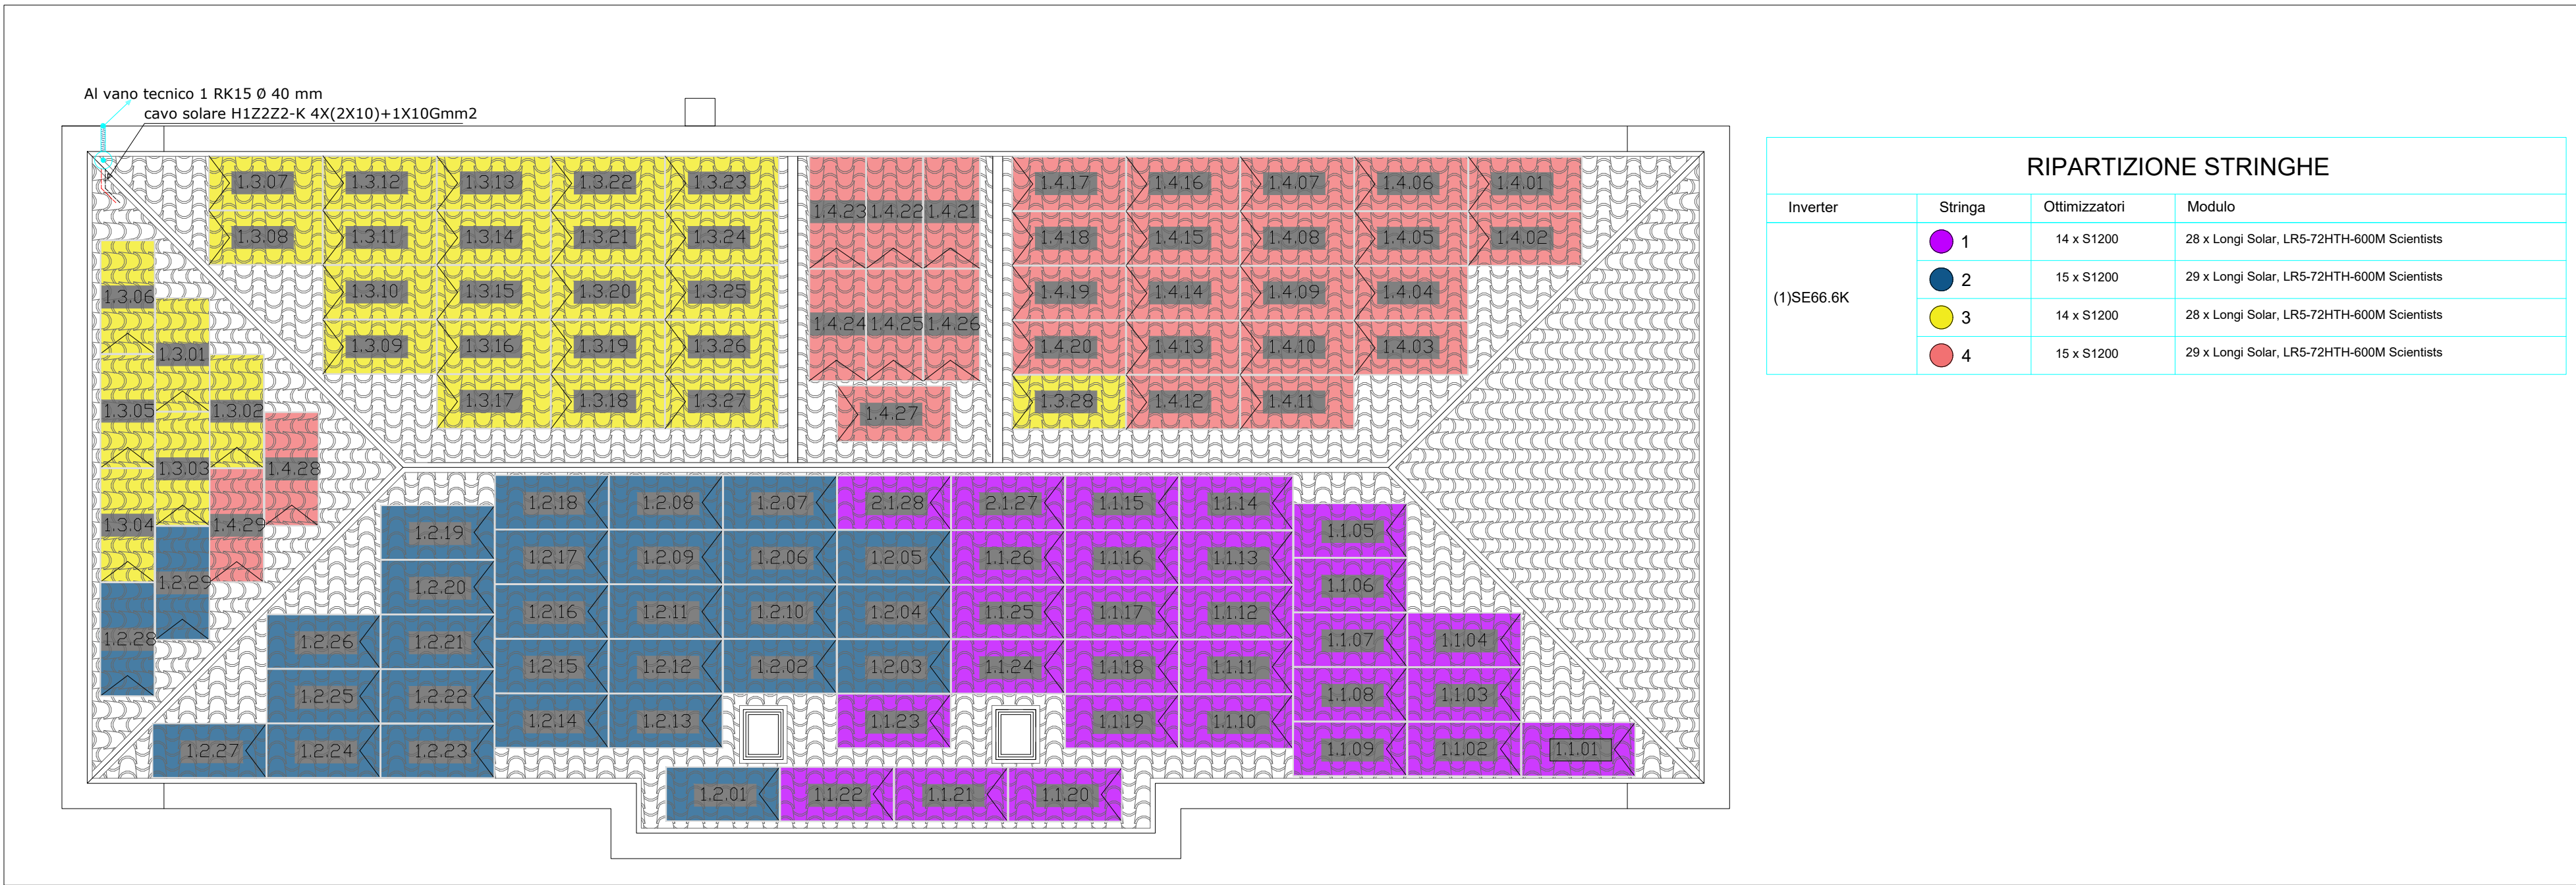

Planimetria ripartizione ottimizzatori di potenza scala 1:100.

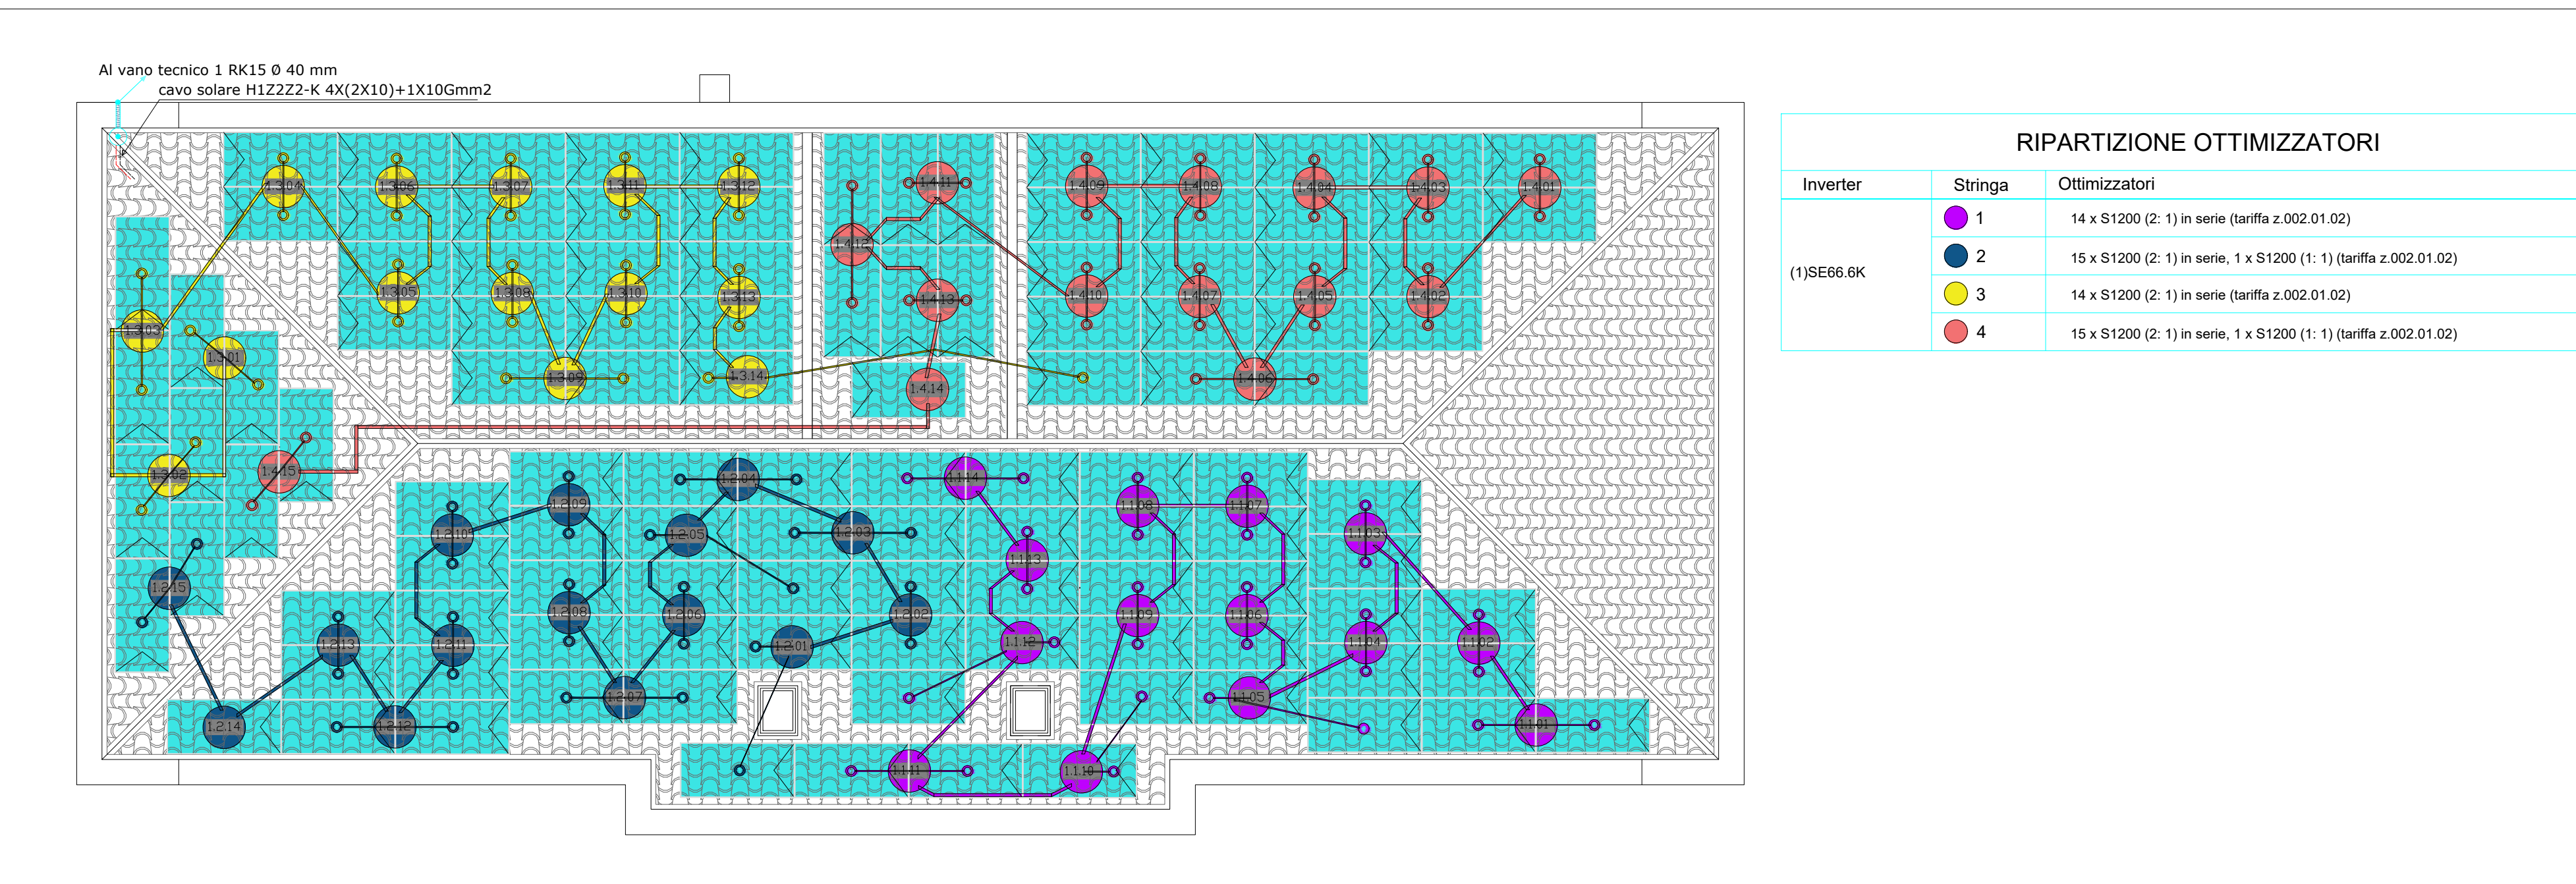

Prospetto posteriore con discesa delle stringhe al vano tecnico scala 1:100.

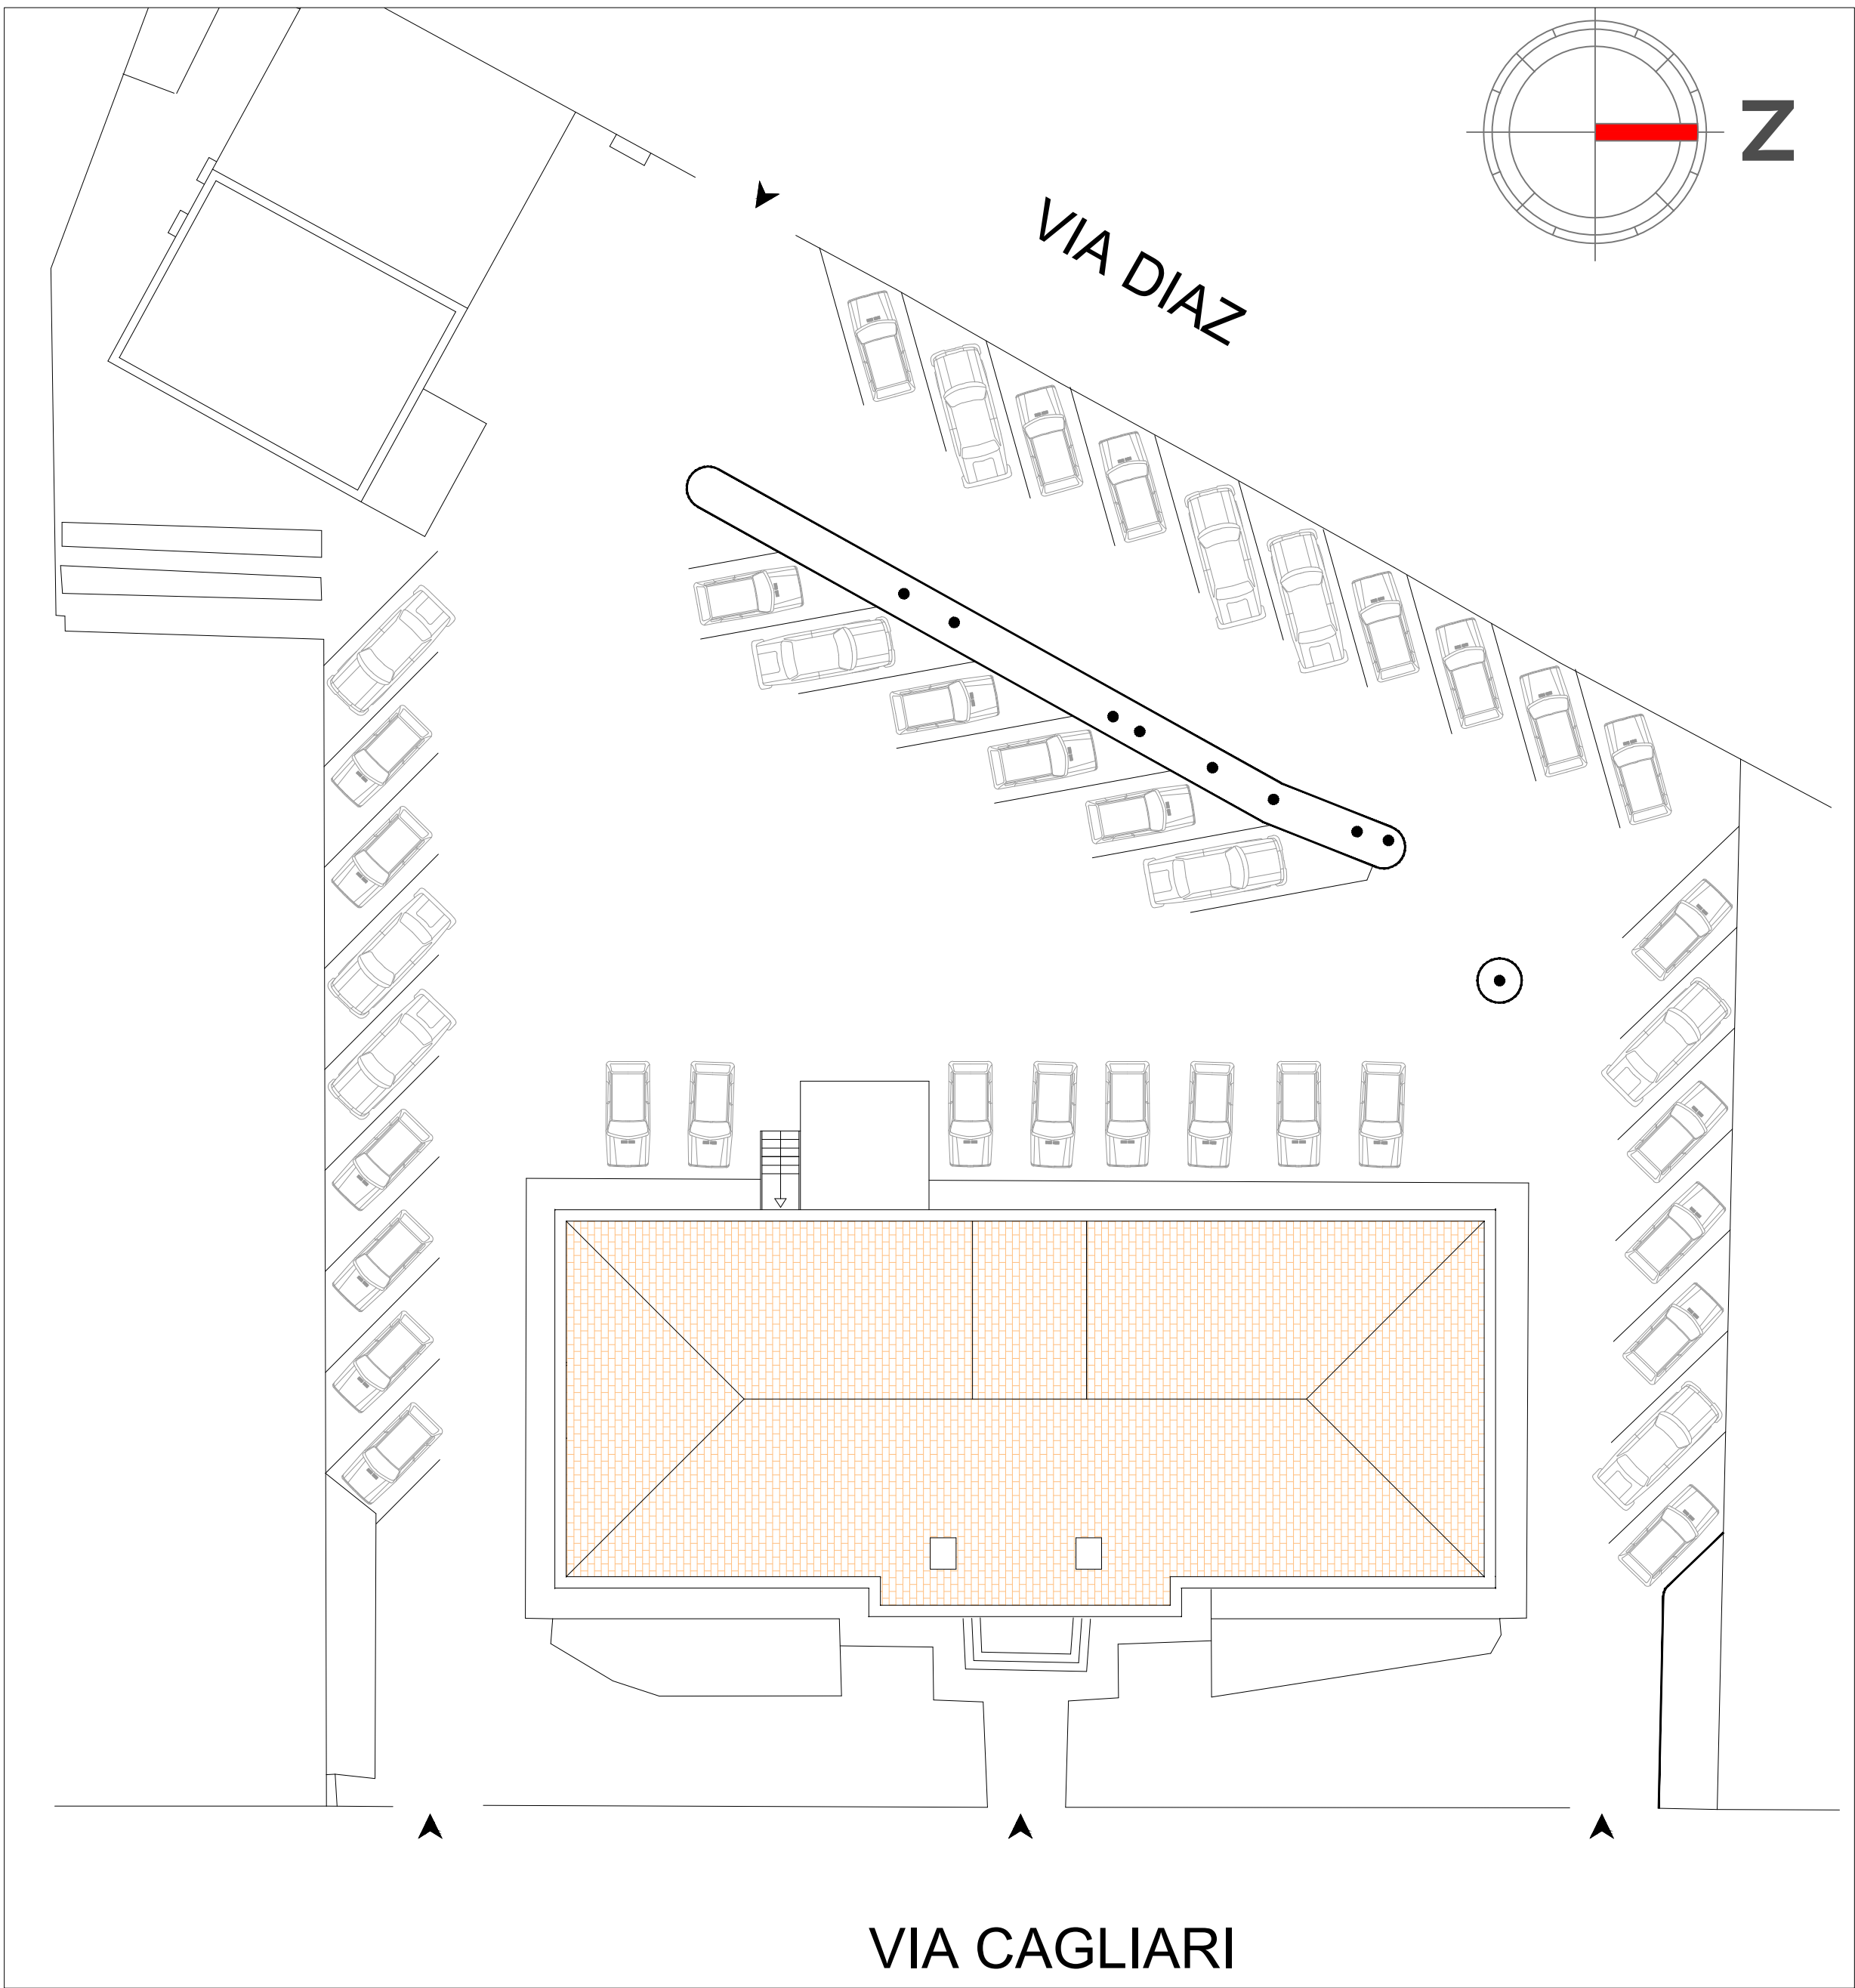

CBO REGIONE AUTONOMA DELLA SARDEGNA CBS			
CONSORZIO DI BONIFICA DELL'ORISTANESE Via Cagliari n. 170 - Oristano			
EFFICIENTAMENTO ENERGETICO DELLA SEDE CENTRALE CONSORTILE MEDIANTE INSTALLAZIONE DI UN IMPIANTO FOTOVOLTAICO E RIQUALIFICAZIONE DELL'IMPIANTO DI CLIMATIZZAZIONE			
C.A.T. P0322	C.U.P.: G11B20000050005	C.I.G.:	
PROGETTO FATTIBILITÀ TECNICO ECONOMICA			
Progettista Ing. Gabriele Gorni		Responsabile del Procedimento Dott. Agr. Serafino Angelo Meloni	
Collaboratore alla progettazione Ing. Fabrizio Musiu		Il Consorzio di Bonifica dell'Oristane Il Presidente Dott. Carlo Corrias	
Titolo		Allegato	
Layout impianto fotovoltaico.		8	
Rev.	Data	Nome file	Revisione
01	13/05/2024	1567P0322F_rev1GG	Ing. Gorni G.
			Ing. Castagna F.
Ufficio Tecnico Consortile certificato ISO 9001:2015 n. 3278 - scadenza 18/06/2026			