



Planimetria disposizione struttura di ancoraggio (tariffa z.002.01.10). Scala 1:100.

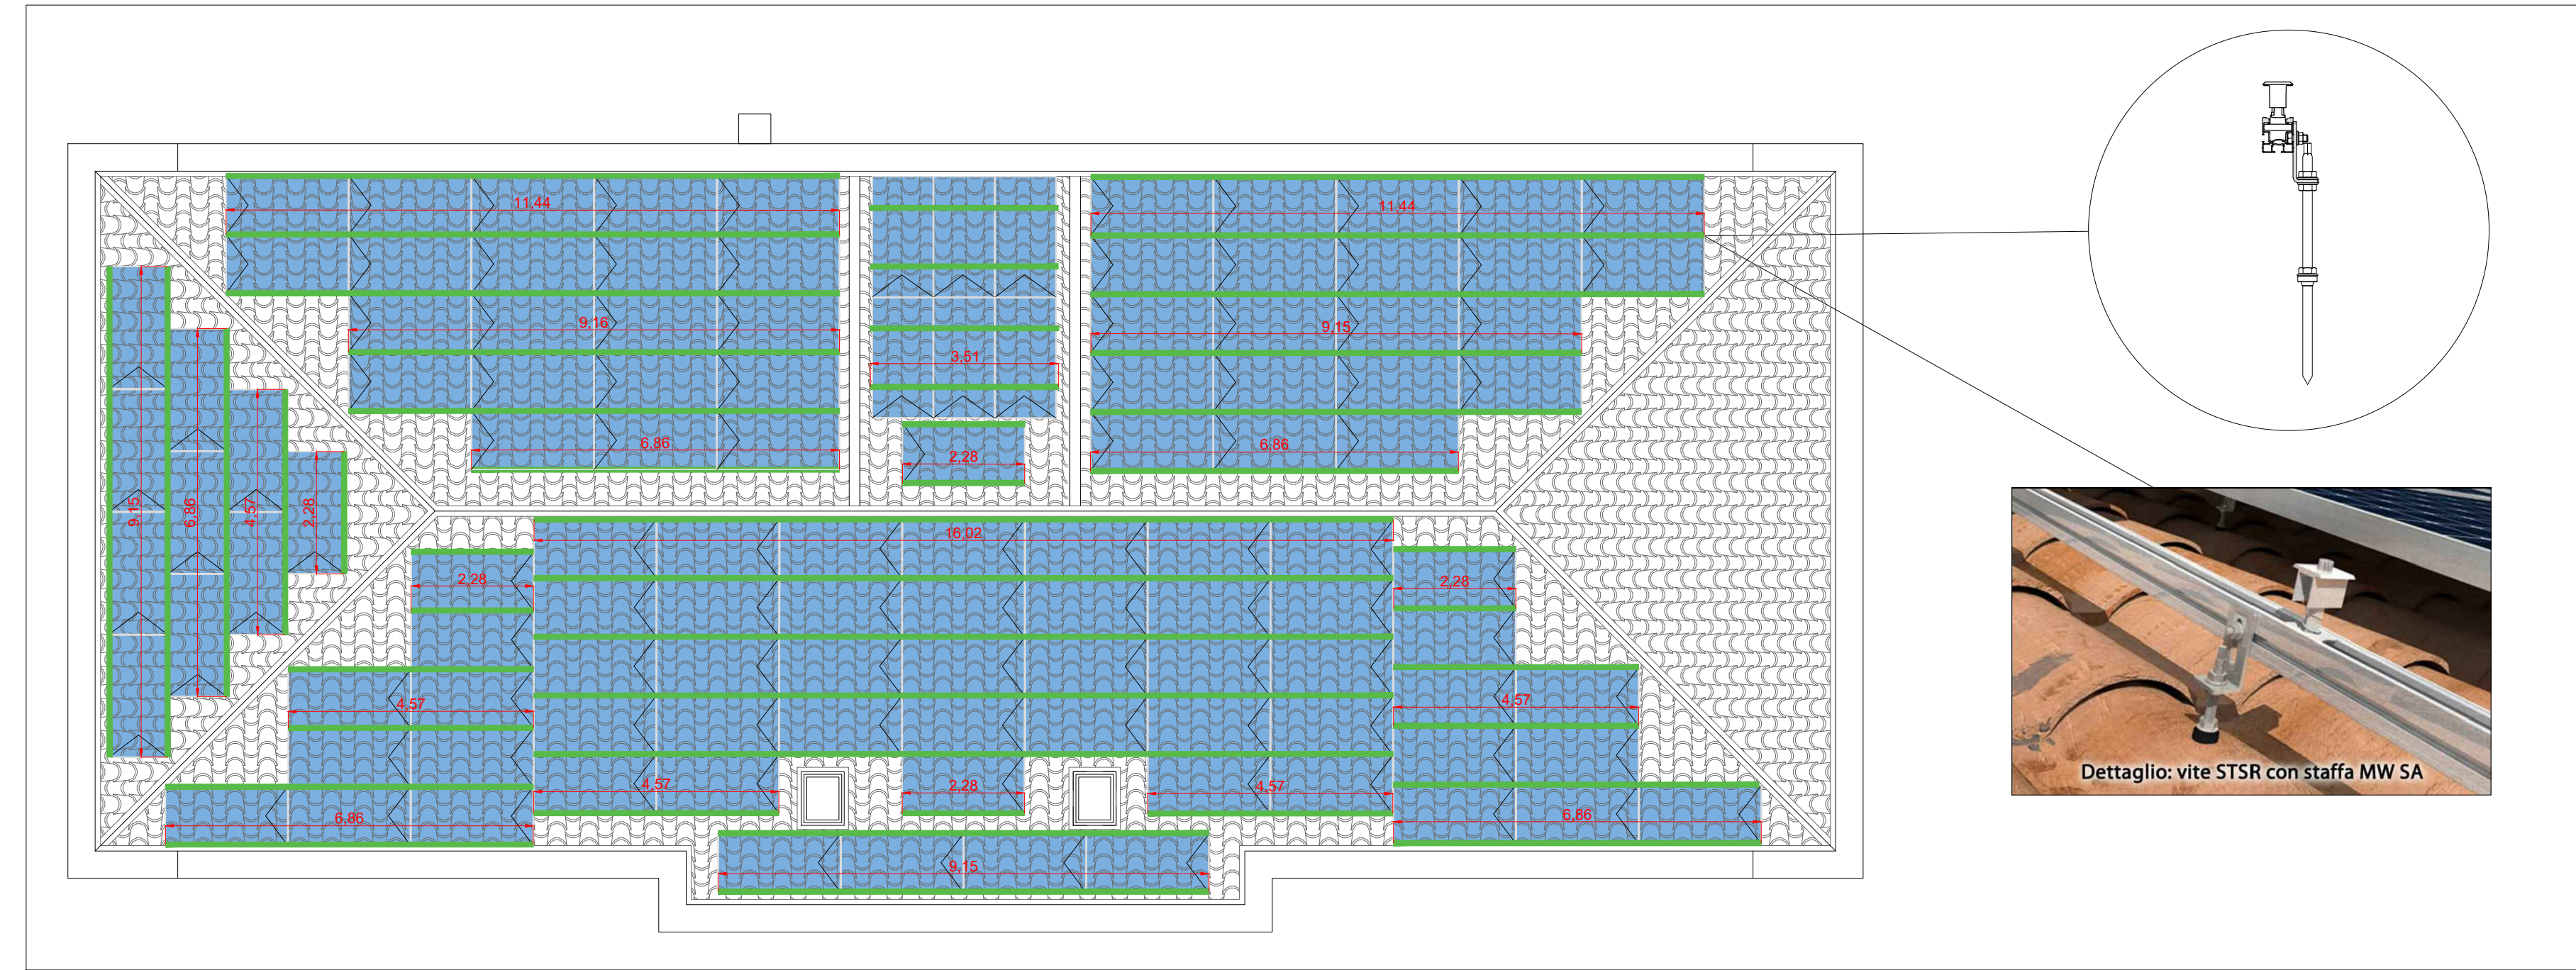

Particolare ancoraggio moduli fotovoltaici.

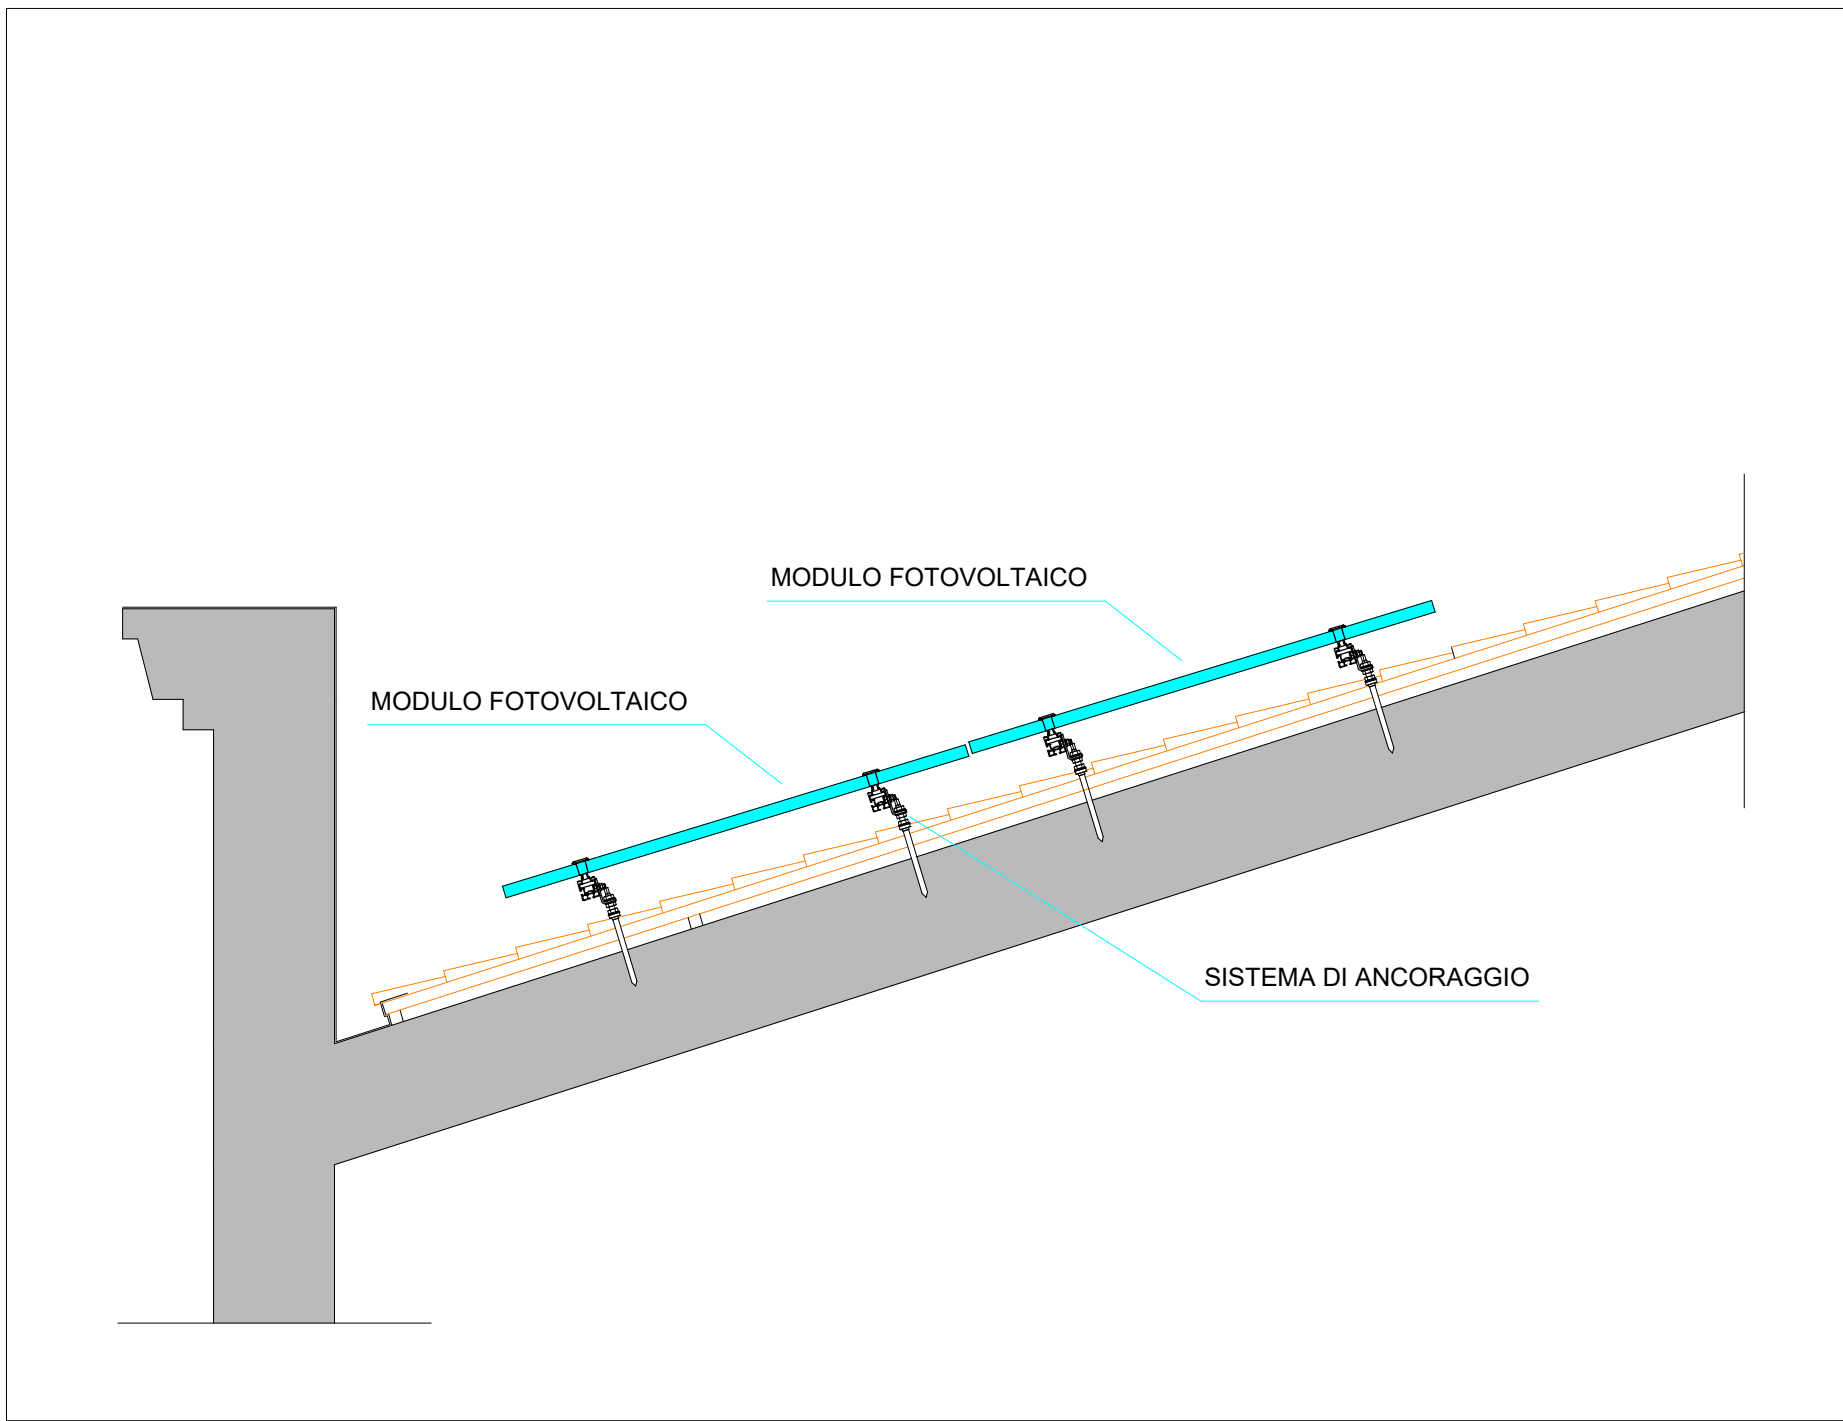


Simulazione tridimensionale



Specifiche inverter e dati dimensionali.




Specifiche ottimizzatori e dati dimensionali

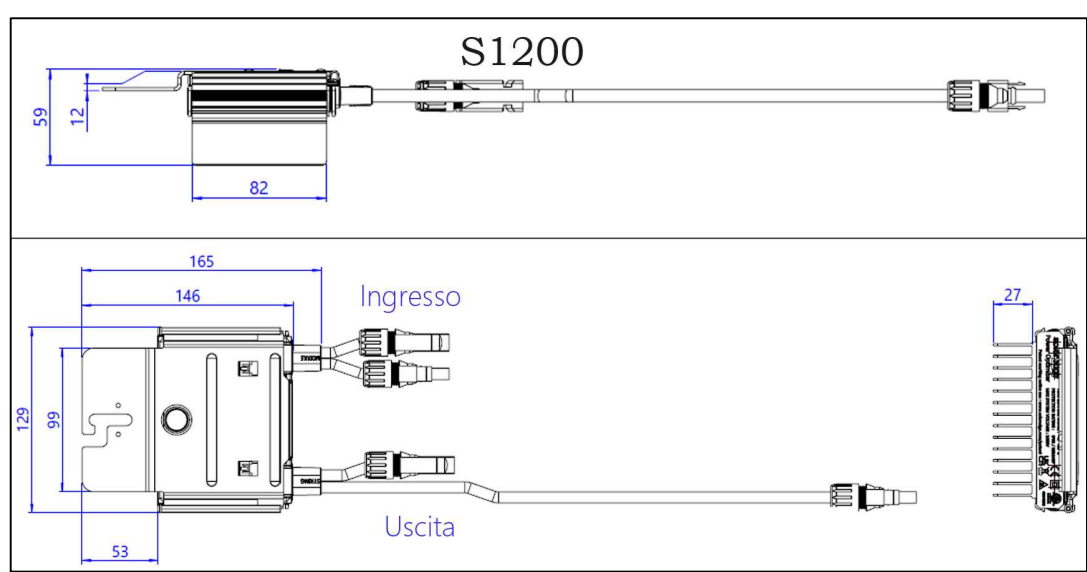

Ottimizzatori



Scheda tecnica modulo fotovoltaico

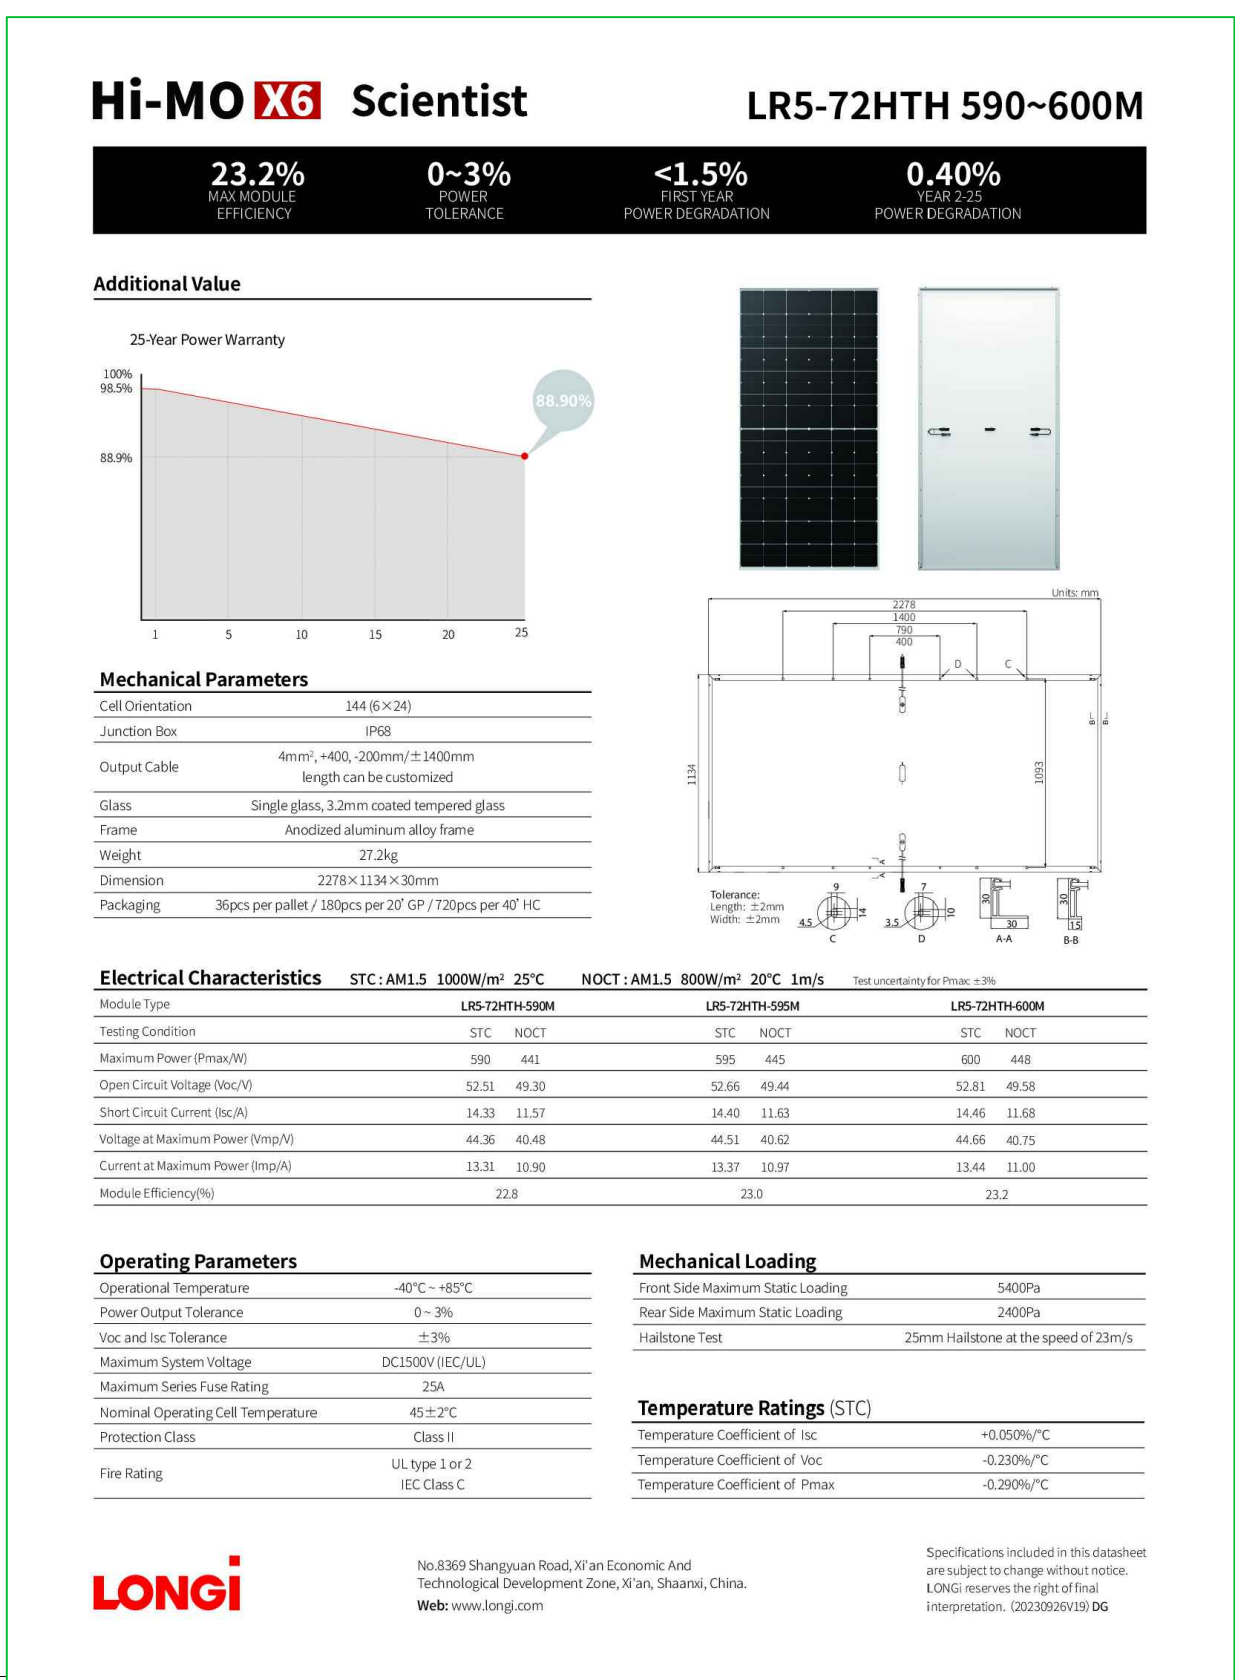

CBO  REGIONE AUTONOMA DE SARDIGNA REGIONE AUTONOMA DELLA SARDEGNA CNBS		
CONSORZIO DI BONIFICA DELL'ORISTANESE Via Cagliari n. 170 - Oristano		
EFFICIENTAMENTO ENERGETICO DELLA SEDE CENTRALE CONSORTILE MEDIANTE INSTALLAZIONE DI UN IMPIANTO FOTOVOLTAICO E RIQUALIFICAZIONE DELL'IMPIANTO DI CLIMATIZZAZIONE		
C.A.T. P0322	C.U.P.: G11B20000050005	C.I.G.:
PROGETTO FATTIBILITÀ TECNICO ECONOMICA		
Progettista Ing. Gabriele Gomi		Responsabile del Procedimento Dott. Agr.Serafino Angelo Meoni
Collaboratore alla progettazione Ing. Fabrizio Musiu		Il Consorzio di Bonifica dell'Oristanese Il Presidente Dott. Carlo Corrias
Titolo		Allegato
Particolari costruttivi fotovoltaico.		9
Rev. 01	Data 13/05/2024	Nome file 1568P0322pdf_rev1GG
		Redattore Ing. Gomi G.
		Verificatore Ing. Castagna F.