

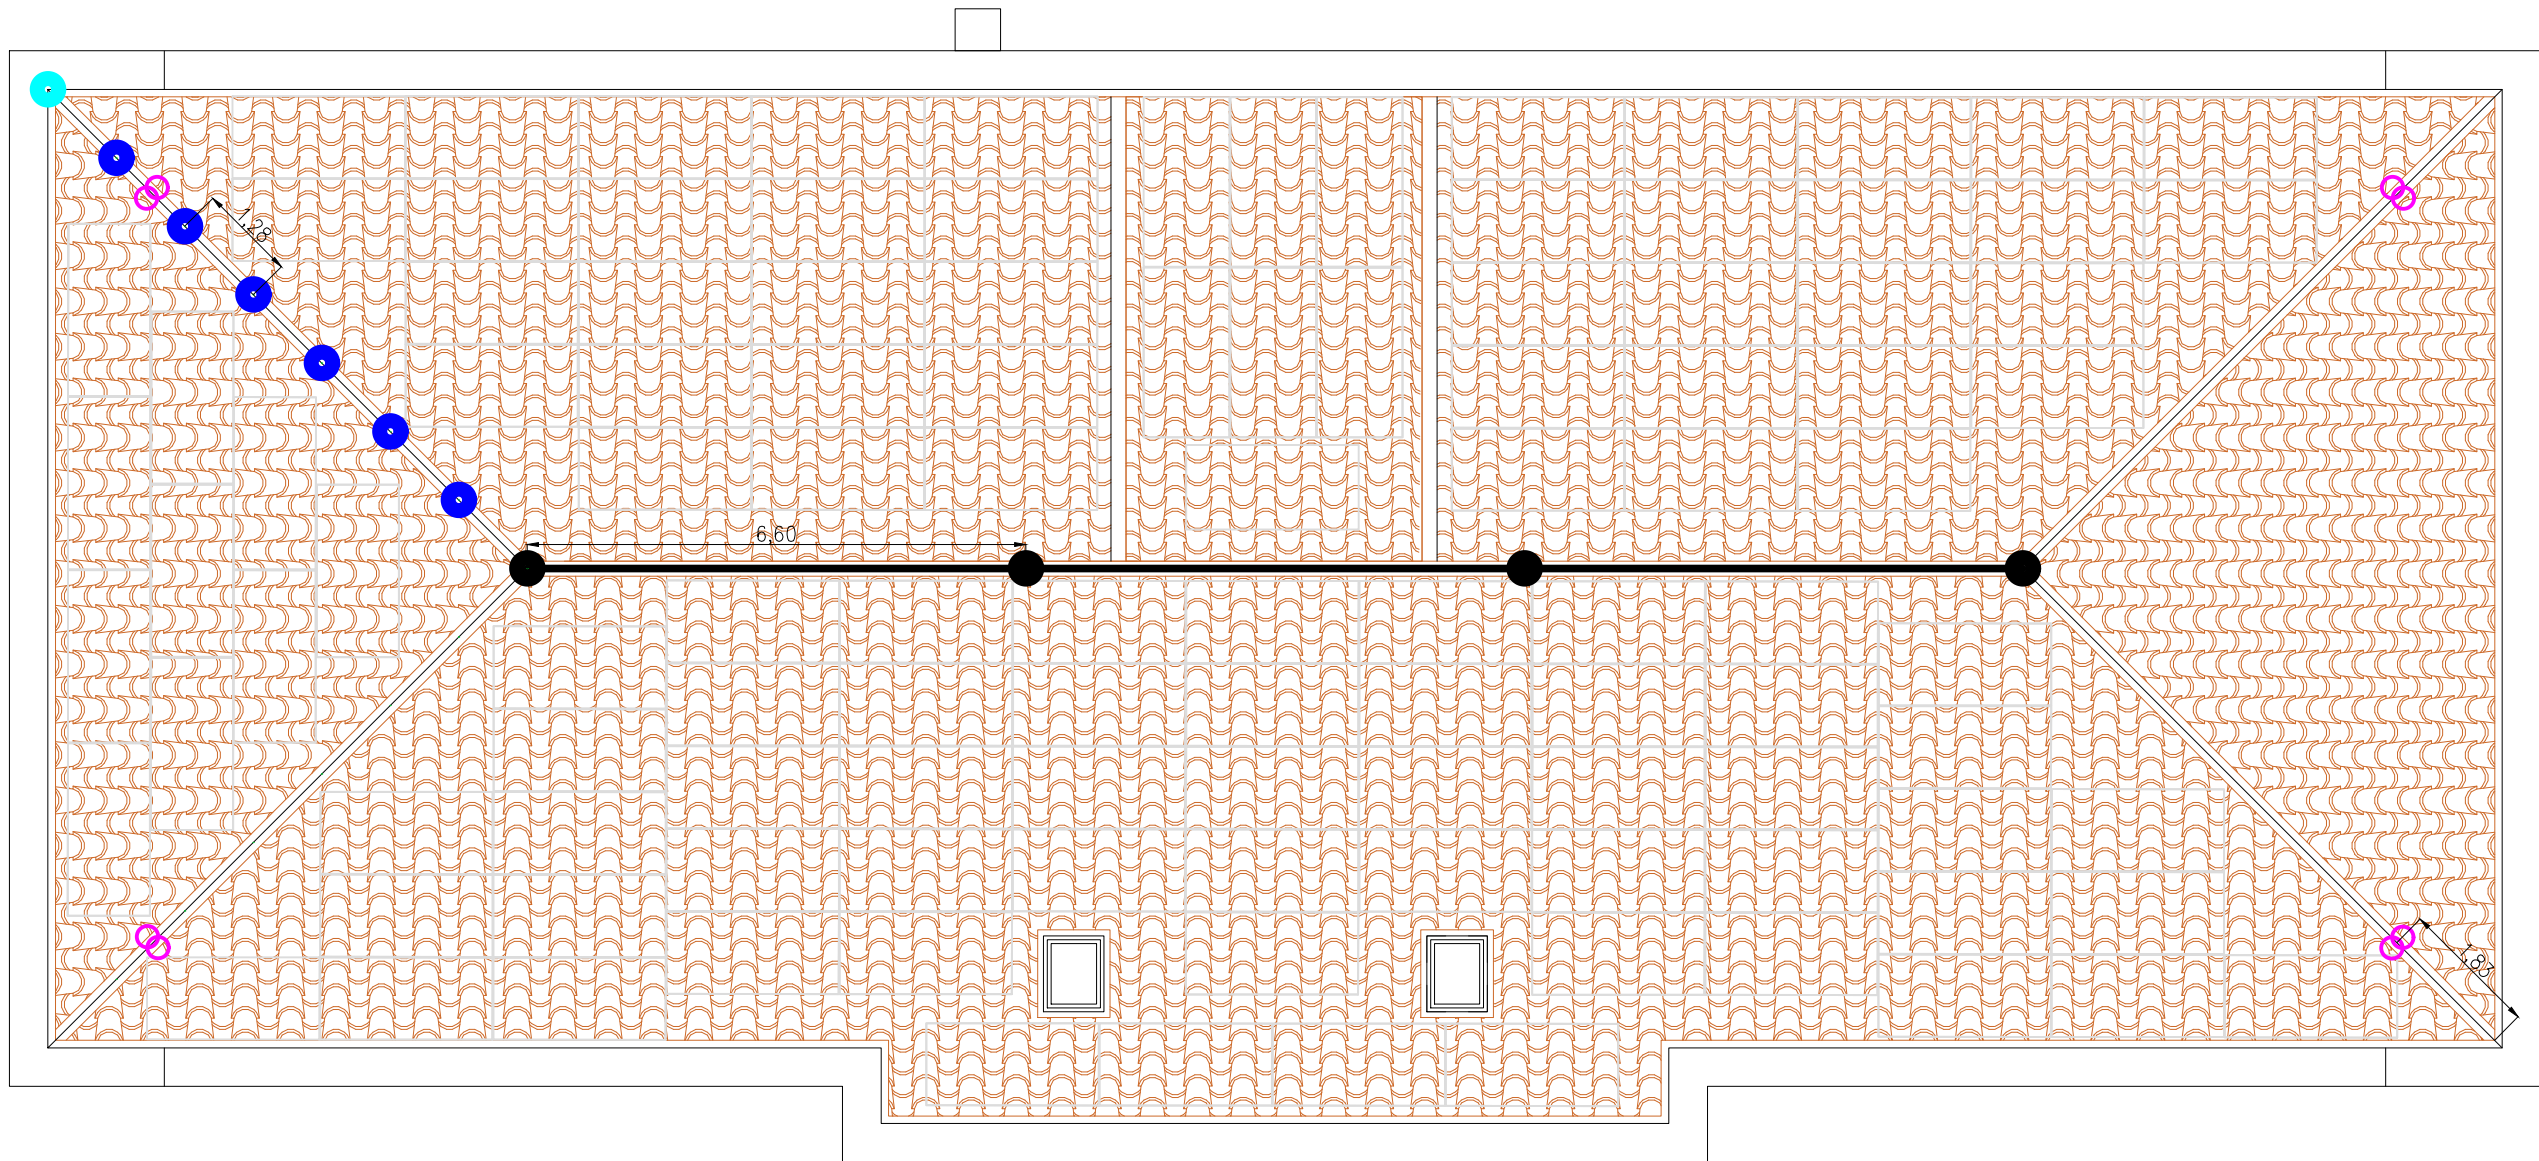
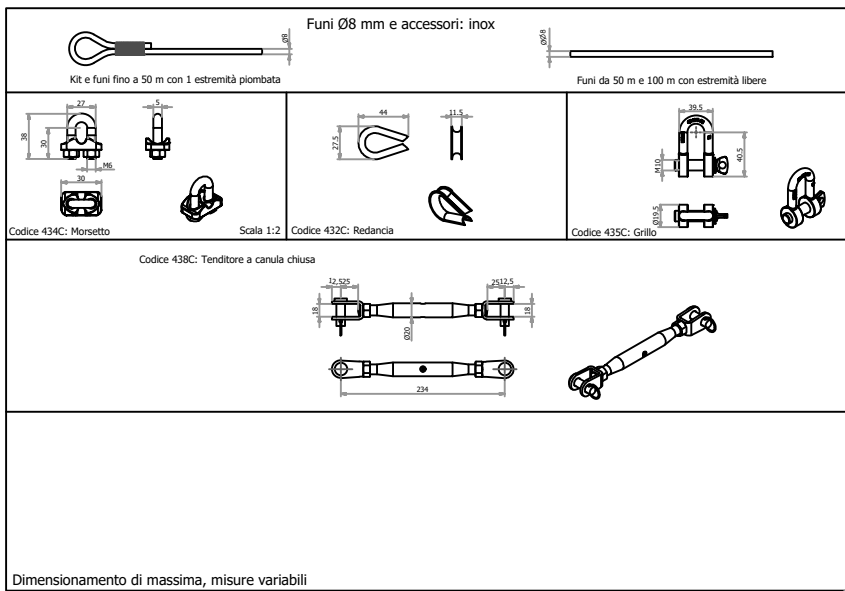


Schema installazione Linea Vita Permanente

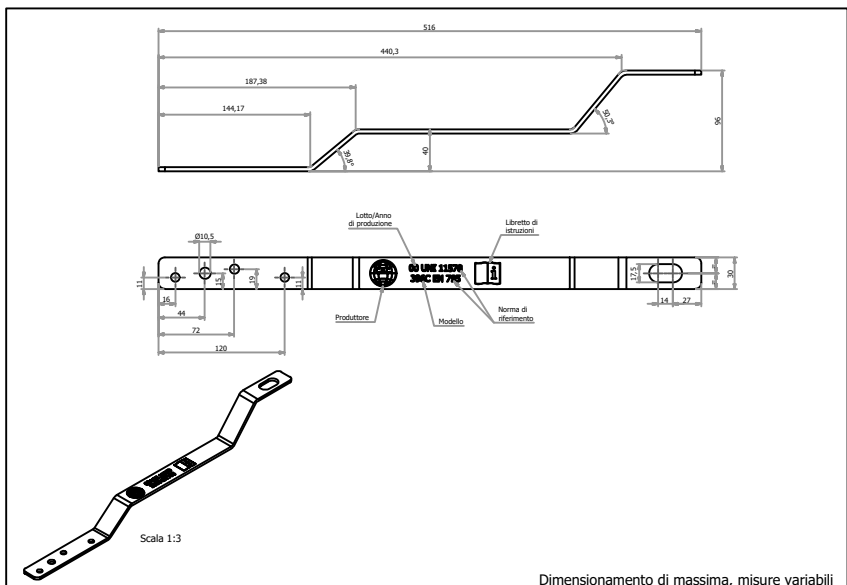

LEGENDA SIMBOLI	
Simbolo	Descrizione
	Punto di ancoraggio percorso
	Antipendolo
	Palo linea vita
	Linea Vita
	Punto di accesso

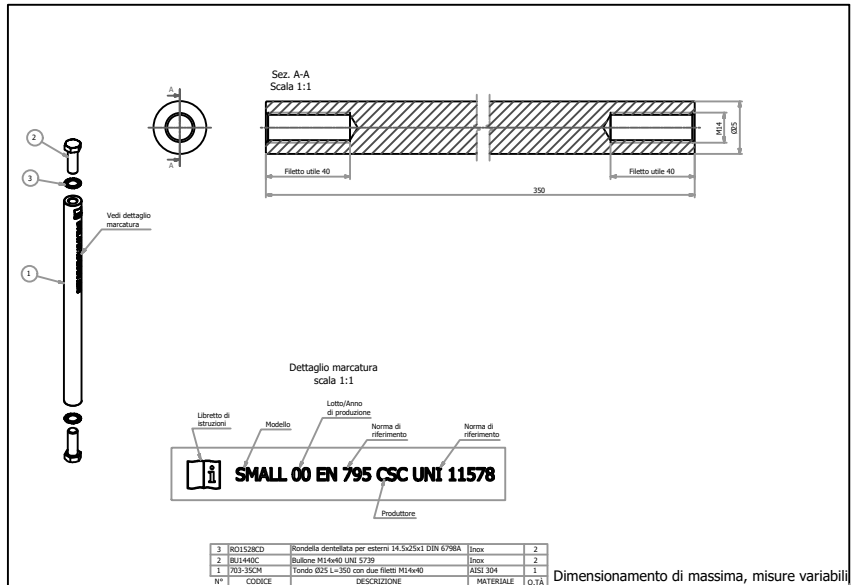

CONSORZIO DI BONIFICA DELL'ORISTANESE Via Cagliari n. 170 - Oristano				
EFFICIENTAMENTO ENERGETICO DELLA SEDE CENTRALE CONSORTILE MEDIANTE INSTALLAZIONE DI UN IMPIANTO FOTOVOLTAICO E RIQUALIFICAZIONE DELL'IMPIANTO DI CLIMATIZZAZIONE				
C.A.T. P0322	C.U.P.: G11B20000050005	C.I.G.:		
PROGETTO FATTIBILITÀ TECNICO ECONOMICA				
Progettista Ing. Gabriele Gomi	Responsabile del Procedimento Dott. Agr.Serafino Angelo Meloni			
Collaboratore alla progettazione Ing. Fabrizio Musiu	Il Consorzio di Bonifica dell'Oristanese Il Presidente Dott. Carlo Corrias			
Titolo		Allegato		
Schema installazione linea vita permanente. Scala 1:100.		13		
Rev.	Data	Nome file	Redattore	Verificatore
01	13/05/2024	1572P0322silvp_rev1GG	Ing. Gomi G.	Ing. Castagna F.