

LEGENDA SIMBOLI	
Simbolo	Descrizione
	Ventilconvettore per posa a soffitto.
	Ventilconvettore per posa in controsoffitto.
IUXX.X	Numero identificativo del ventilconvettore
P	Potenzialità nominale in regime di raffreddamento
R	Potenzialità nominale in regime di riscaldamento
C.T.E.	Carico termico estivo
D.I.	Dispersioni invernali


CODICI COMPUTO	
Riferimento	Codice computo
IU17 - 1	z.001.02.14
IU18 - 1	z.001.02.14
IU19a - 1	z.001.02.14
IU19b - 1	z.001.02.14
IU20 - 1	z.001.02.14
IU21 - 1	z.001.02.14
IU22a - 1	z.001.02.14

CODICI COMPUTO	
Riferimento	Codice computo
IU23 - 1	z.001.02.12
IU24 - 1	z.001.02.11
IU25 - 1	z.001.02.11
IU26 - 1	z.001.02.13
IU27 - 1	z.001.02.12
IU28 - 1	z.001.02.20
IU29 - 1	z.001.02.20

Prima di procedere all'installazione dei nuovi ventilconvettori si dovrà procedere alla rimozione dei ventilconvettori esistenti. La rimozione delle tubazioni esistenti e dei ventilconvettori esistenti sono compensate con la voce tariffa z.001.03.01.


PIANTA PIANO PRIMO

Scala 1:100.

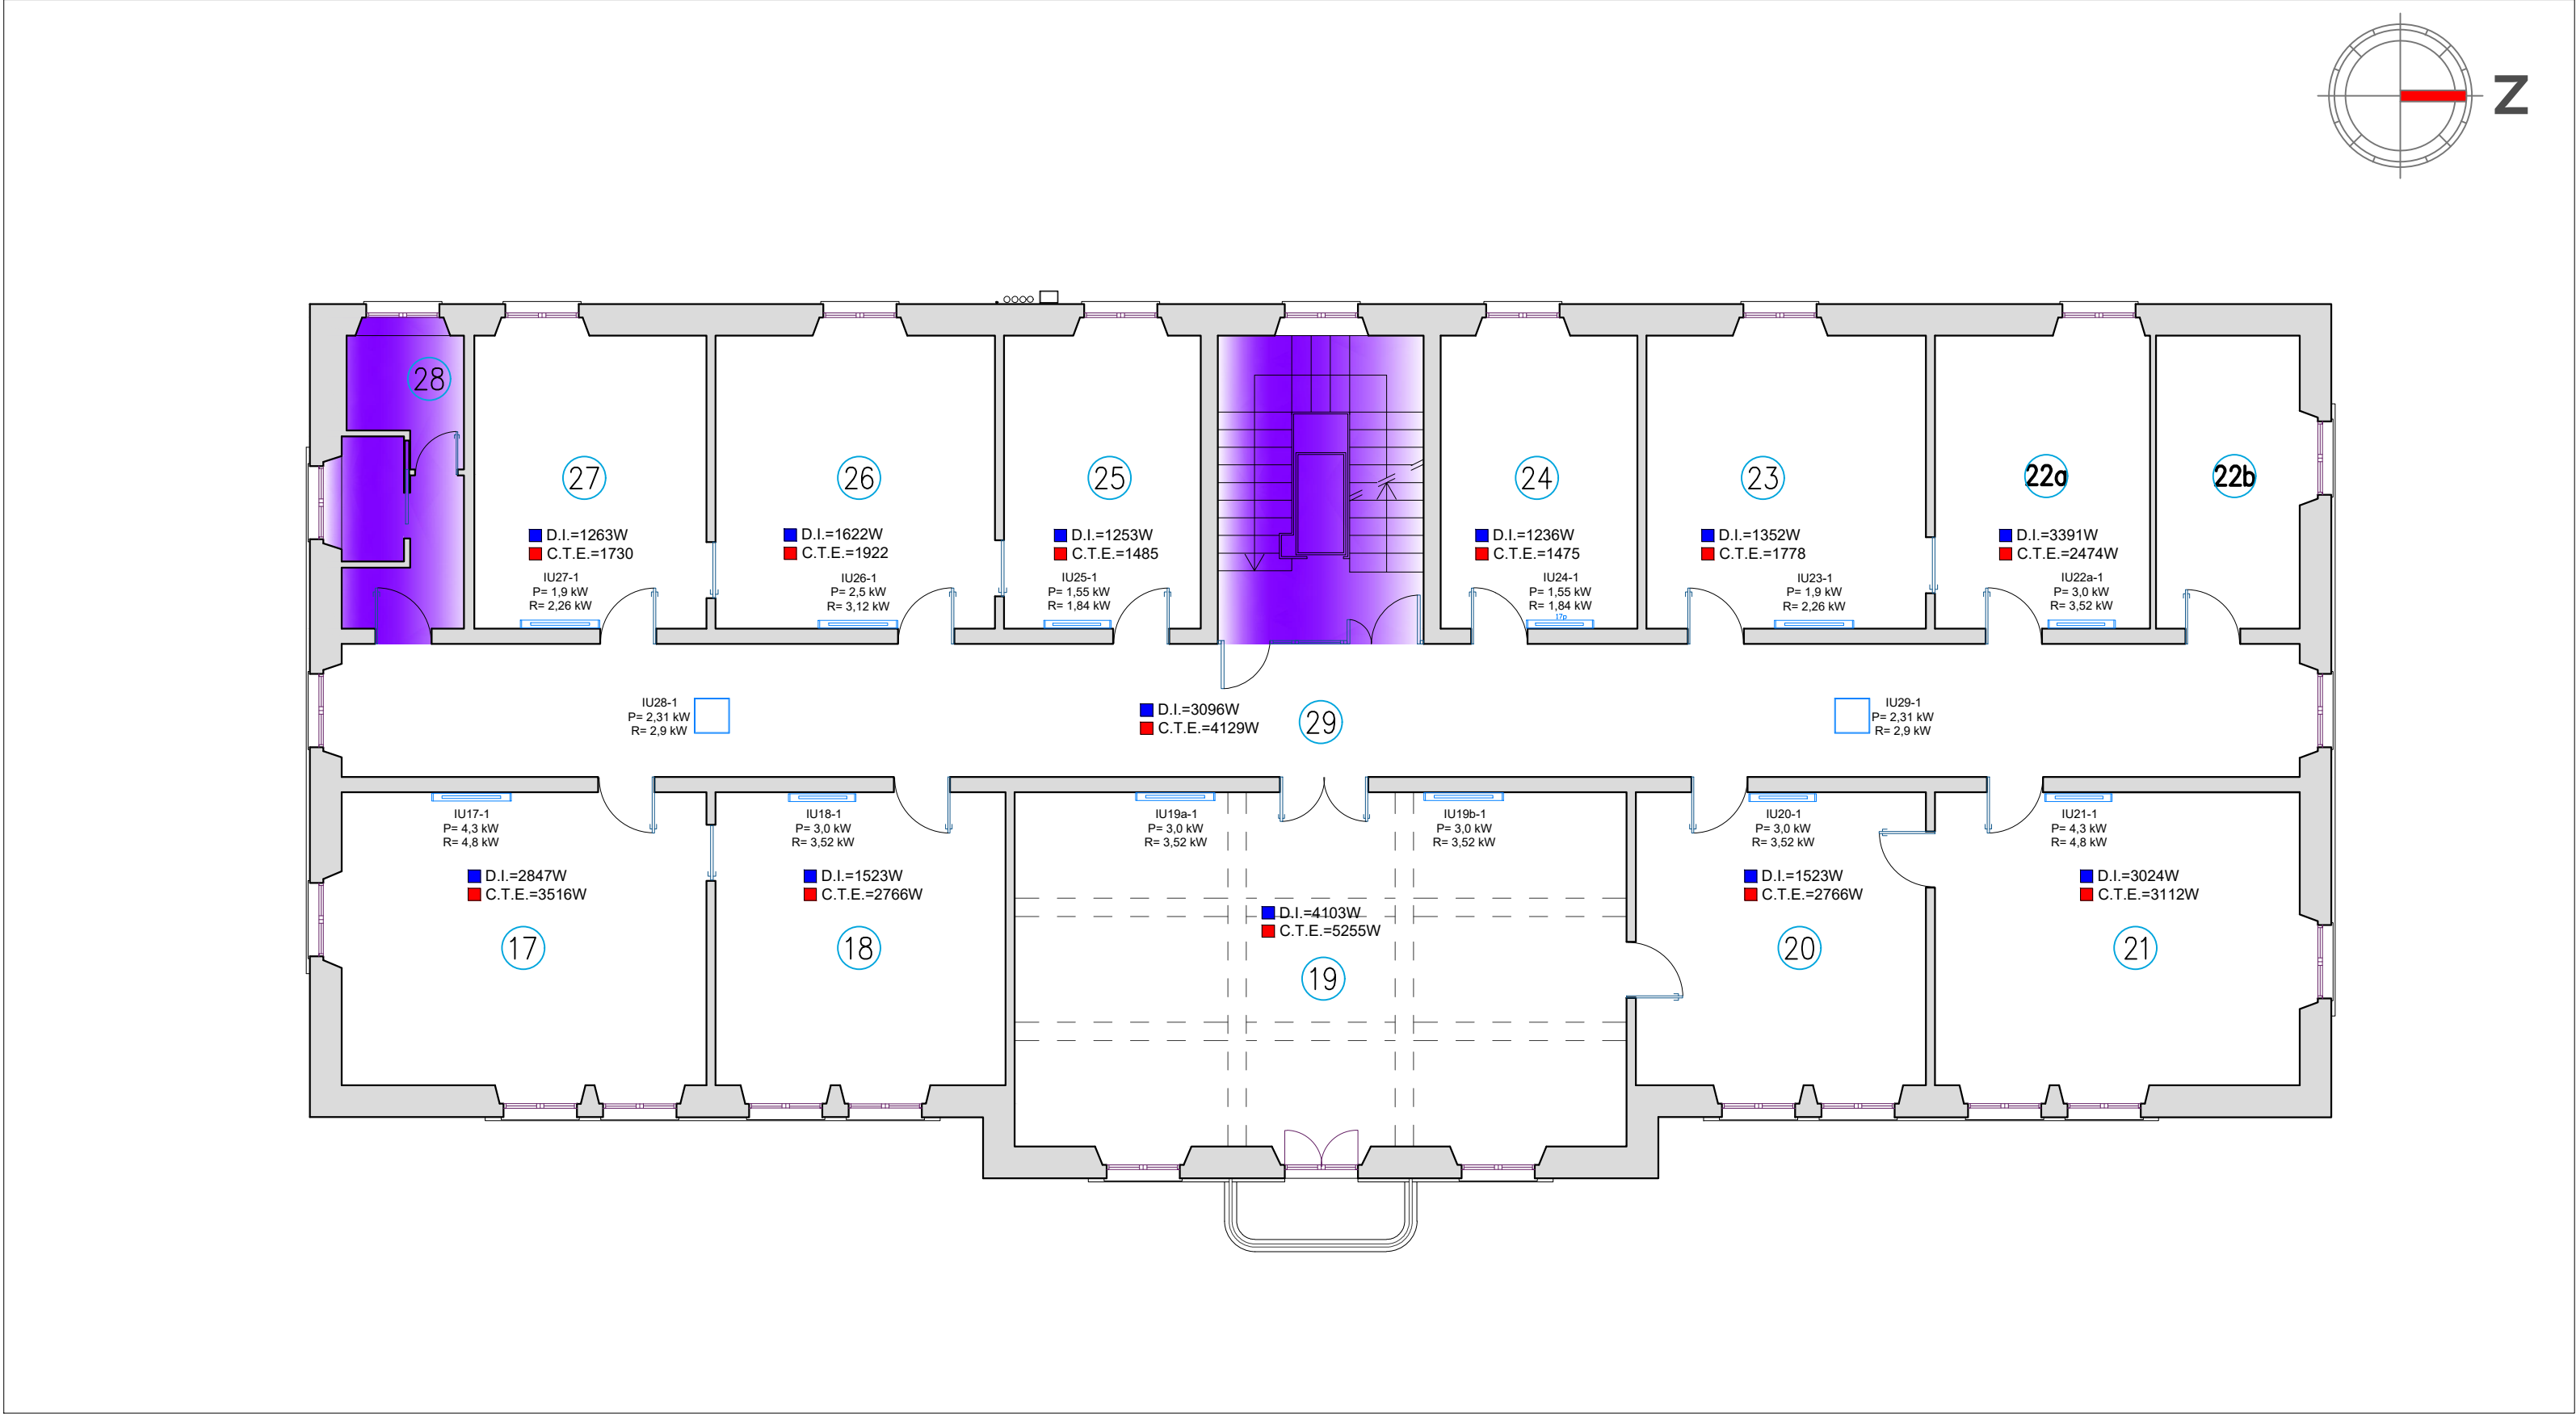

SEZIONE

Scala 1:500.

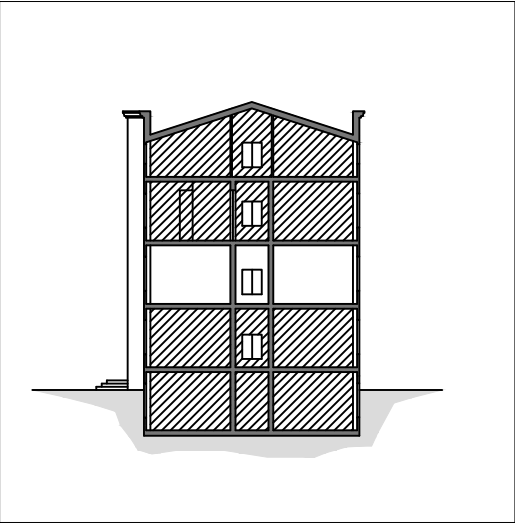

CONSORZIO DI BONIFICA DELL'ORISTANESE

Via Cagliari n. 170 - Oristano

EFFICIENTAMENTO ENERGETICO DELLA SEDE CENTRALE
CONSORTILE MEDIANTE INSTALLAZIONE DI UN IMPIANTO
FOTOVOLTAICO E RIQUALIFICAZIONE DELL'IMPIANTO DI
CLIMATIZZAZIONE

C.A.T. P0322	C.U.P.: G11B20000050005	C.I.G.:
--------------	-------------------------	---------------

PROGETTO FATTIBILITÀ TECNICO ECONOMICA

Progettista Ing. Gabriele Gorni	Responsabile del Procedimento Dott. Agr.Serafino Angelo Meloni
Collaboratore alla progettazione Ing. Fabrizio Musiu	Il Consorzio di Bonifica dell'Oristane Il Presidente Dott. Carlo Corrias

Titolo				Allegato
Planimetria terminali piano primo. Scala 1:100.				15
Rev.	Data	Nome file	Redattore	Verificatore
01	13/05/2024	1574P0322ptpp_rev1GG	Ing. Gorni G.	Ing. Castagna F.