

LEGENDA SIMBOLI	
Simbolo	Descrizione
	Ventilconvettore per posa a pavimento
IUXX.X	Numero identificativo del ventilconvettore
P	Potenzialità nominale in regime di raffreddamento
R	Potenzialità nominale in regime di riscaldamento
C.T.E.	Carico termico estivo
D.I.	Dispersioni invernali

CODICI COMPUTO	
Riferimento	Codice computo
IU45 - 3	z.001.02.19
IU46 -3	z.001.02.17
IU48 - 3	z.001.02.15
IU49 - 3	z.001.02.19
IU51 - 3	z.001.02.17
IU52 - 3	z.001.02.16
IU53 - 3	z.001.02.15


CODICI COMPUTO	
Riferimento	Codice computo
IU54 - 3	z.001.02.17
IU55 - 3	z.001.02.16
IU57 - 3	z.001.02.16
IU58 - 3	z.001.02.16

Prima di procedere all'installazione dei nuovi ventilconvettori si dovrà procedere alla rimozione dei ventilconvettori esistenti., la cui rimozione è compensata con la voce tariffa z.001.03.01.

PIANTA PIANO TERZO


Scala 1:100.

Piano sottotetto

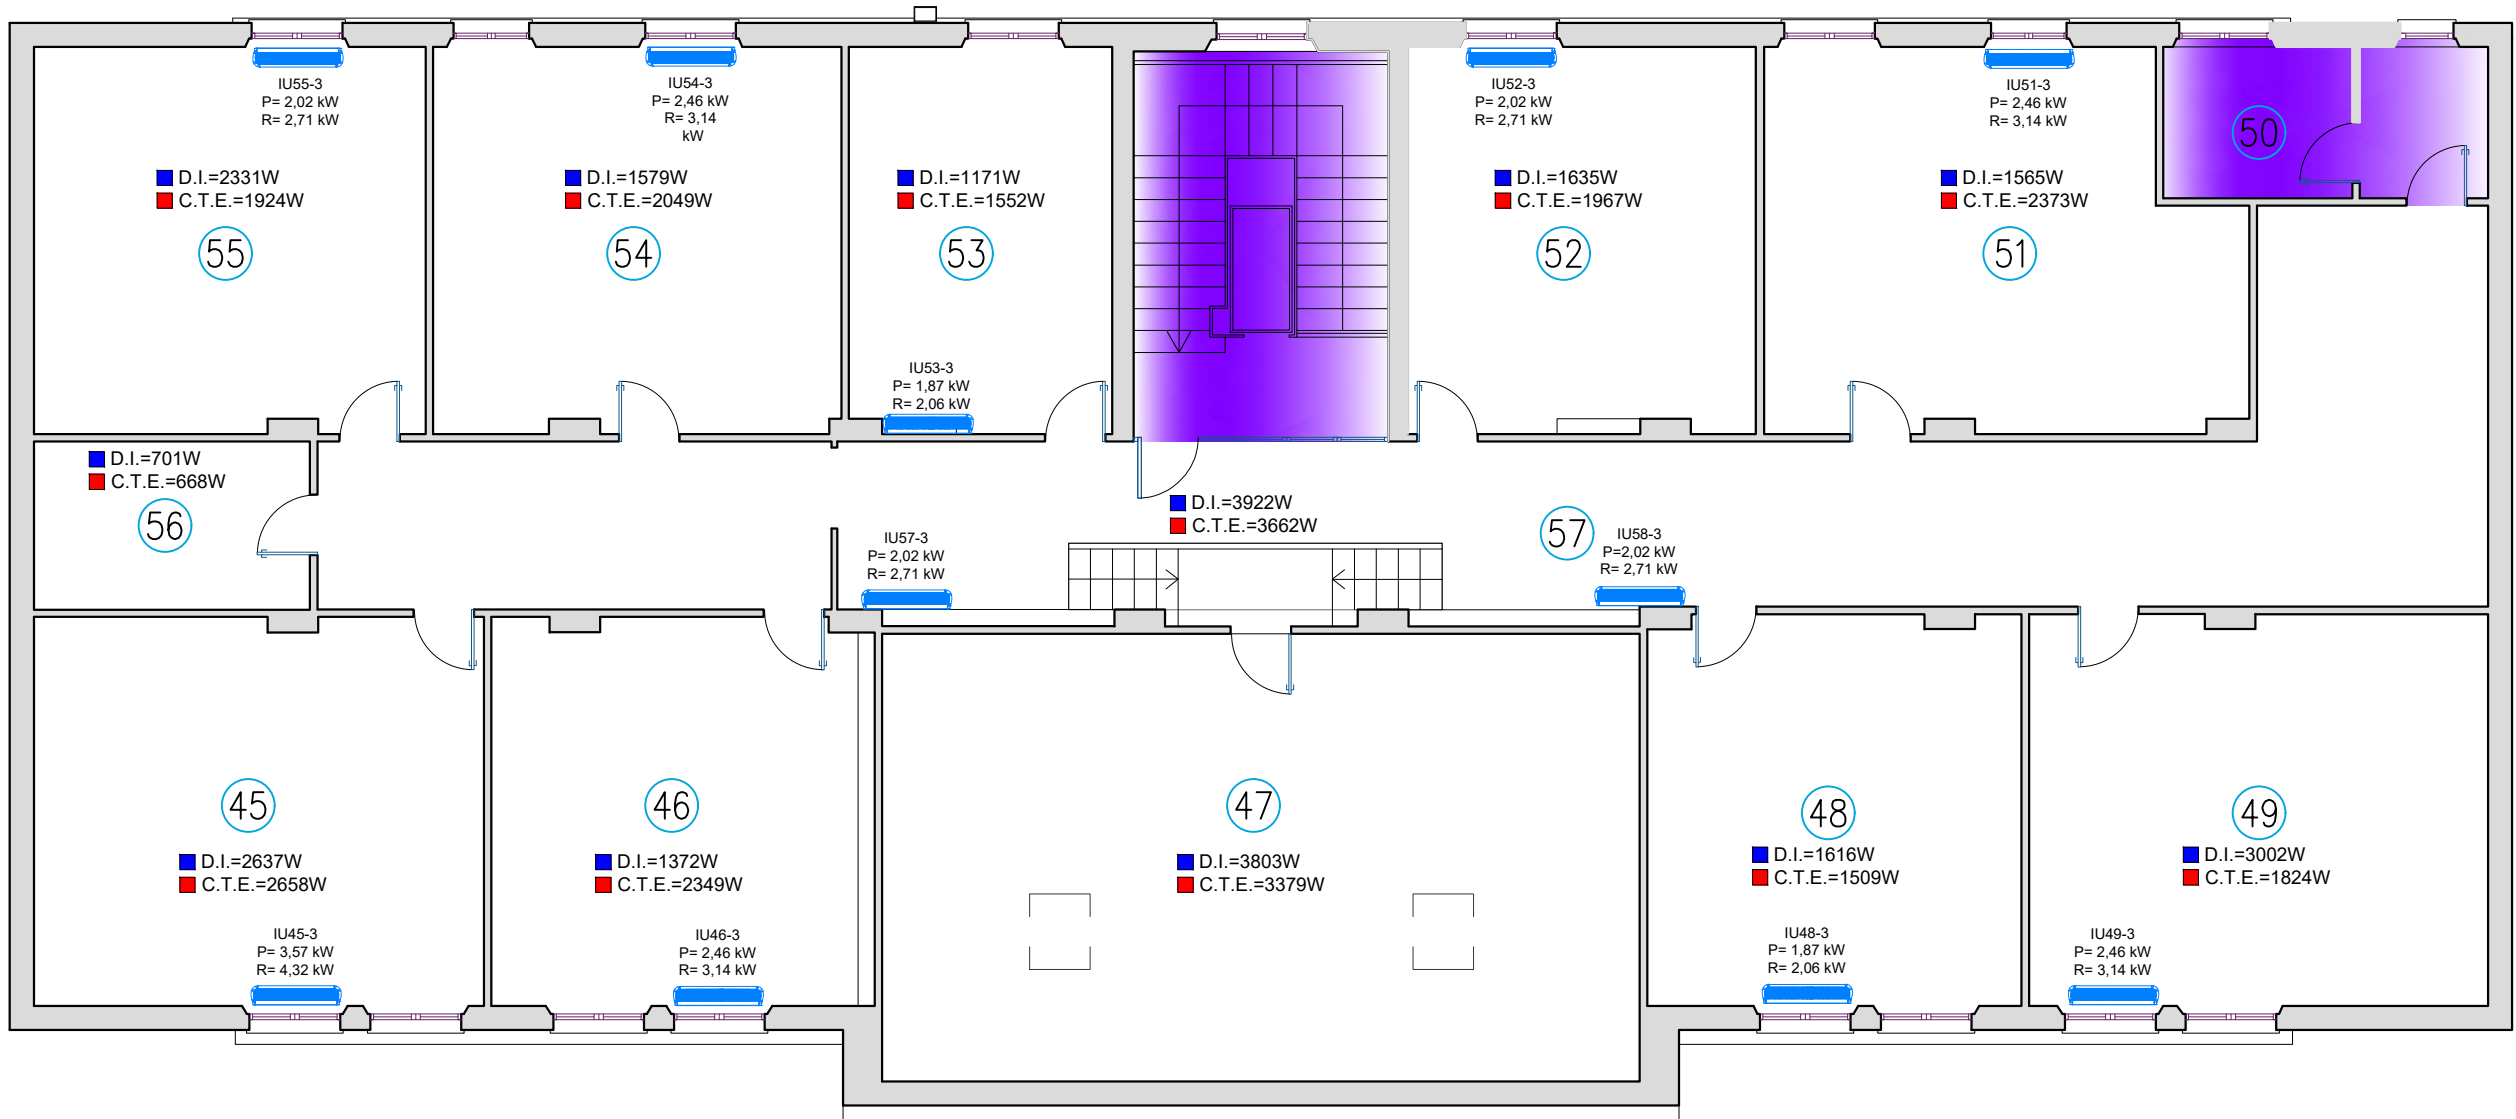

SEZIONE

Scala 1:500.

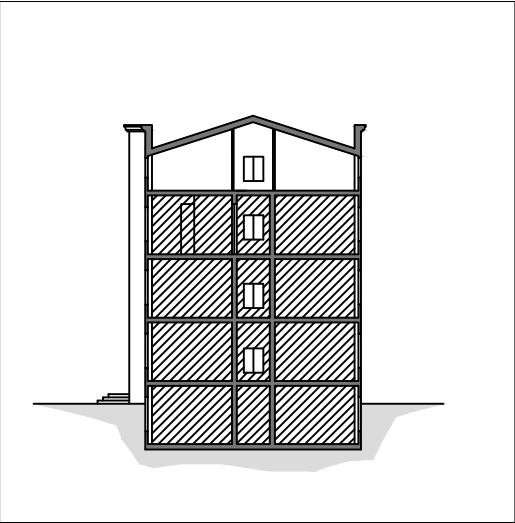

CONSORZIO DI BONIFICA DELL'ORISTANESE
Via Cagliari n. 170 - Oristano

**EFFICIENTAMENTO ENERGETICO DELLA SEDE CENTRALE
CONSORTILE MEDIANTE INSTALLAZIONE DI UN IMPIANTO
FOTOVOLTAICO E RIQUALIFICAZIONE DELL'IMPIANTO DI
CLIMATIZZAZIONE**

C.A.T. P0322

C.U.P.: G11B20000050005

C.I.G.:

PROGETTO FATTIBILITÀ TECNICO ECONOMICA

Progettista
Ing. Gabriele Gorni

Collaboratore alla progettazione
Ing. Fabrizio Musiu

Responsabile del Procedimento
Dott. Agr.Serafino Angelo Meloni

Il Consorzio di Bonifica dell'Oristanese
Il Presidente
Dott. Carlo Corrias

Titolo		Allegato	
Planimetria terminali piano terzo. Scala 1:100.		17	

Rev.	Data	Nome file	Redattore	Verificatore
01	13/05/2024	1576P0322ptpt_rev1GG	Ing. Gorni G.	Ing. Castagna F.