



VISTA ASSONOMETRICA TUBAZIONI EX-CENTRALE TERMICA.
Scala 1:20.

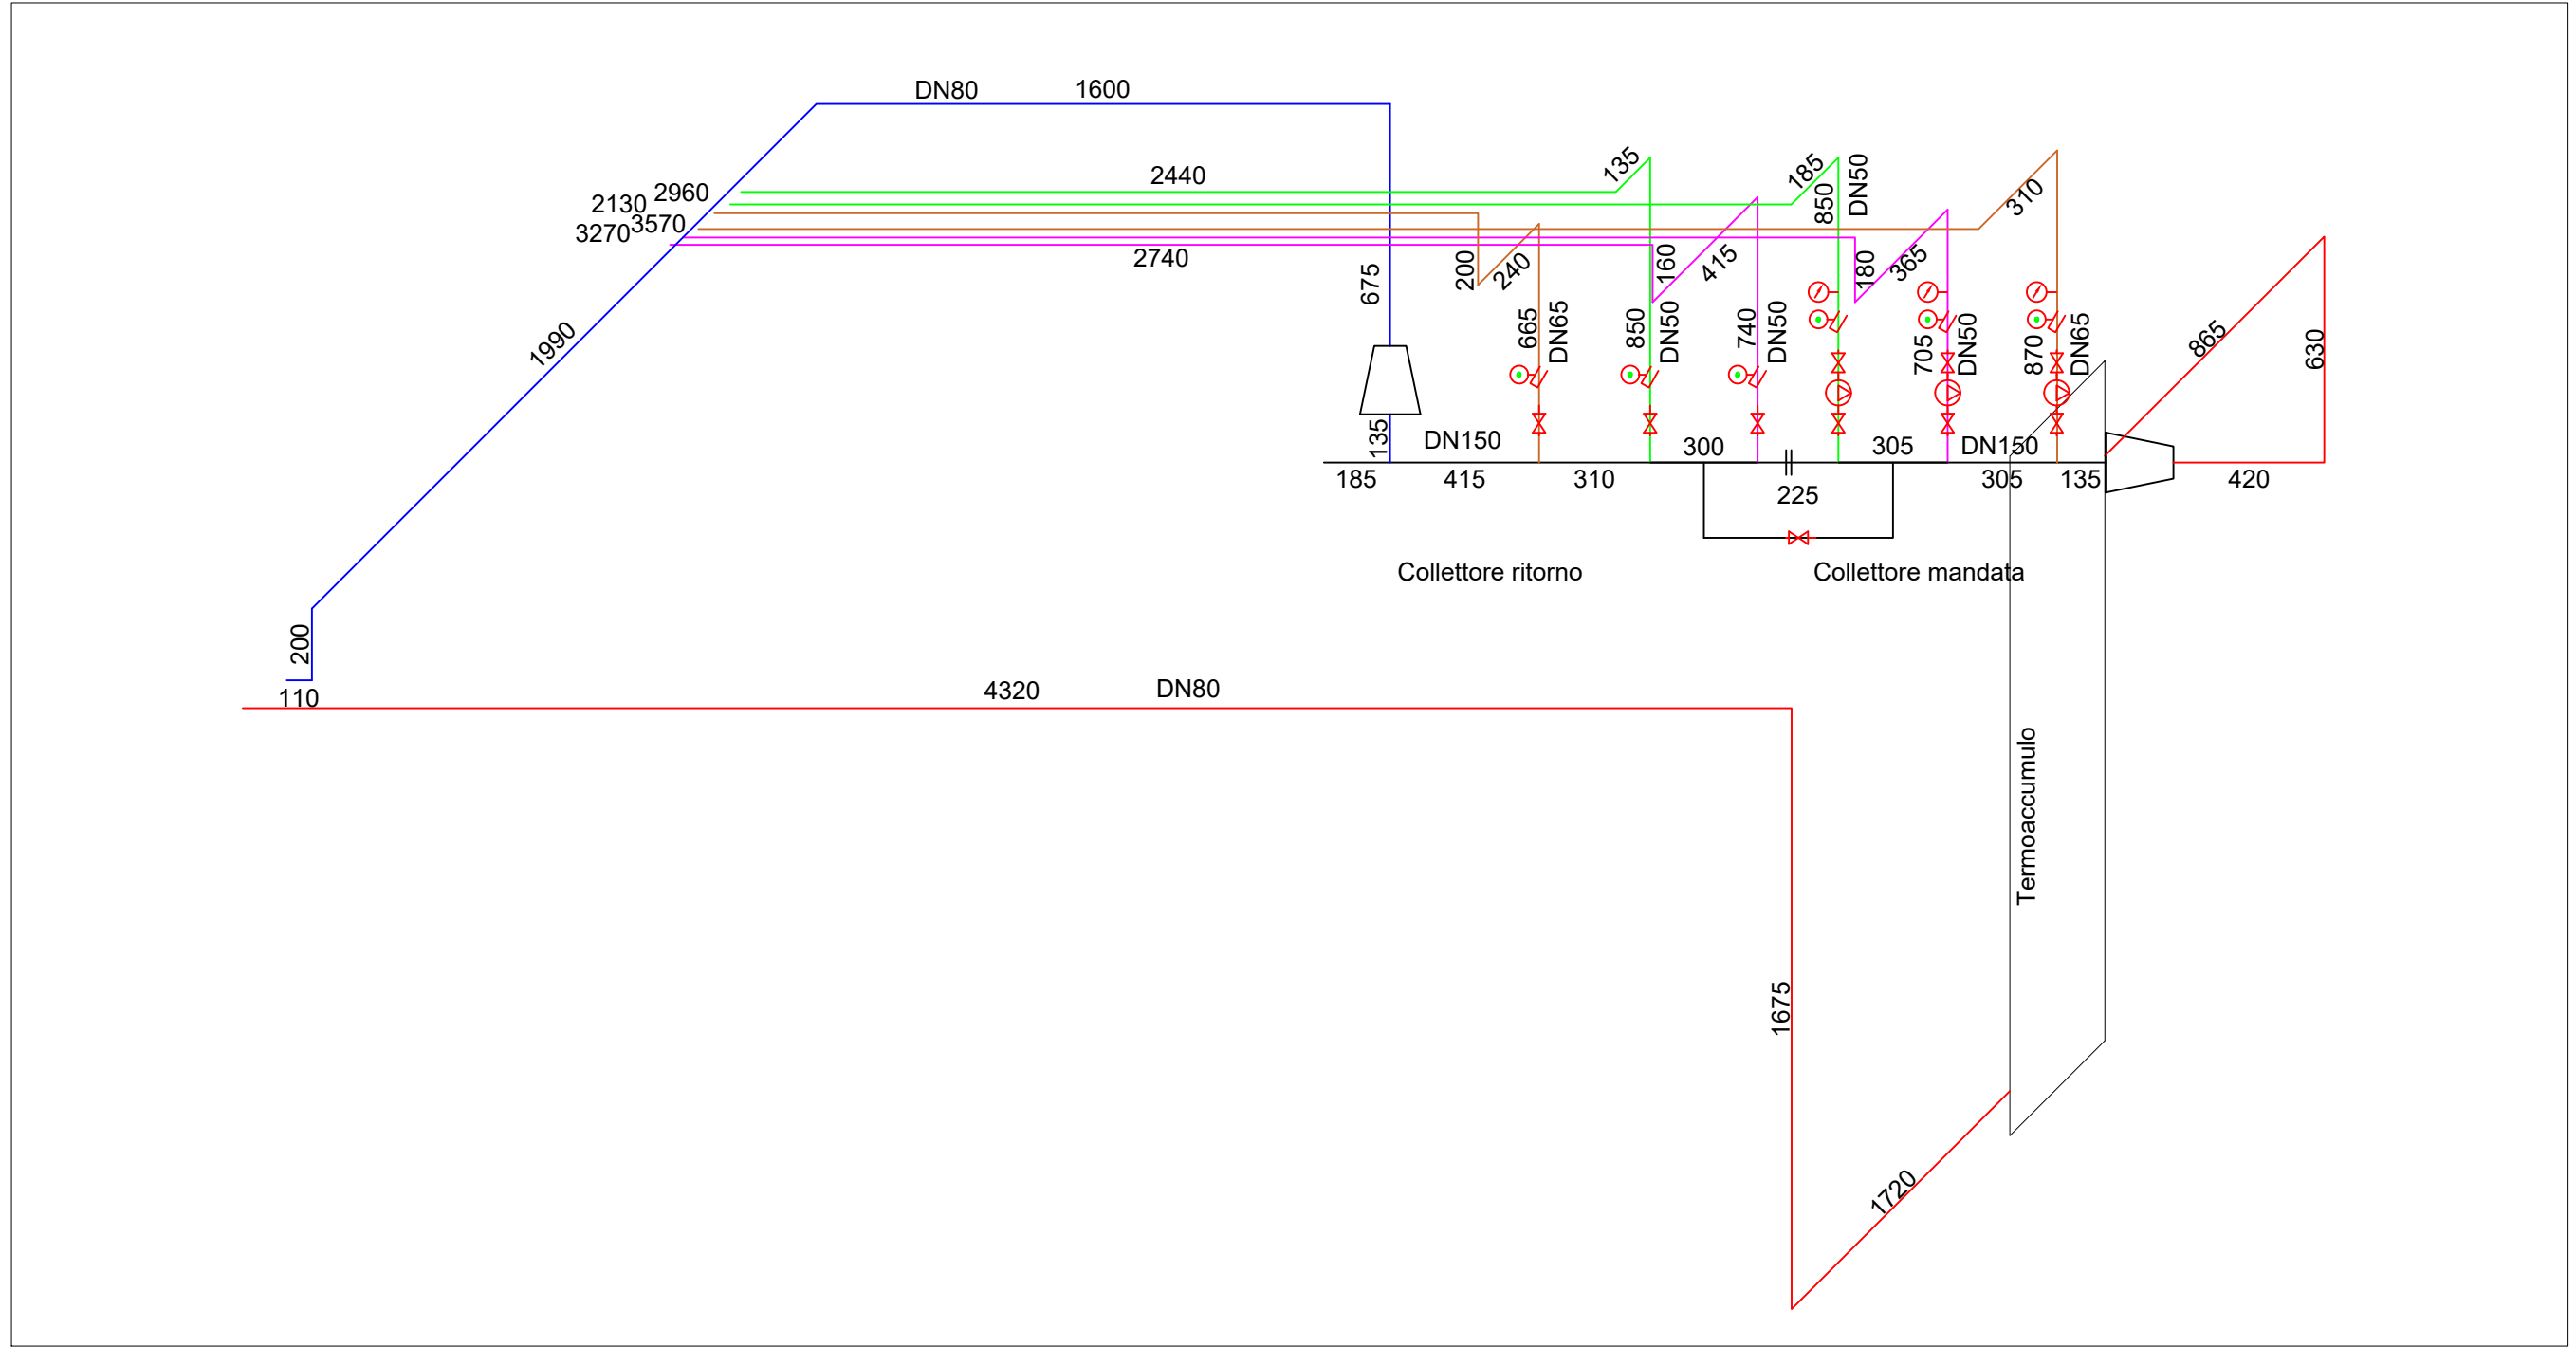


LAY OUT TUBAZIONI EX-CENTRALE
TERMICA. Scala 1:50.

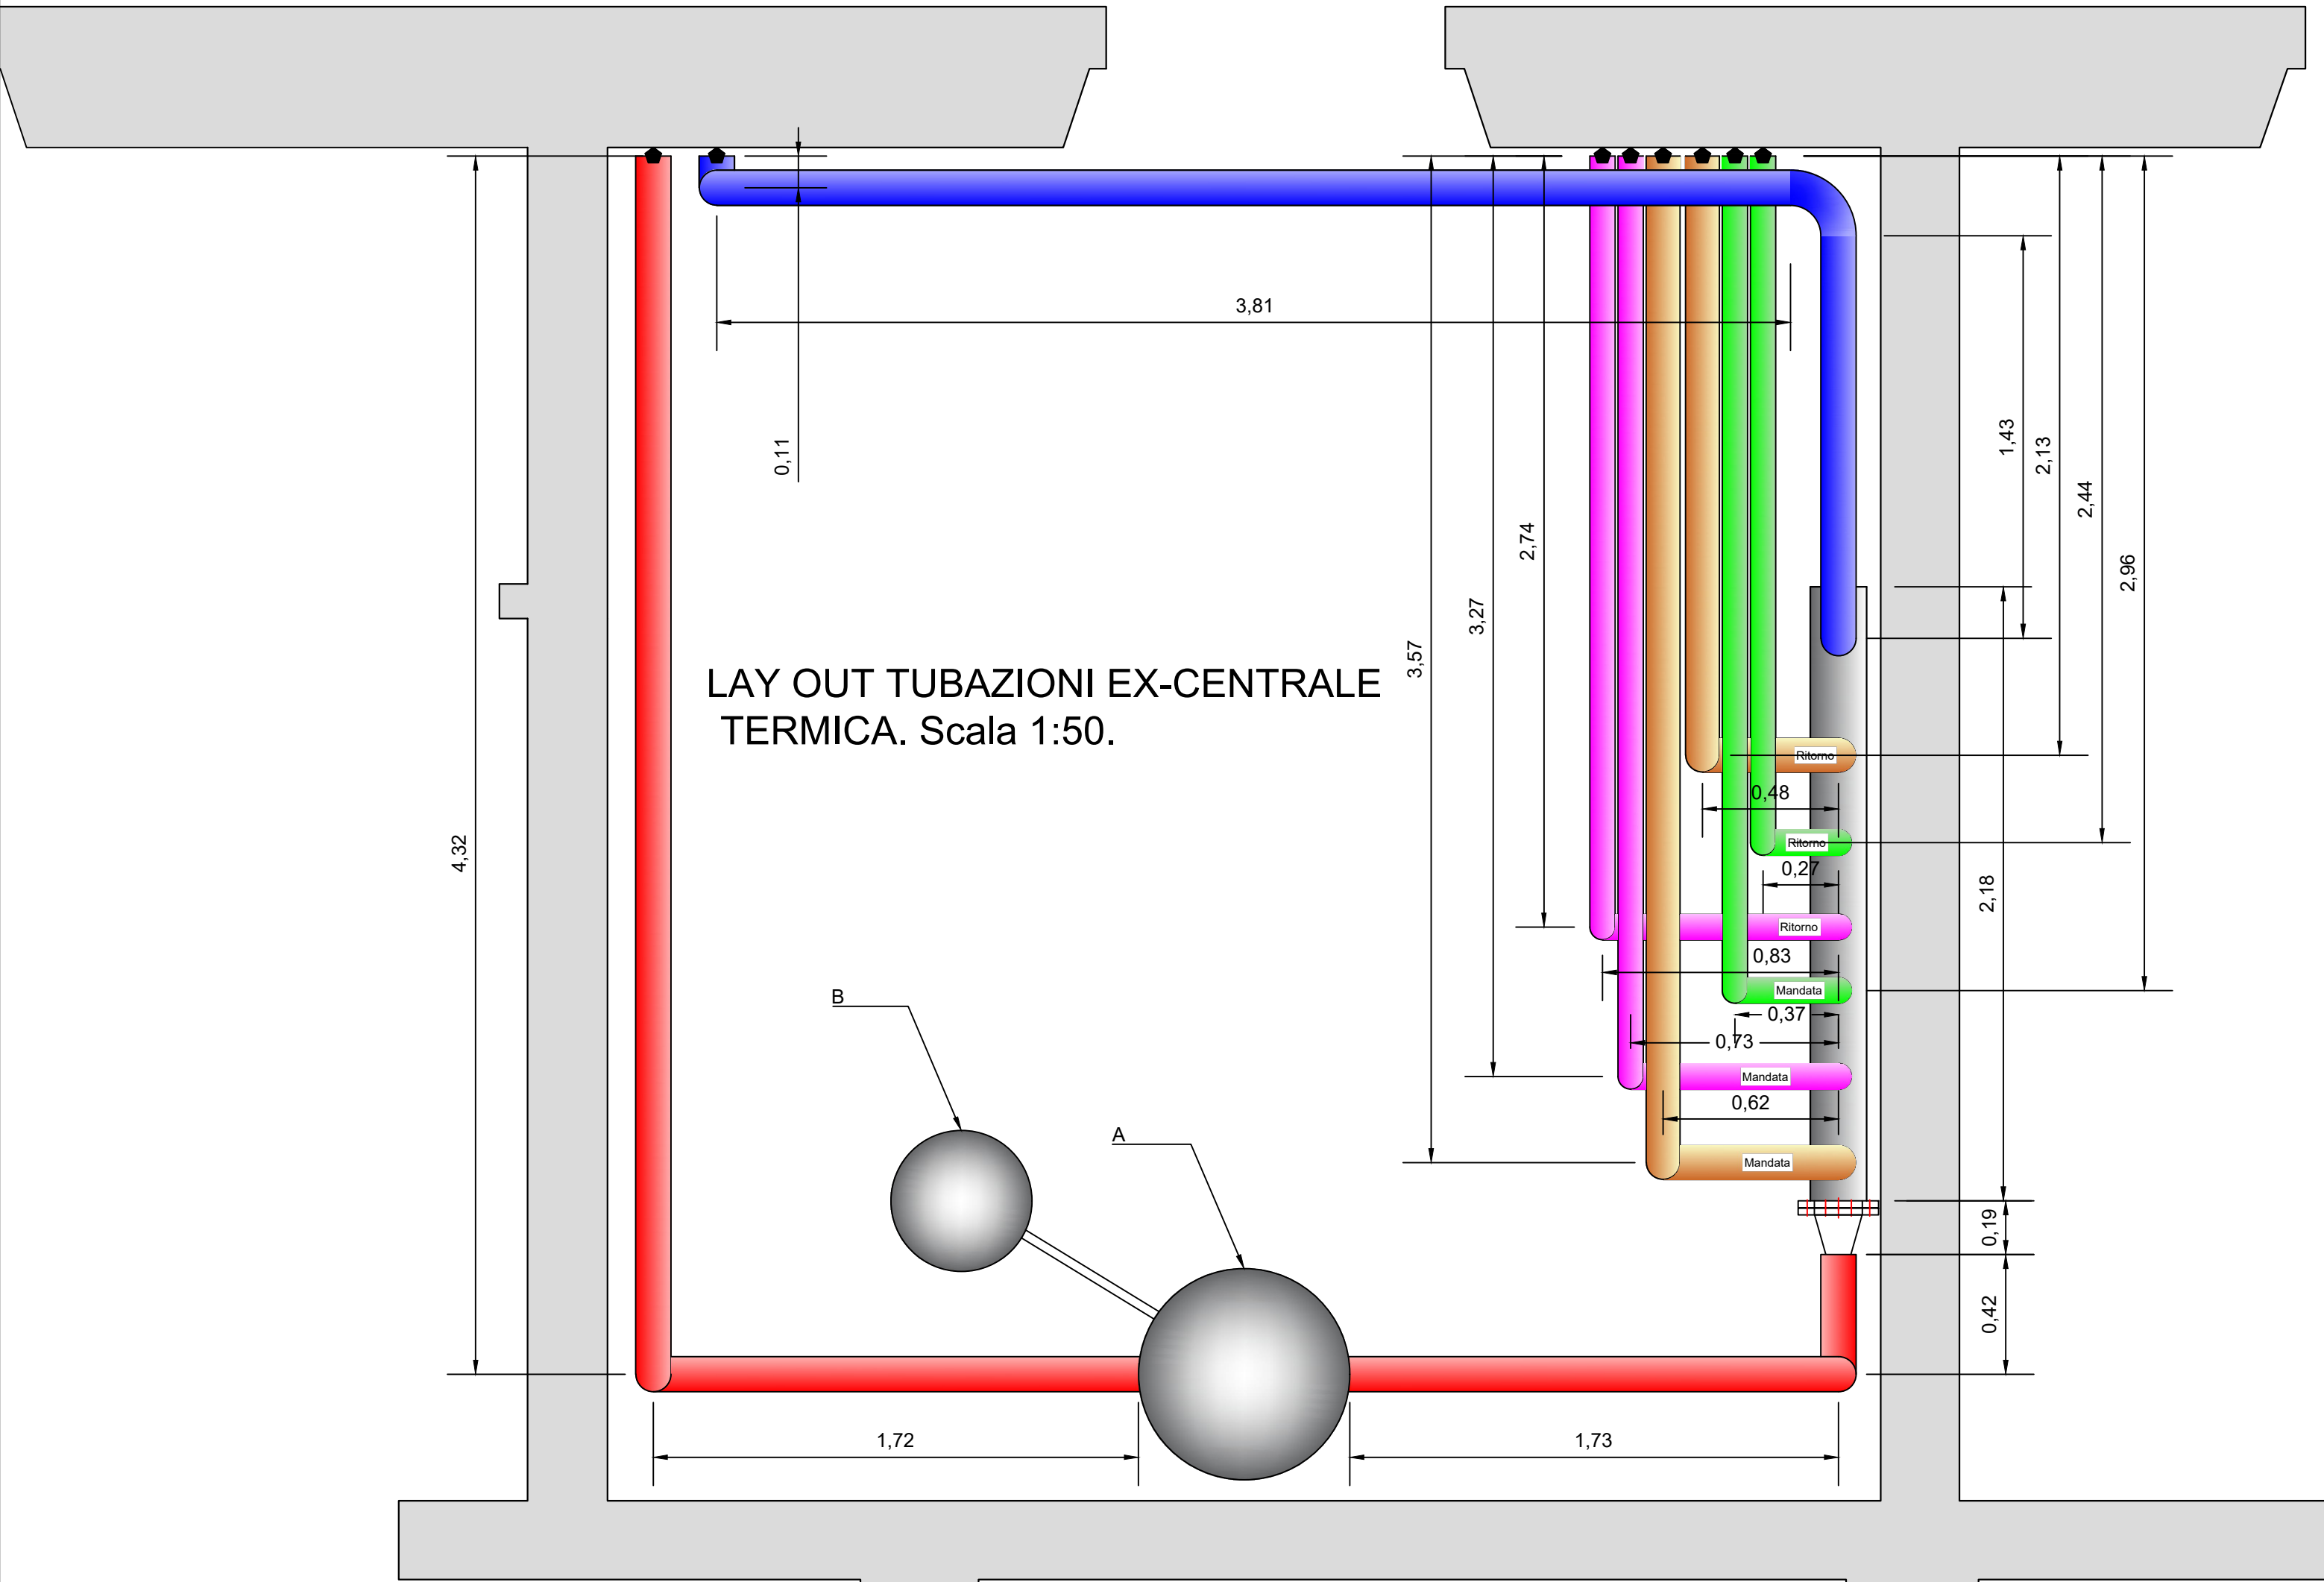

LEGENDA

	Descrizione
	Tubazione acciaio nero liscio senza saldature tipo Mannesmann, staffata a parete o a soffitto, compresi pezzi speciali, staffe ancoraggio, saldature e verniciatura con due mani di antruggine. DN 80. Ritorno.
	Tubazione acciaio nero liscio senza saldature tipo Mannesmann, staffata a parete o a soffitto, compresi pezzi speciali, staffe ancoraggio, saldature e verniciatura con due mani di antruggine. DN 80. Ritorno.
	Tubazione acciaio nero liscio senza saldature tipo Mannesmann, staffata a parete o a soffitto, compresi pezzi speciali, staffe ancoraggio, saldature e verniciatura con due mani di antruggine. DN50. Piano primo.
	Tubazione acciaio nero liscio senza saldature tipo Mannesmann, staffata a parete o a soffitto, compresi pezzi speciali, staffe ancoraggio, saldature e verniciatura con due mani di antruggine. DN65. Piano terzo.
	Tubazione acciaio nero liscio senza saldature tipo Mannesmann, staffata a parete o a soffitto, compresi pezzi speciali, staffe ancoraggio, saldature e verniciatura con due mani di antruggine. DN50. Piano secondo.
	Tubazione acciaio nero liscio senza saldature tipo Mannesmann, staffata a parete o a soffitto, compresi pezzi speciali, staffe ancoraggio, saldature e verniciatura con due mani di antruggine. DN150. Collettore.
	Punto di connessione alle tubazioni esistenti.
A	Termoaccumulo per lo stoccaggio di acqua tecnica senza serpentino con coibentazione rigida e rivestimento in PVC (tariffa z.003.02.47)
B	Vaso aggraffato o saldato in acciaio al carbonio. Membrana in gomma sintetica SBR. Capacità 100 l; pressione massima 6 bar.

Tutte le lavorazioni illustrate, se non diversamente indicato, fanno riferimento alla tariffa z.001.03.02.
Tutte le tubazioni in acciaio saranno:
1. isolate con elastomero espanso a cellule chiuse, di spessore conforme alla normativa vigente, classe di reazione al fuoco BL-s2,d0;
2. rivestite esternamente con benda plastica, compresa la fascettatura delle testate.
Tutte le misura riportate sono da ritenersi come dimensioni di massima. Sarà onere dell'impresa, in fase esecutiva, procedere a verificare le misure reali delle differenti tubazioni.
Deve essere installato un gruppo di caricamento automatico con disconnettore, certificato a norma EN 12729, tipo BA, filtro a Y e valvola di intercettazione. Attacco: G 3/4" (ISO 228-1) F. Pressione massima di esercizio: 10 bar. Campo di regolazione della pressione: 1-6 bar. Campo di temperatura del fluido: 5-60 °C.

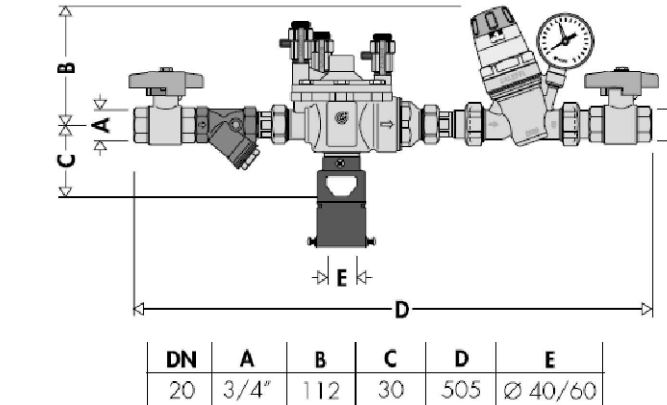

CONSORZIO DI BONIFICA DELL'ORISTANESE
Via Cagliari n. 170 - Oristano

**EFFICIENTAMENTO ENERGETICO DELLA SEDE CENTRALE
CONSORTILE MEDIANTE INSTALLAZIONE DI UN IMPIANTO
FOTOVOLTAICO E RIQUALIFICAZIONE DELL'IMPIANTO DI
CLIMATIZZAZIONE**

C.A.T. P0322

C.U.P.: G11B20000050005

C.I.G.:

PROGETTO FATTIBILITÀ TECNICO ECONOMICA

Progettista
Ing. Gabriele Gorni

Responsabile del Procedimento
Dott. Agr.Serafino Angelo Meloni

Collaboratore alla progettazione
Ing. Fabrizio Musiu

Il Consorzio di Bonifica dell'Oristane
Il Presidente
Dott. Carlo Corrias

Rev.	Data	Nome file	Redattore	Verificatore
01	13/05/2024	1578P0322pcc_rev1GG	Ing. Gorni G.	Ing. Castagna F.

ISO 9001:2015

GIORDANO

Ufficio Tecnico Consortile certificato ISO 9001:2015 n. 3278 - scadenza 18/06/2026

Particolare costruttivo nuovo collettore ex centrale termica.

19