



Posizione	Descrizione
1	Settore Reti / Impianti
2	Settore Reti / Impianti
3	Sala d'attesa
4	Settore Catasto / Patrimonio
5	Settore Catasto / Patrimonio
6	Settore Catasto / Patrimonio
7	Locale Tecnico
8	Settore Catasto / Patrimonio
9	Settore Catasto / Patrimonio
10	Settore Catasto / Patrimonio
11	Settore Reti / Impianti
12	Settore Reti / Impianti
13	Settore Reti / Impianti
14	Bagno
15	Corridoio
16	Ingresso
	ambienti non climatizzati

SEZIONE
Scala 1:500.

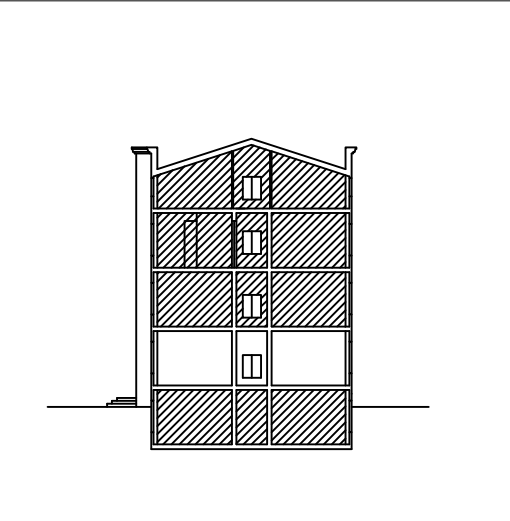

PIANTA PIANO RIALZATO
Scala 1:100.

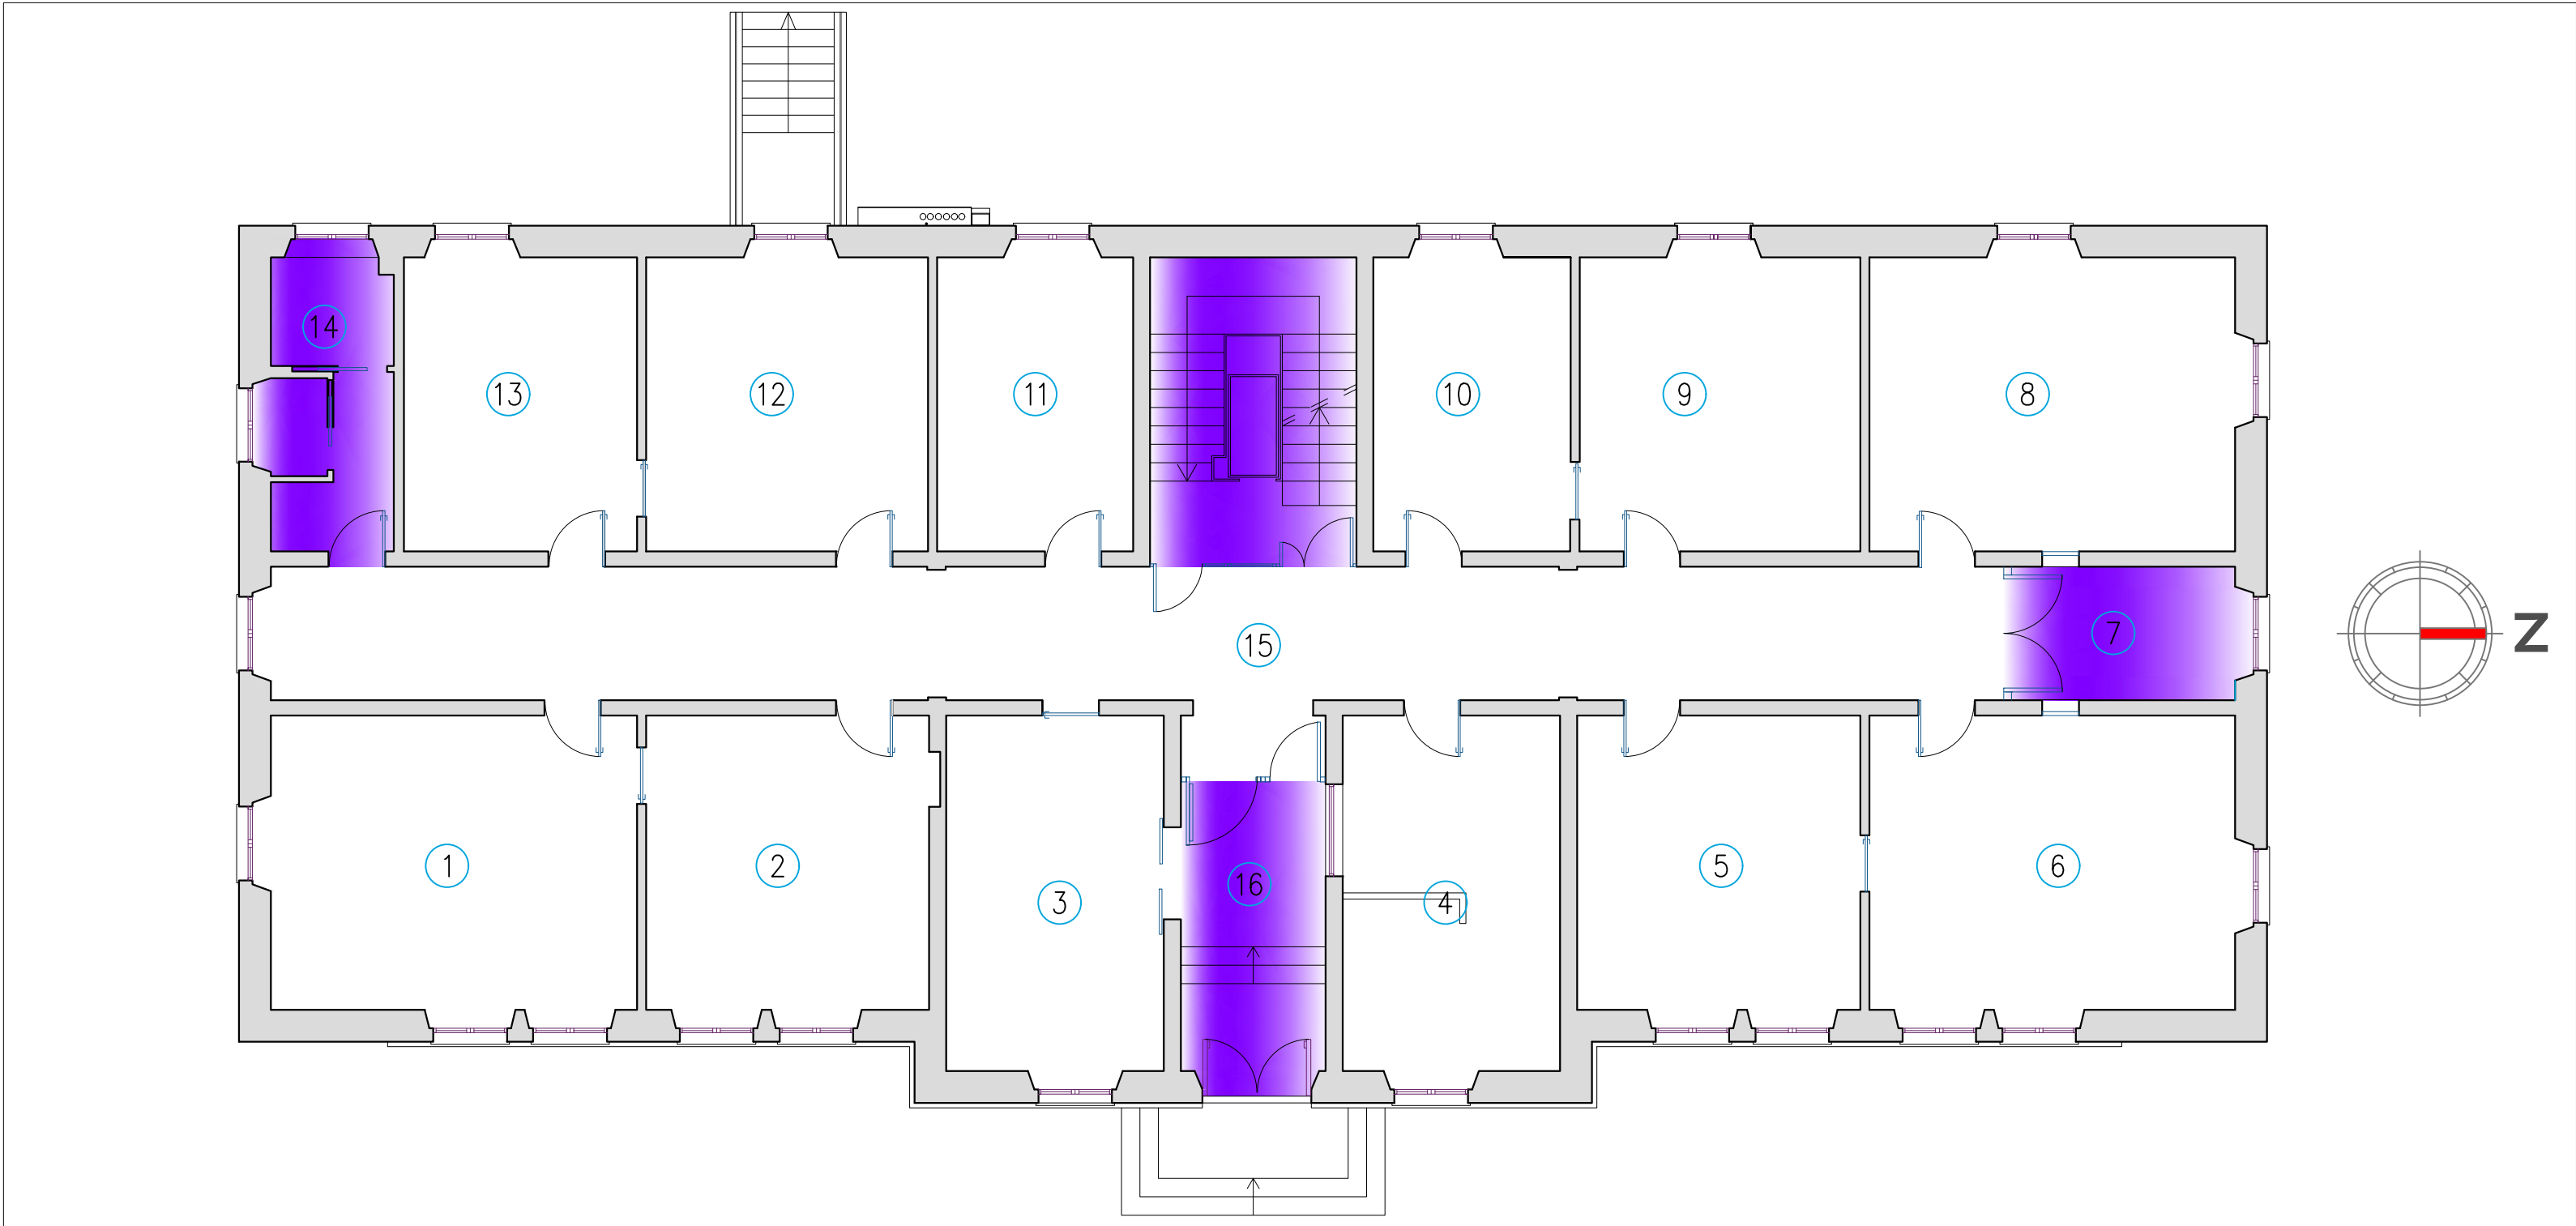

  REGIONE AUTONOMA DE SARDEGNA REGIONE AUTONOMA DELLA SARDEGNA 				
CONSORZIO DI BONIFICA DELL'ORISTANESE Via Cagliari n. 170 - Oristano				
EFFICIENTAMENTO ENERGETICO DELLA SEDE CENTRALE CONSORTILE MEDIANTE INSTALLAZIONE DI UN IMPIANTO FOTOVOLTAICO E RIQUALIFICAZIONE DELL'IMPIANTO DI CLIMATIZZAZIONE				
C.A.T. P0322		C.U.P.: G11B20000050005		C.I.G.:
PROGETTO FATTIBILITÀ TECNICO ECONOMICA				
Progettista Ing. Gabriele Gorni Collaboratore alla progettazione Ing. Fabrizio Musiu			Responsabile del Procedimento Dott. Agr.Serafino Angelo Meloni Il Consorzio di Bonifica dell'Oristanese Il Presidente Dott. Carlo Corrias	
Titolo				Allegato
Planimetria generale piano rialzato. Scala 1:100.				3
Rev.	Data	Nome file	Redattore	Verificatore
01	13/05/2024	1562P0322pgpr_rev1GG	Ing. Gorni G.	Ing. Castagna F.