



Posizione	Descrizione
30	Settore Tecnico
31	Settore Tecnico
32	Settore Tecnico
33	Settore Tecnico
34	Settore Tecnico
35	Settore Tecnico
36	Settore Tecnico
37	Bagno
38	Settore Tecnico
39	Settore Tecnico
40	Settore Tecnico
41	Settore Tecnico
42	Settore Tecnico
43	Settore Tecnico
44	Corridoio
	ambienti non climatizzati

SEZIONE
Scala 1:500.

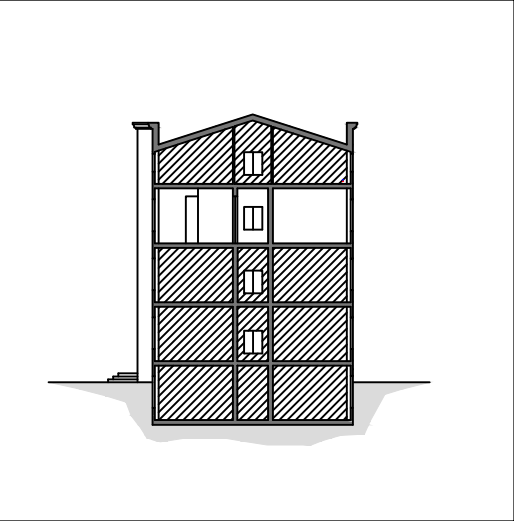

PIANTA PIANO SECONDO
Scala 1:100.

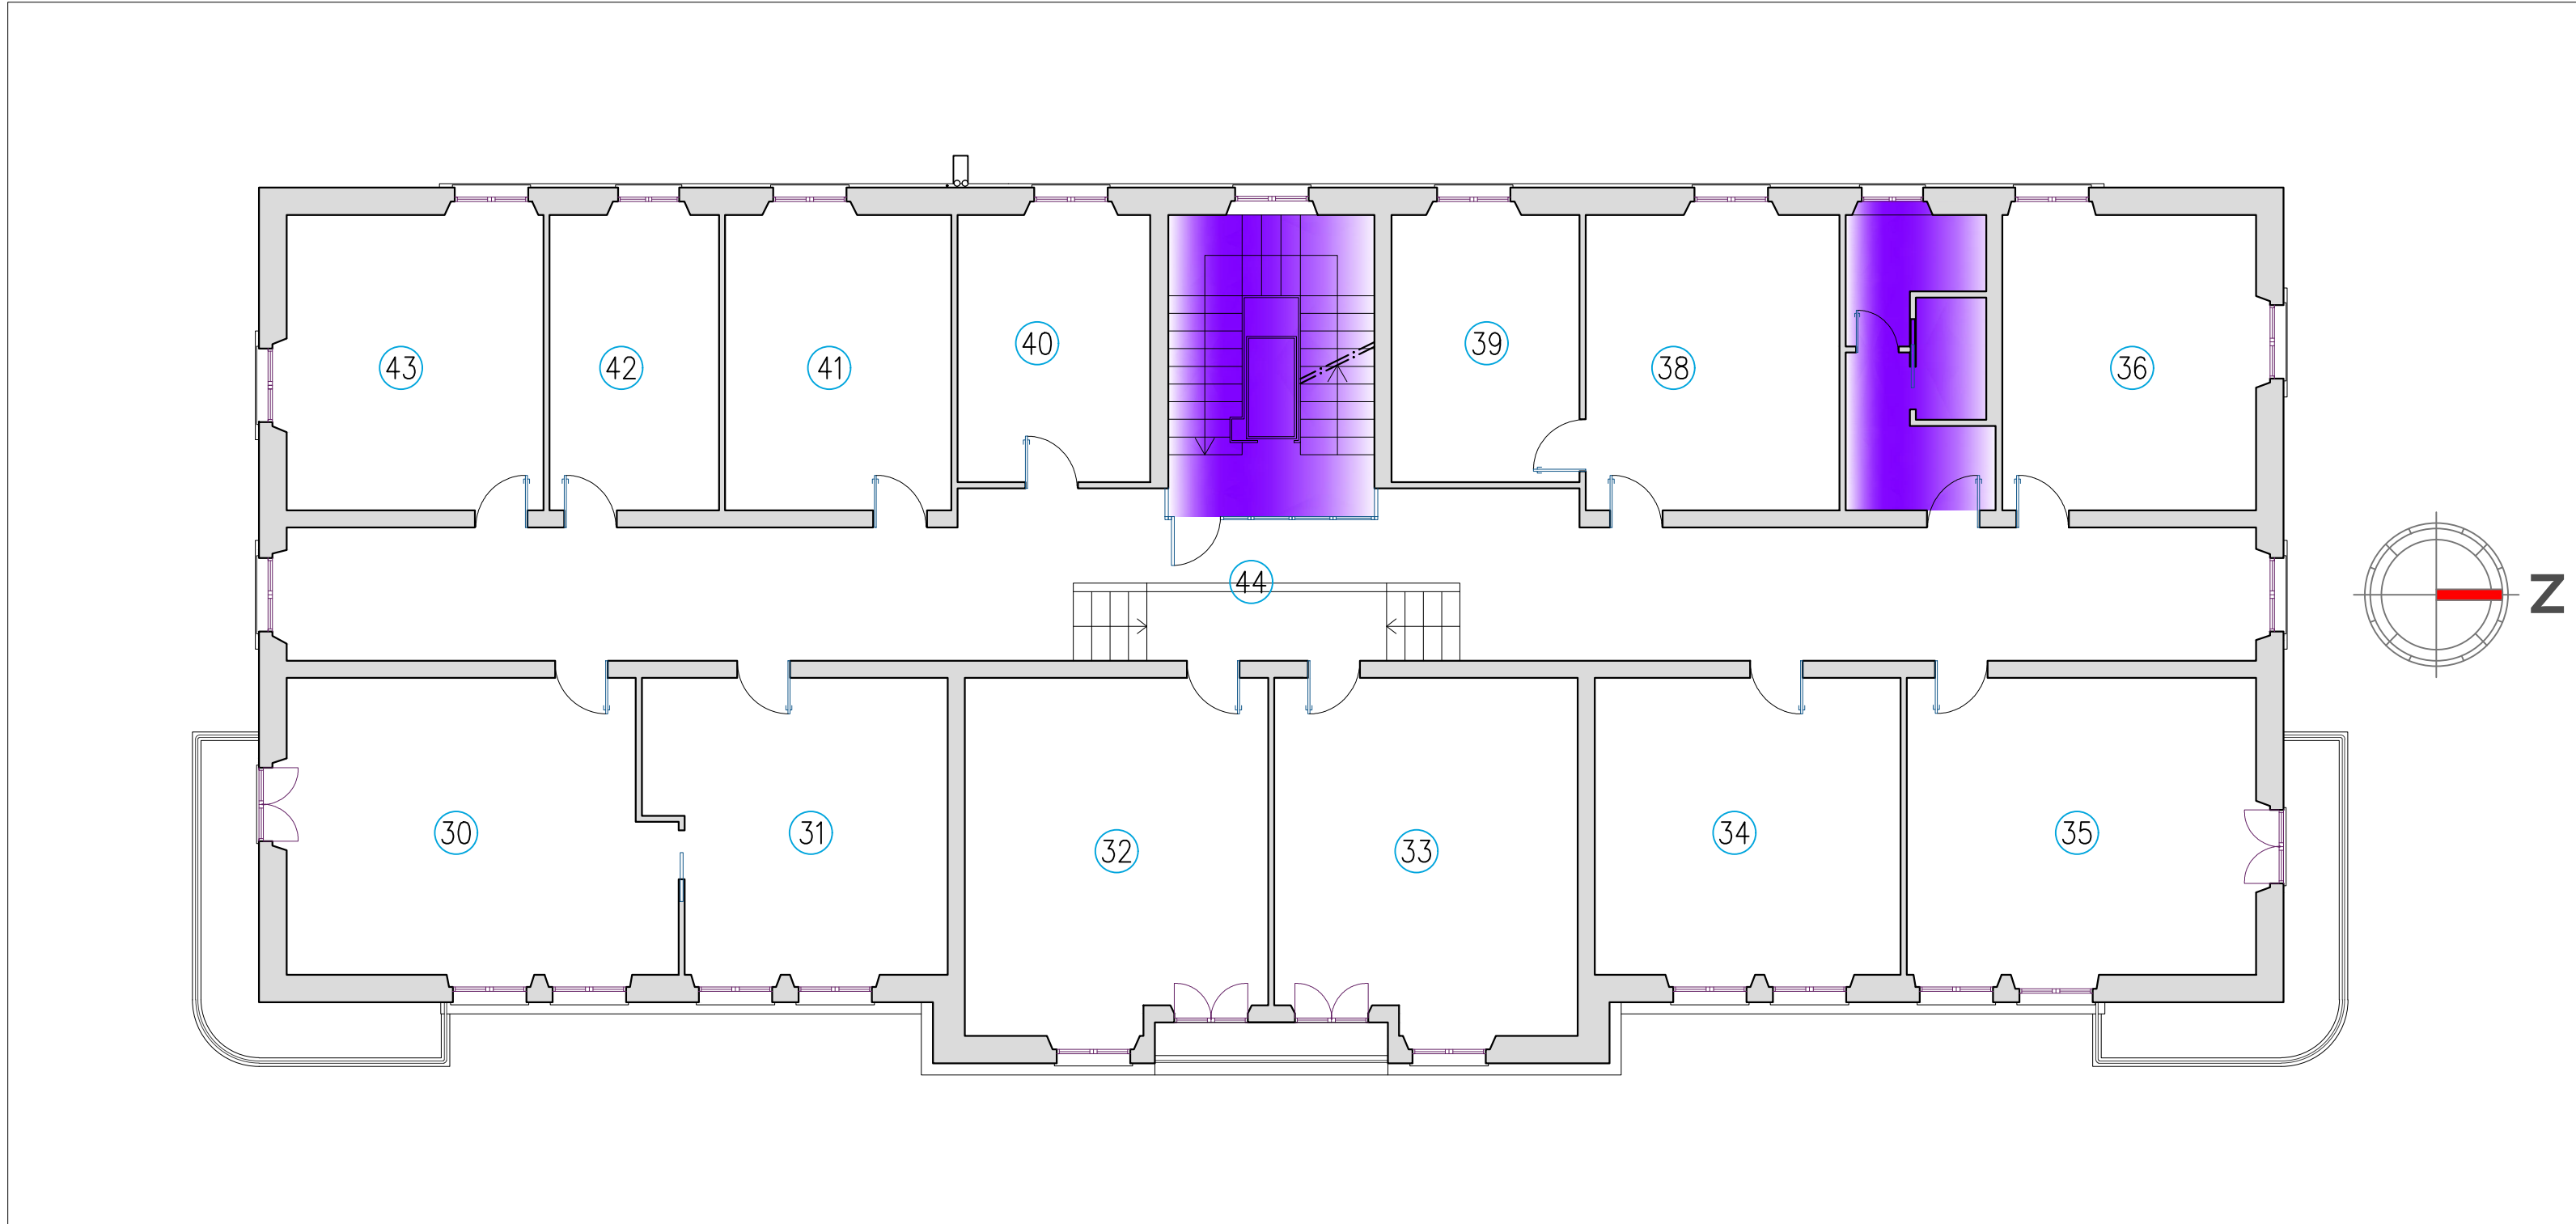

CONSORZIO DI BONIFICA DELL'ORISTANESE Via Cagliari n. 170 - Oristano				
EFFICIENTAMENTO ENERGETICO DELLA SEDE CENTRALE CONSORTILE MEDIANTE INSTALLAZIONE DI UN IMPIANTO FOTOVOLTAICO E RIQUALIFICAZIONE DELL'IMPIANTO DI CLIMATIZZAZIONE				
C.A.T. P0322		C.U.P.: G11B20000050005		C.I.G.:
PROGETTO FATTIBILITÀ TECNICO ECONOMICA				
Progettista Ing. Gabriele Gorni Collaboratore alla progettazione Ing. Fabrizio Musiu			Responsabile del Procedimento Dott. Agr.Serafino Angelo Meloni Il Consorzio di Bonifica dell'Oristanese Il Presidente Dott. Carlo Corrias	
Titolo				Allegato
Planimetria generale piano secondo. Scala 1:100.				5
Rev.	Data	Nome file	Redattore	Verificatore
01	13/05/2024	1564P0322pgpse_rev1GG	Ing. Gorni G.	Ing. Castagna F.