


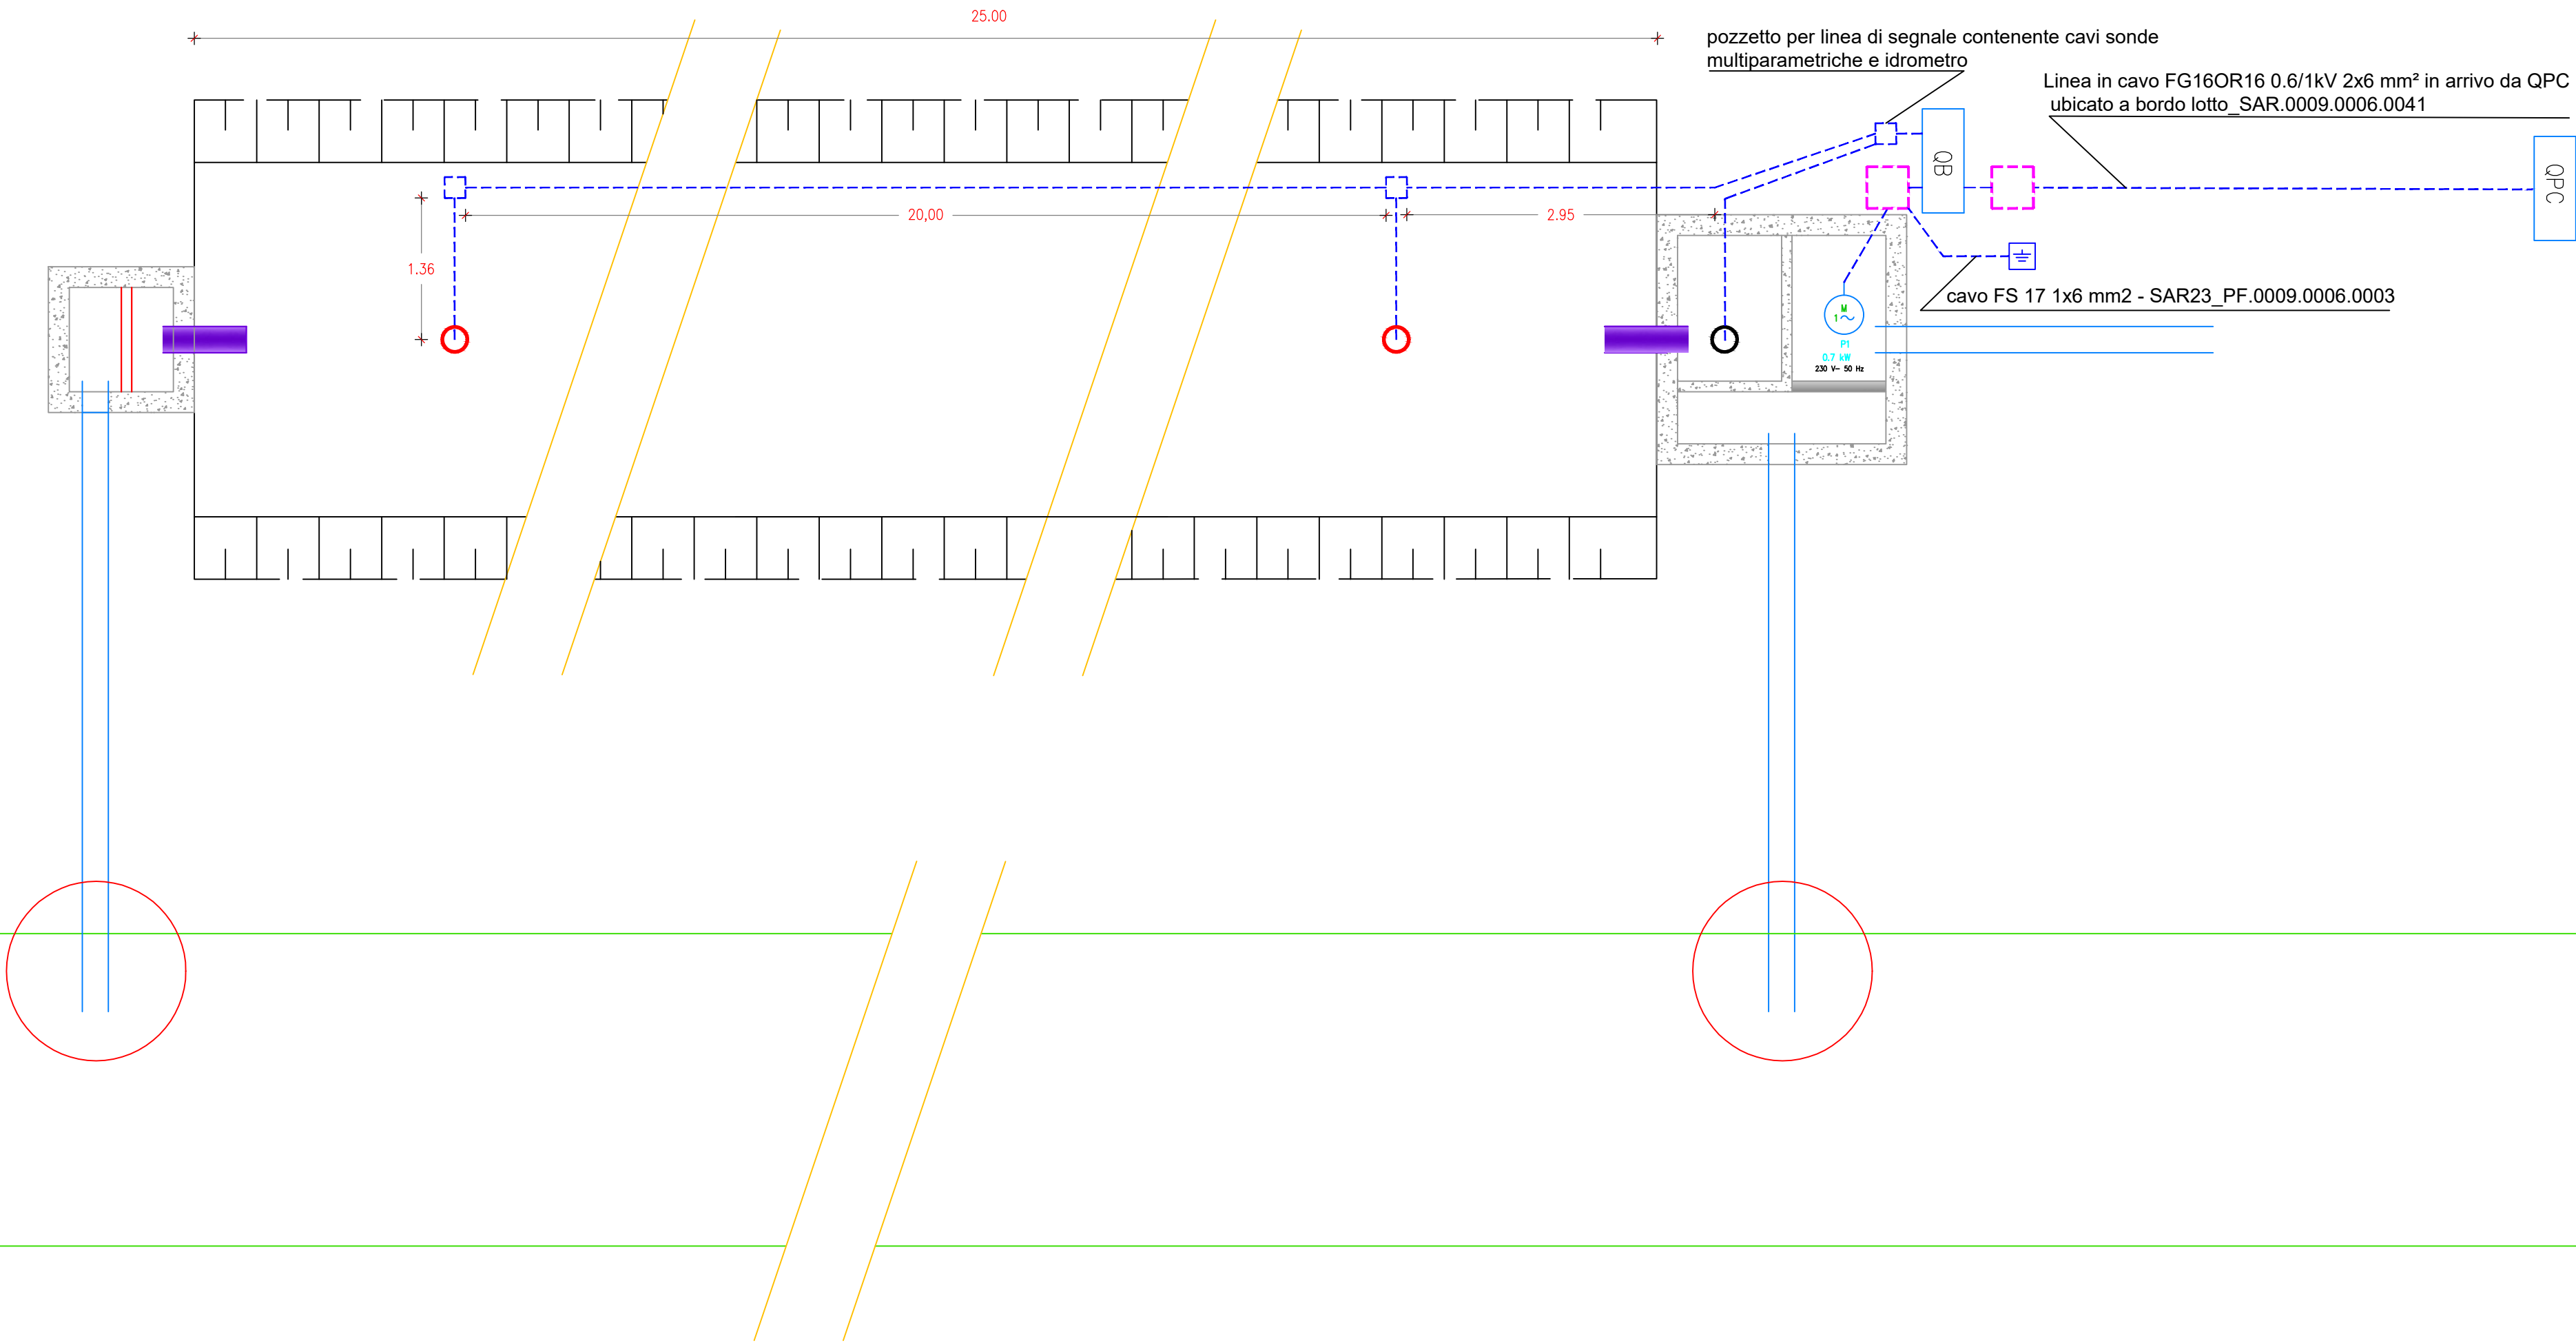

Legenda simboli		
	pozzetto termoplastico 20x20 mm	SAR.0009.0005.0011
	pozzetto in cls 50x50 mm	SAR.0003.0015.0009
	sonda multiparametrica con piezometro	CBO.PF.04
	idrometro	CBO.PF.11
	cavidotto doppia parete Ø 40 mm	SAR23_PF.0009.0001.0050
	elettropompa sommergibile	CBO.PF.10
	quadro bioreattore	CBO.PF.19
	pozzetto di terra con dispersore	PF.009.0005.0009

Particolare impianto elettrico Bioreattore scala 1:50



CONSORZIO DI BONIFICA DELL'ORISTANESE

Via Cagliari n. 170 - Oristano

RIDUZIONE DELL'INQUINAMENTO DELL'ACQUIFERO DELLA PIANA DI ARBOREA DA NITRATI DI ORIGINE AGRO-ZOOTECNICA MEDIANTE TECNOLOGIE DIFFUSE DI BIORISANAMENTO IN SITU

C.A.T. P0722	C.U.P.: G52E22000400002	C.I.G.:
--------------	-------------------------	---------------

PROGETTO ESECUTIVO

Progettista Ing. Gian Luca Zuddas Consulente scinetifico Prof. Antonio Coppola Collaboratore Ing. Eleonora Trudu Ing. Fabrizio Musiu Geom. Matteo Casciu	Responsabile unico del progetto Dott. Agr. Serafino Angelo Meloni Il Consorzio di Bonifica dell'Oristane Il Presidente Dott. Carlo Corrias
---	--

Titolo	Allegato
Schema tipologico Impianto elettrico Bioreattore	8.2

Rev.	Data	Nome file	Redattore	Verificatore
00	10/02/23	-	Ing. G. Zuddas	Ing. G. Bravin
01	11/07/24	1538P0722schemimpiantFM	Ing. G. Zuddas	Ing. G. Bravin

Ufficio Tecnico Consortile certificato ISO 9001:2015 n. 3278 - scadenza 18/06/2026

